




記 号	名 称	管 種	適 用	保温仕様							備 考
				保温材	天井内	機械室	地床内	屋内露出	屋外露出	埋設部	
	給水管	塩ビライニング鋼管	VB	屋内隠蔽、機器周辺、露出	GW	ALGC+鉄線	ALGC+ｶﾞｰﾈｯﾄ	着色ALGC+鉄線	ALGC+樹脂ｶﾞｰﾈｯﾄ	溶融ｱｽﾌﾙﾄﾞﾗｯｷﾝｸﾞ 凍結防止帯巻	簡易PF(ﾌﾗｯｸﾞ)
	給水管	ポリブテン管(熱融着・電気融着)	PB	埋設、屋内隠蔽、機器周辺、露出	GW	ALGC+鉄線	ALGC+ｶﾞｰﾈｯﾄ	着色ALGC+鉄線	ALGC+樹脂ｶﾞｰﾈｯﾄ	溶融ｱｽﾌﾙﾄﾞﾗｯｷﾝｸﾞ 凍結防止帯巻	簡易PF(ﾌﾗｯｸﾞ)
	給水管	ポリエチレン2層管 1種	PP	屋外埋設							
	給水管	水運用高性能ポリエチレン管(電気融着)	FE	屋外埋設	GW	ALGC+鉄線	ALGC+ｶﾞｰﾈｯﾄ	着色ALGC+鉄線	ALGC+樹脂ｶﾞｰﾈｯﾄ	溶融ｱｽﾌﾙﾄﾞﾗｯｷﾝｸﾞ 凍結防止帯巻	簡易PF(ﾌﾗｯｸﾞ)
	給水管	ステンレス鋼管 加工管	SU	機器周辺	GW		ALGC+ｶﾞｰﾈｯﾄ				
	給湯管(注)	耐熱性塩ビライニング鋼管	HVA	屋内隠蔽、機器周辺、露出	GW	ALGC+鉄線	ALGC+ｶﾞｰﾈｯﾄ	着色ALGC+鉄線	ALGC+樹脂ｶﾞｰﾈｯﾄ	溶融ｱｽﾌﾙﾄﾞﾗｯｷﾝｸﾞ 凍結防止帯巻	
	給湯管(通)	耐熱性塩ビライニング鋼管	HVA	屋内隠蔽、機器周辺、露出	GW	ALGC+鉄線	ALGC+ｶﾞｰﾈｯﾄ	着色ALGC+鉄線	ALGC+樹脂ｶﾞｰﾈｯﾄ	溶融ｱｽﾌﾙﾄﾞﾗｯｷﾝｸﾞ 凍結防止帯巻	
	給湯管(注)	ポリブテン管(熱融着・電気融着)	PB	埋設、屋内隠蔽、機器周辺、露出	GW	ALGC+鉄線	ALGC+ｶﾞｰﾈｯﾄ	着色ALGC+鉄線	ALGC+樹脂ｶﾞｰﾈｯﾄ	溶融ｱｽﾌﾙﾄﾞﾗｯｷﾝｸﾞ 凍結防止帯巻	簡易PF(ﾌﾗｯｸﾞ)
	給湯管(通)	ポリブテン管(熱融着・電気融着)	PB	埋設、屋内隠蔽、機器周辺、露出	GW	ALGC+鉄線	ALGC+ｶﾞｰﾈｯﾄ	着色ALGC+鉄線	ALGC+樹脂ｶﾞｰﾈｯﾄ	溶融ｱｽﾌﾙﾄﾞﾗｯｷﾝｸﾞ 凍結防止帯巻	簡易PF(ﾌﾗｯｸﾞ)
	給湯配源管	ポリブテン管(熱融着・電気融着)	PB	機器周辺	GW		ALGC+ｶﾞｰﾈｯﾄ				
	浴槽循環ベアパイプ	断熱付きベアチューブ		屋内隠蔽	GW	ALGC+鉄線				図面表記による	
	汚水・雑排水管	硬質塩化ビニール管	VP	屋内隠蔽、露出	GW	ALGC+鉄線	ALGC+ｶﾞｰﾈｯﾄ				
	汚水・雑排水管	排水用強化ポリプロピレン2層管	GRP	屋内隠蔽、埋設	GW	ALGC+鉄線	ALGC+ｶﾞｰﾈｯﾄ				
	汚水・雑排水管	硬質塩化ビニール管	VP	地床、屋内埋設							
	汚水・雑排水管	硬質塩化ビニール管	VU	屋外埋設							
	排水通気管	硬質塩化ビニール管	VP	屋内隠蔽、屋内埋設							
	雨水管	硬質塩化ビニール管	VU	屋外埋設							
	L P ガス管	配管用炭素鋼管	SGP-W	機械室、屋内隠蔽、露出							
	L P ガス管	ポリエチレン被覆鋼管	PLS	屋外埋設、露出							
	冷媒管	冷媒用被覆銅管		屋内隠蔽、架空	凍/夏 3:1/20mm					樹脂化粧カバー	
	ドレン管	結露防止層付き硬質塩化ビニル管	ACVP	屋内隠蔽							
	ドレン管	硬質塩化ビニル管	VP	屋内埋設、屋外埋設	GW	ALGC+鉄線	ALGC+ｶﾞｰﾈｯﾄ	着色ALGC+鉄線	ALGC+樹脂ｶﾞｰﾈｯﾄ		
	外気給気ダクト	スパイラルダクト 0.5 t		屋内隠蔽、屋内露出	GW	ALGC+鉄線			ALGC+樹脂ｶﾞｰﾈｯﾄ		
	排気ダクト	スパイラルダクト 0.5 t		屋内隠蔽、屋内露出	GW外壁1.0m	ALGC+鉄線					
	送気ダクト	スパイラルダクト 0.5 t		屋内隠蔽、屋内露出	GW	ALGC+鉄線			ALGC+樹脂ｶﾞｰﾈｯﾄ		
	運気ダクト	スパイラルダクト 0.5 t		屋内隠蔽、屋内露出	GW	ALGC+鉄線					
	矩形ダクト	亜鉛鋼板 0.5 t 0.6 t 0.8 t		保温範囲：給気、送気、全熱交換機気、排気外壁1m	GW	ALGC+鉄線			ALGC+樹脂ｶﾞｰﾈｯﾄ		

記号	名称	サイズ	蓋	蓋耐 荷重	現状地盤 樹管底深	仕上げ 地盤	土被り	備考
(1)	小口径バート樹	S090Y 150-200	IC0-AF	T-2	650		500	3 cm段差
(2)	小口径バート樹	S090Y 150-200	IC0-AF	T-2	695		545	3 cm段差
(3)	小口径バート樹	S090Y 150-200	IC0-AF	T-2	750		600	3 cm段差
(4)	小口径バート樹	S090Y 150-200	IC0-AF	T-2	770		620	3 cm段差
(5)	小口径バート樹	S090L 150-200	IC0-AF	T-2	775		625	
(10)	小口径バート樹	S090Y 150-200	IC0-AF	T-2	800		650	
(11)	小口径バート樹	S090Y 150-200	IC0-AF	T-2	820		670	
(20)	小口径バート樹	S090L 150-200	WP-20BS	T-25	970		820	
(21)	小口径バート樹	S090Y 150-200	WP-20BS	T-25	980		830	0° 自在150φ
(22)	公共樹			T-25	1000		850	

[illegible]

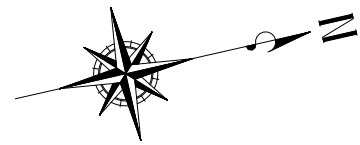

工事範囲（1期）

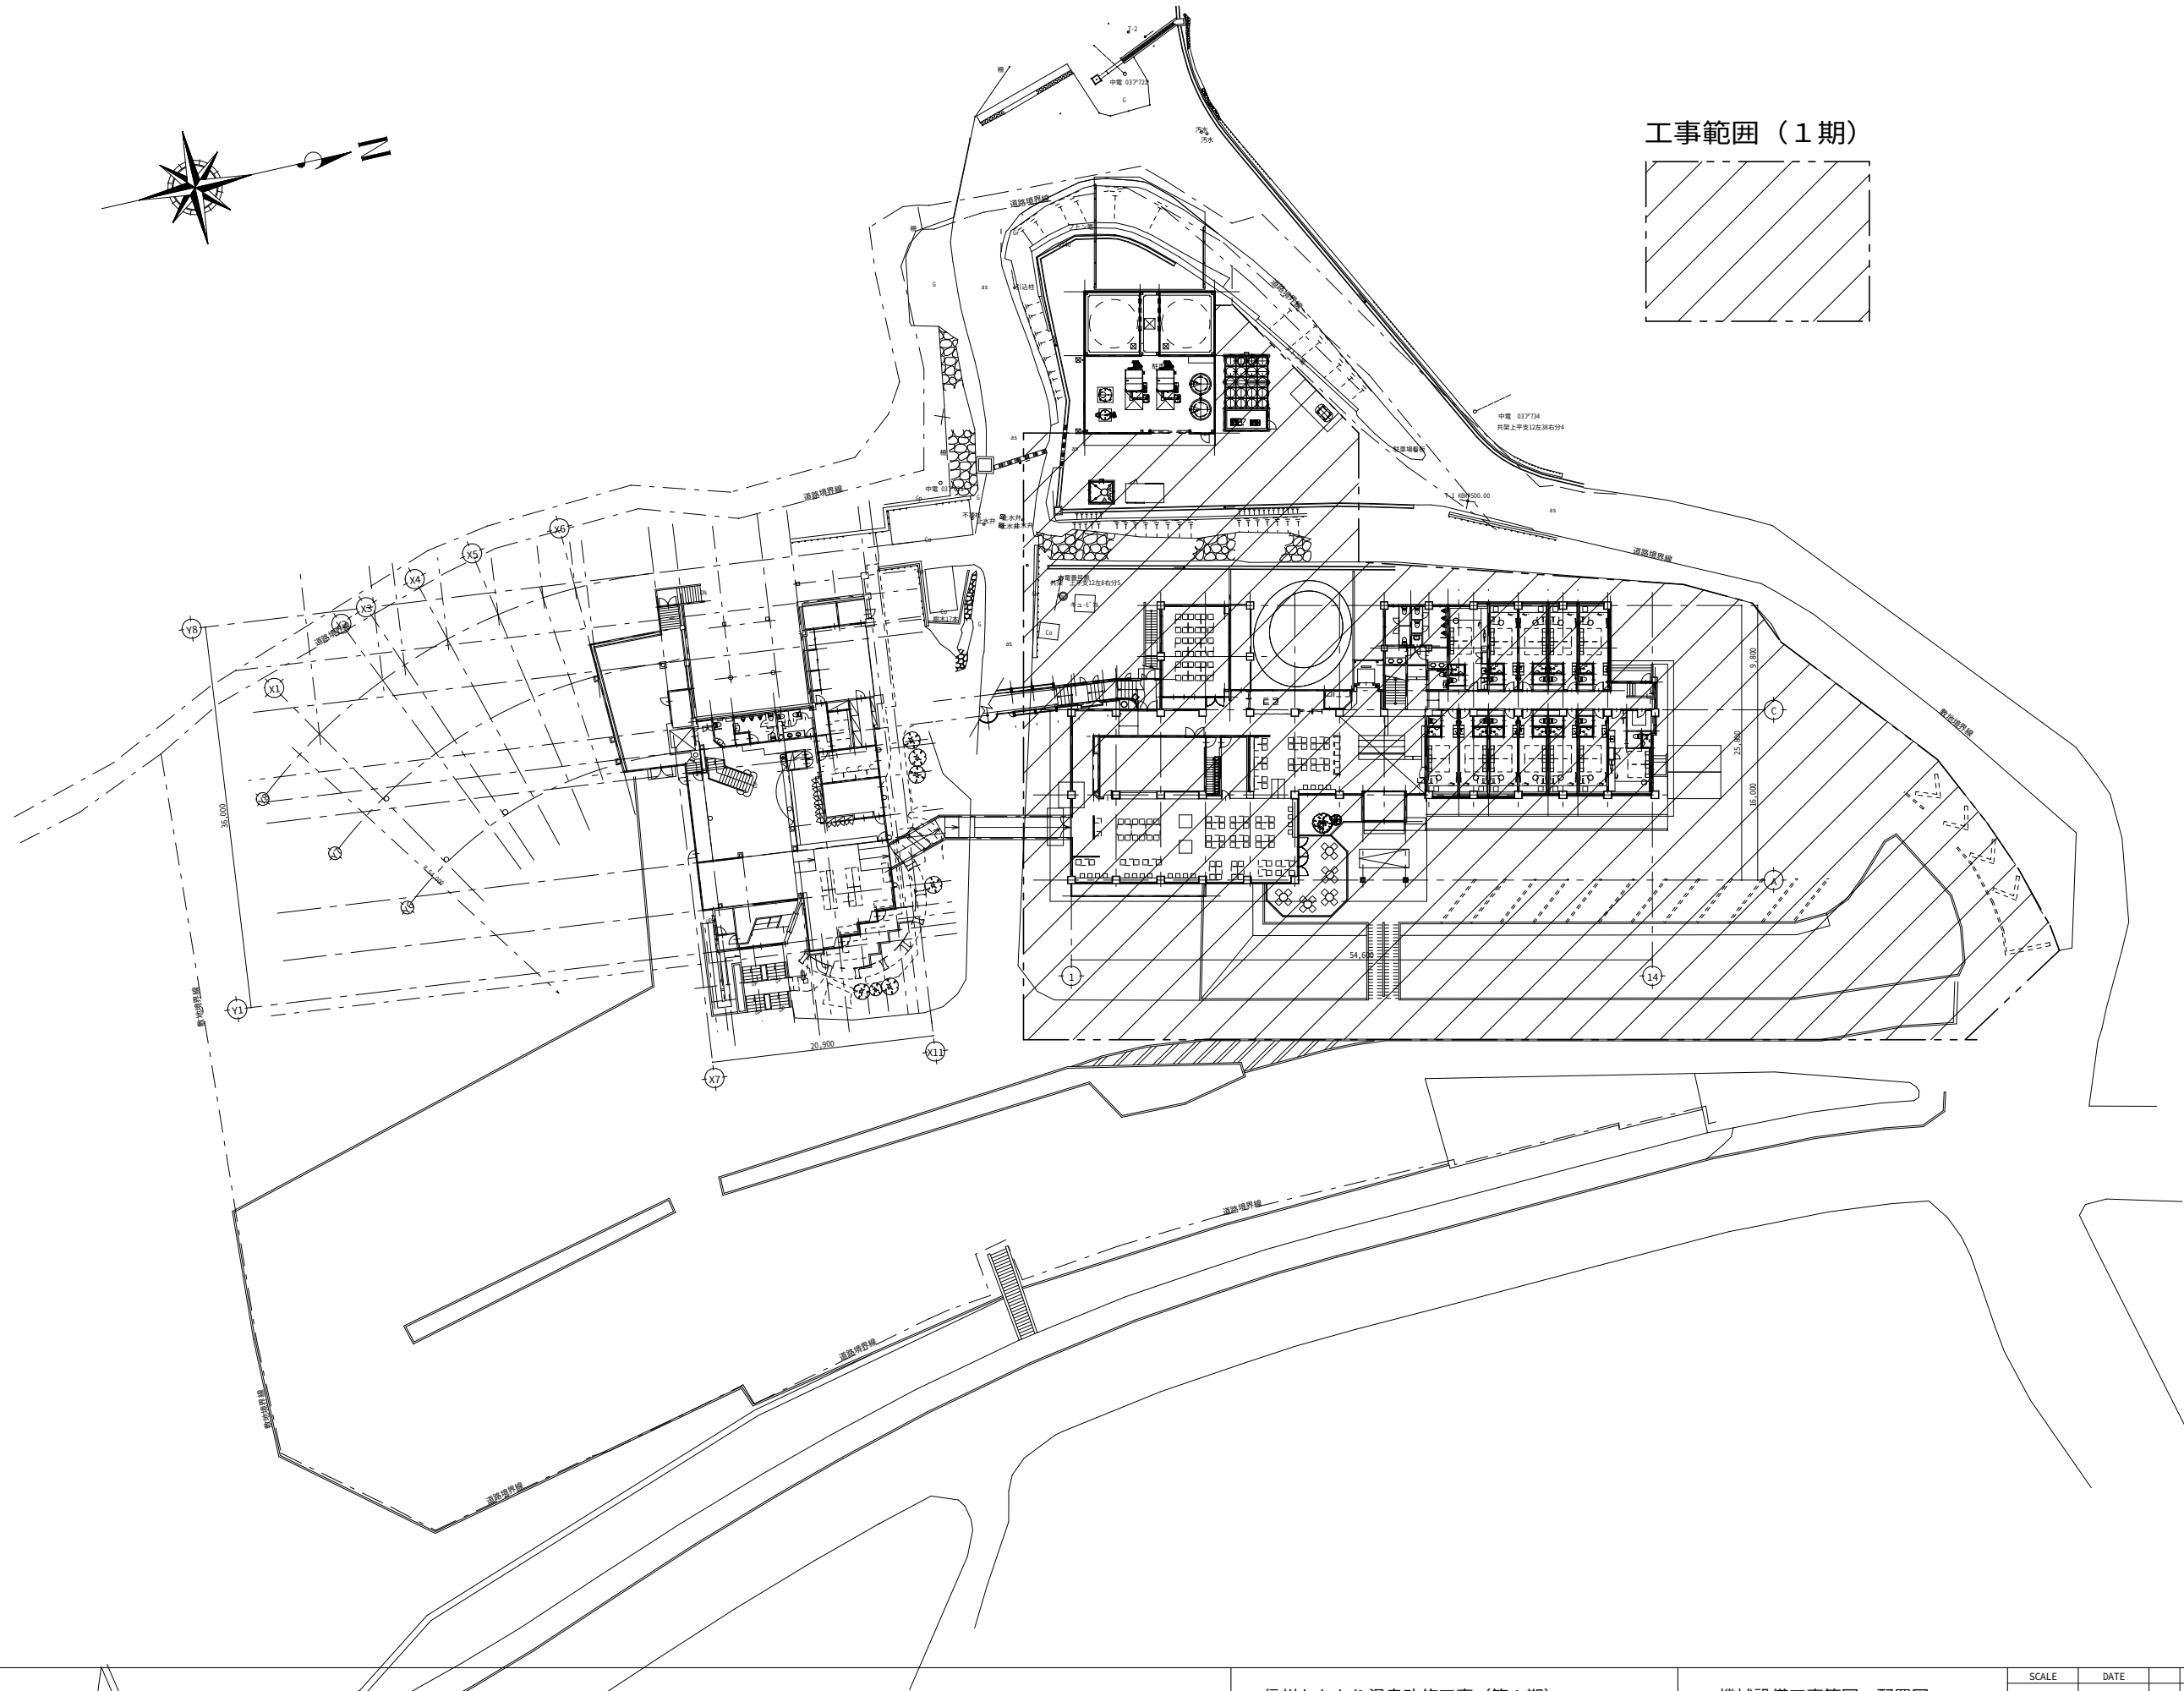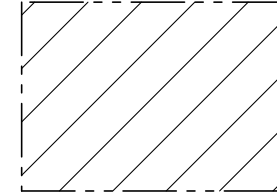

信州たかもり温泉改修工事（第1期）


機械設備工事範囲 配置図


SCALE	DATE				
A1:1/50	2025/06				
A3:1/100					


株式会社 倉橋建築計画事務所


長野県松本市野湍木工1-1-30 TEL(0263)26-6765 FAX(0263)28-6765
知事登録番号(松本)G第51081号 一級建築士大臣登録第225810号 小宮山吉登

M-05

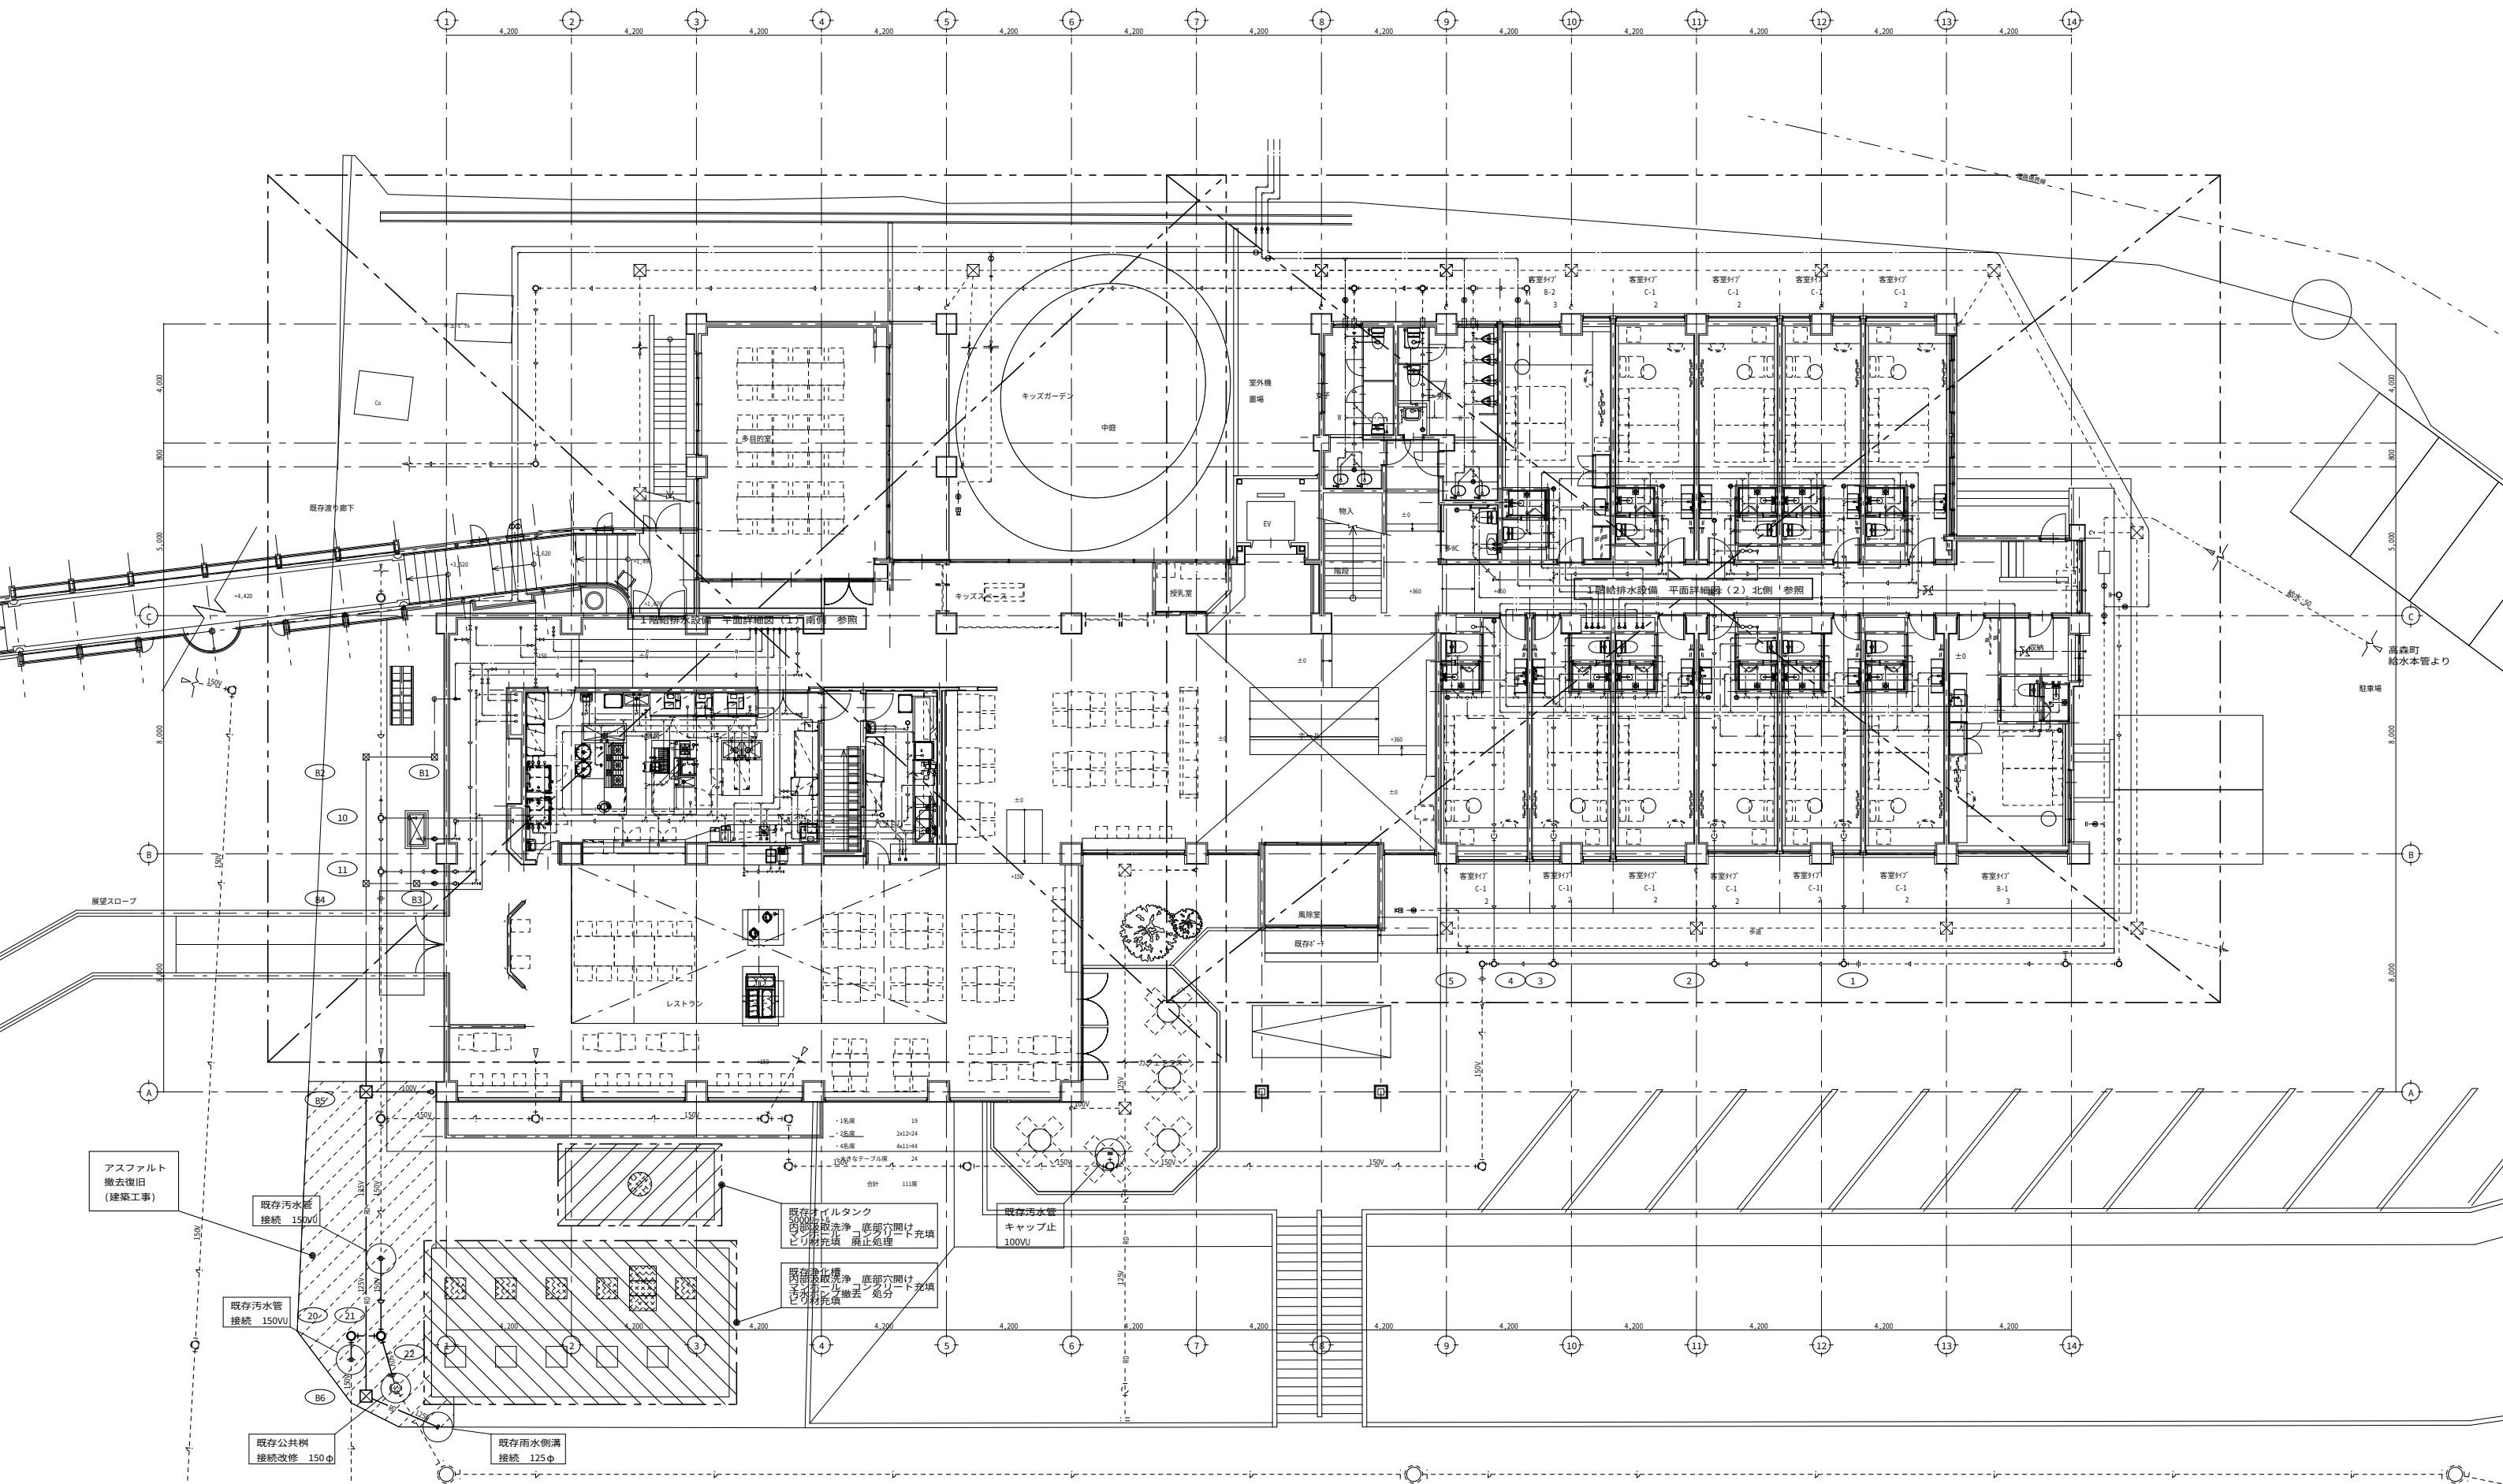


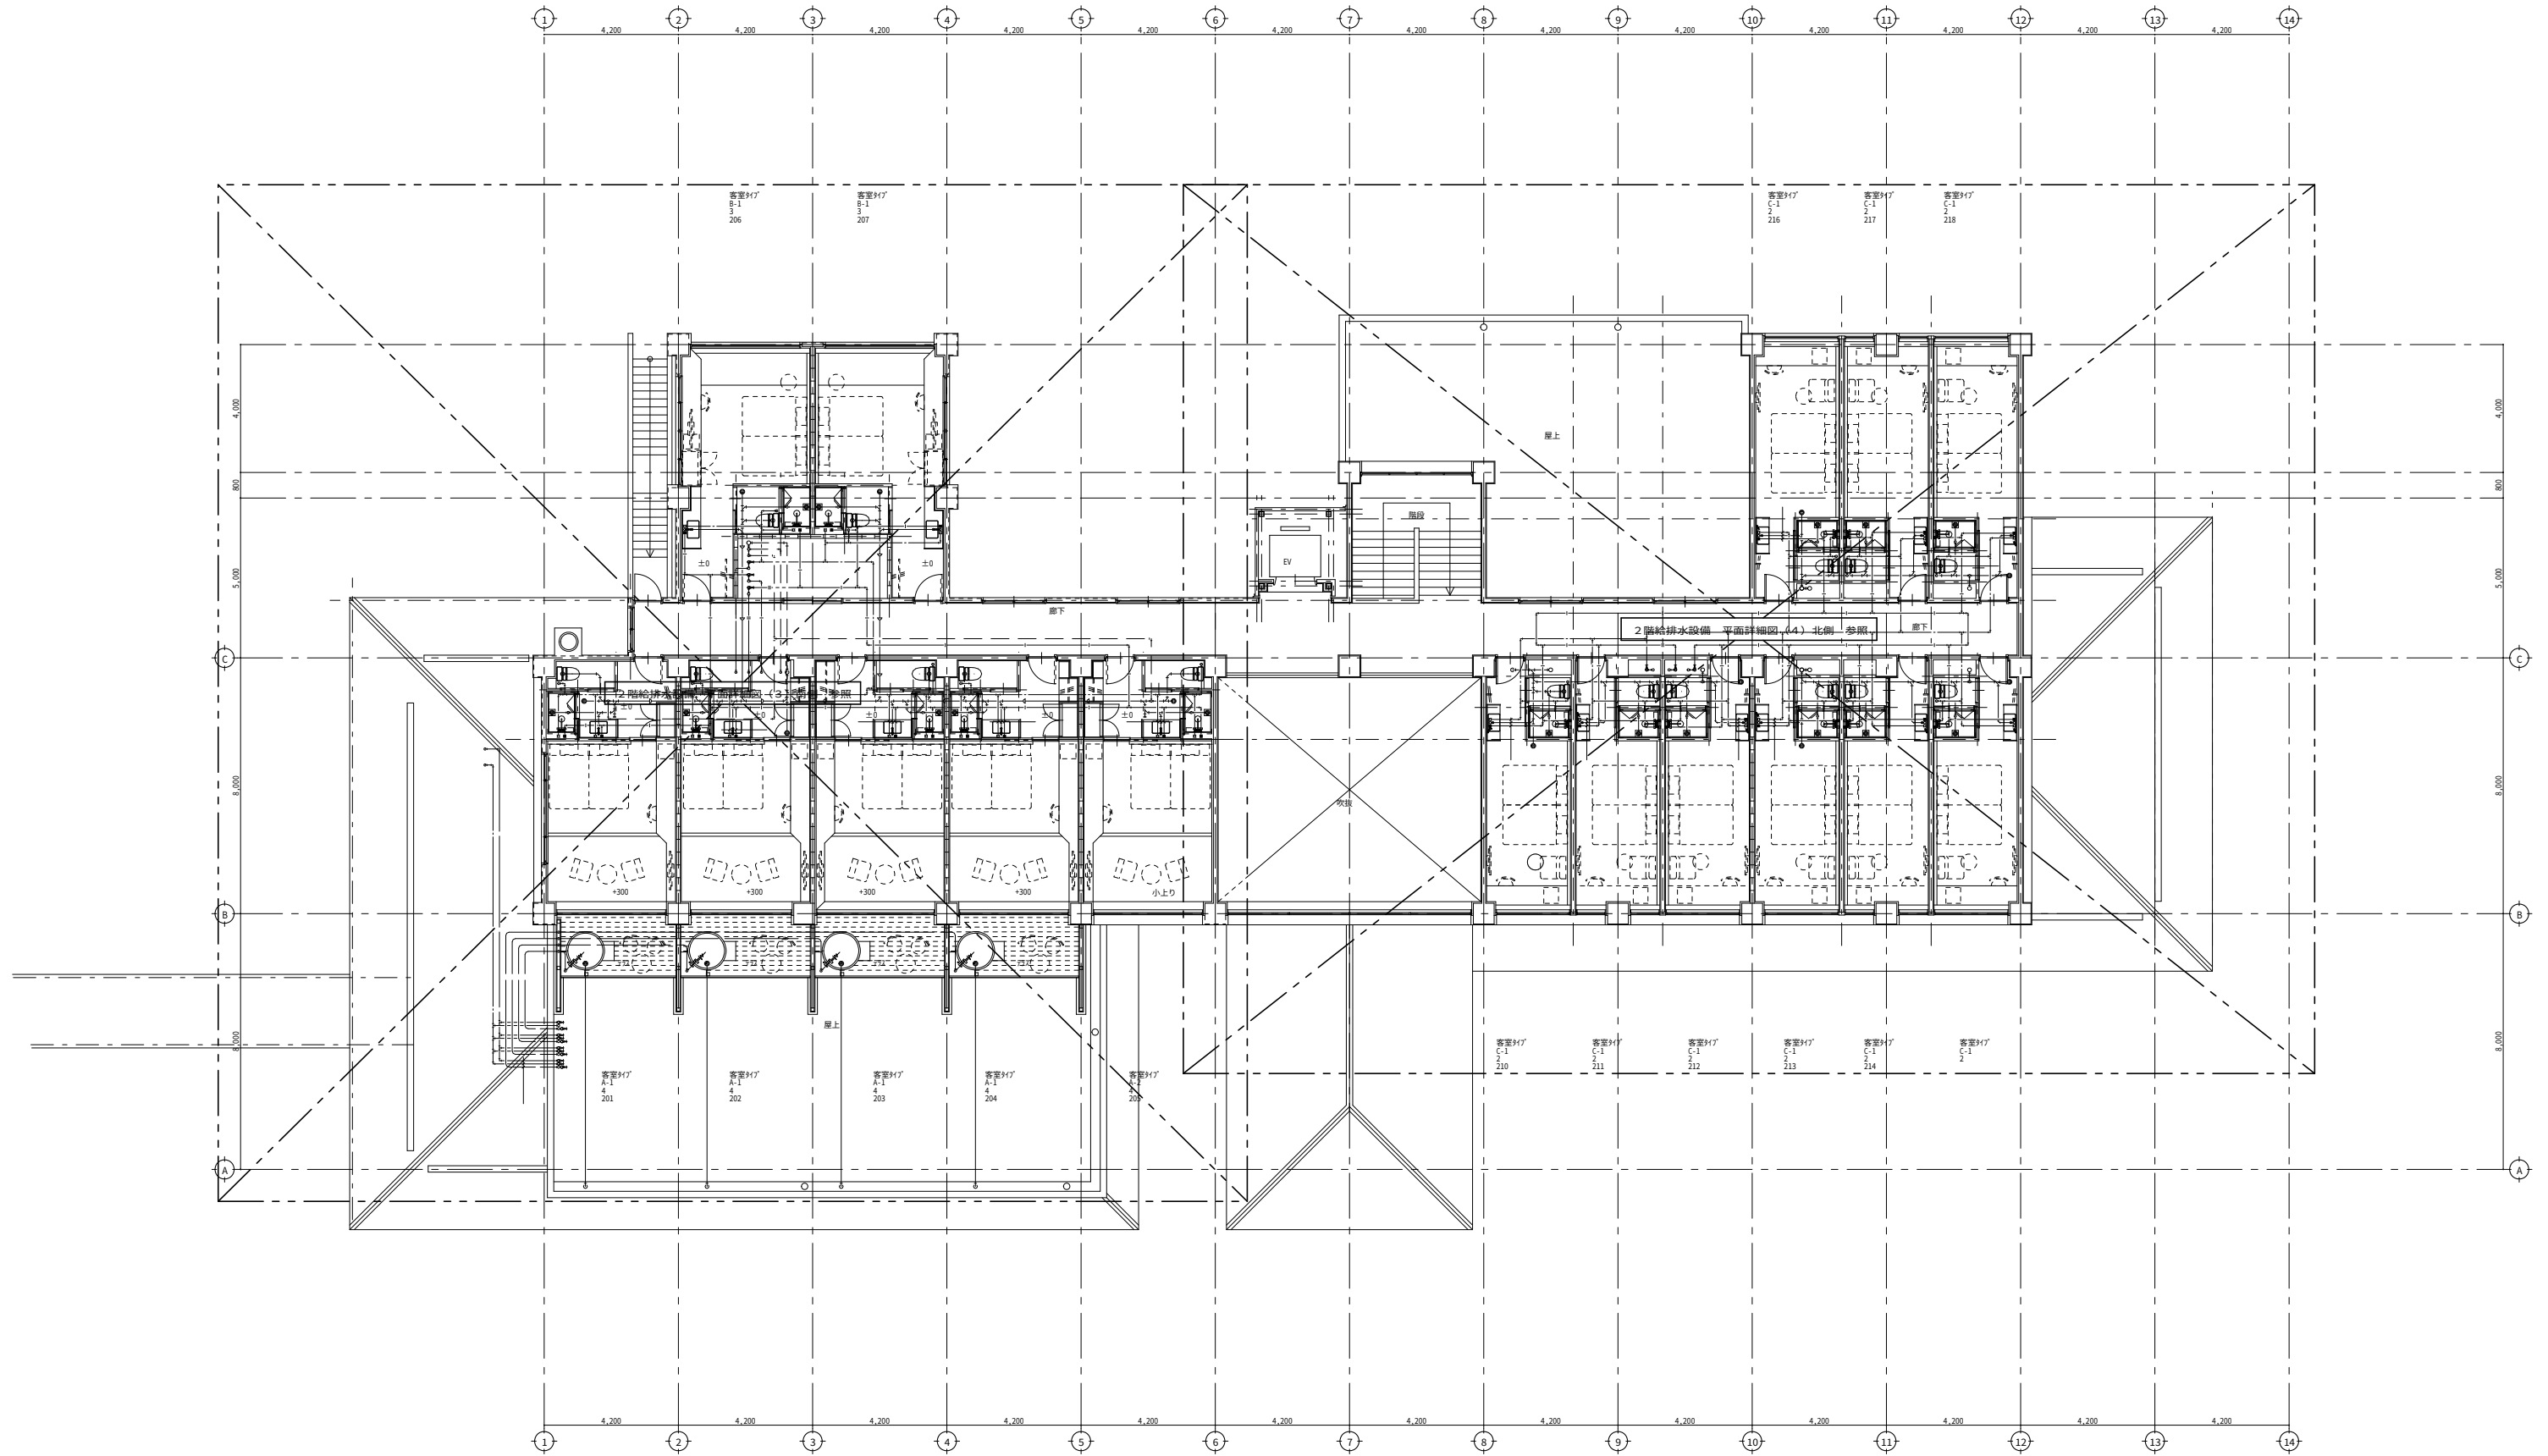

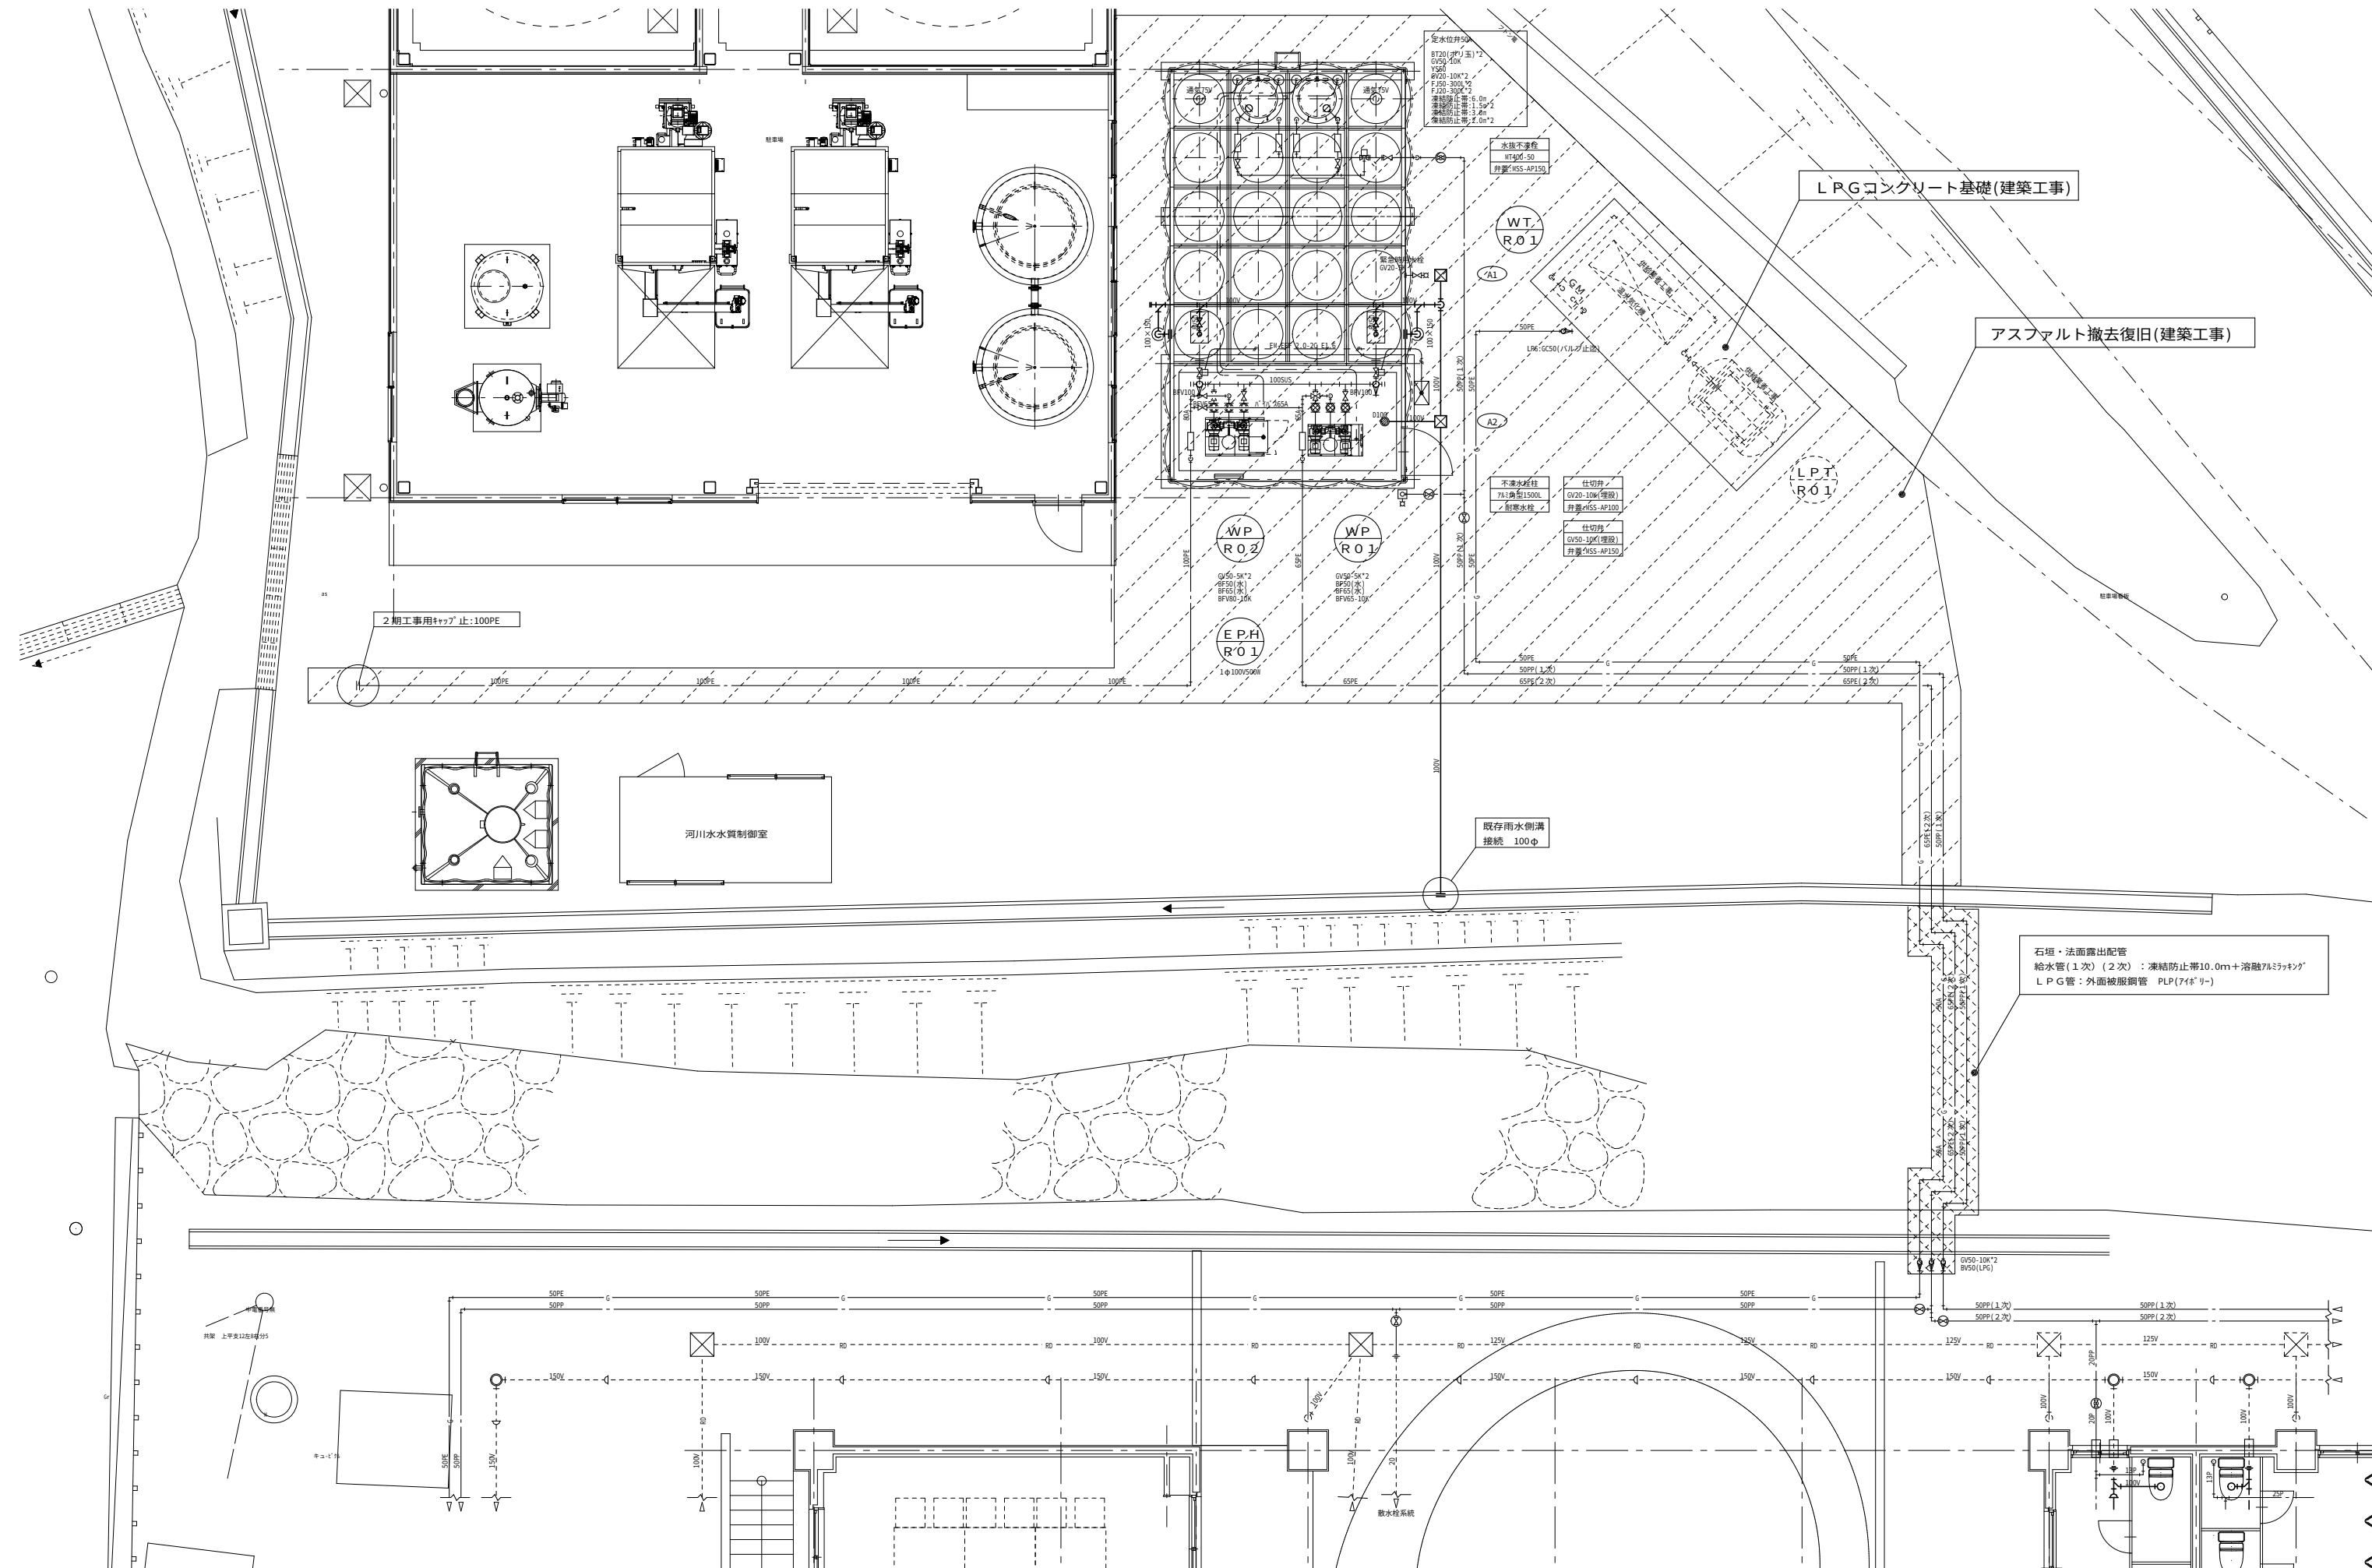

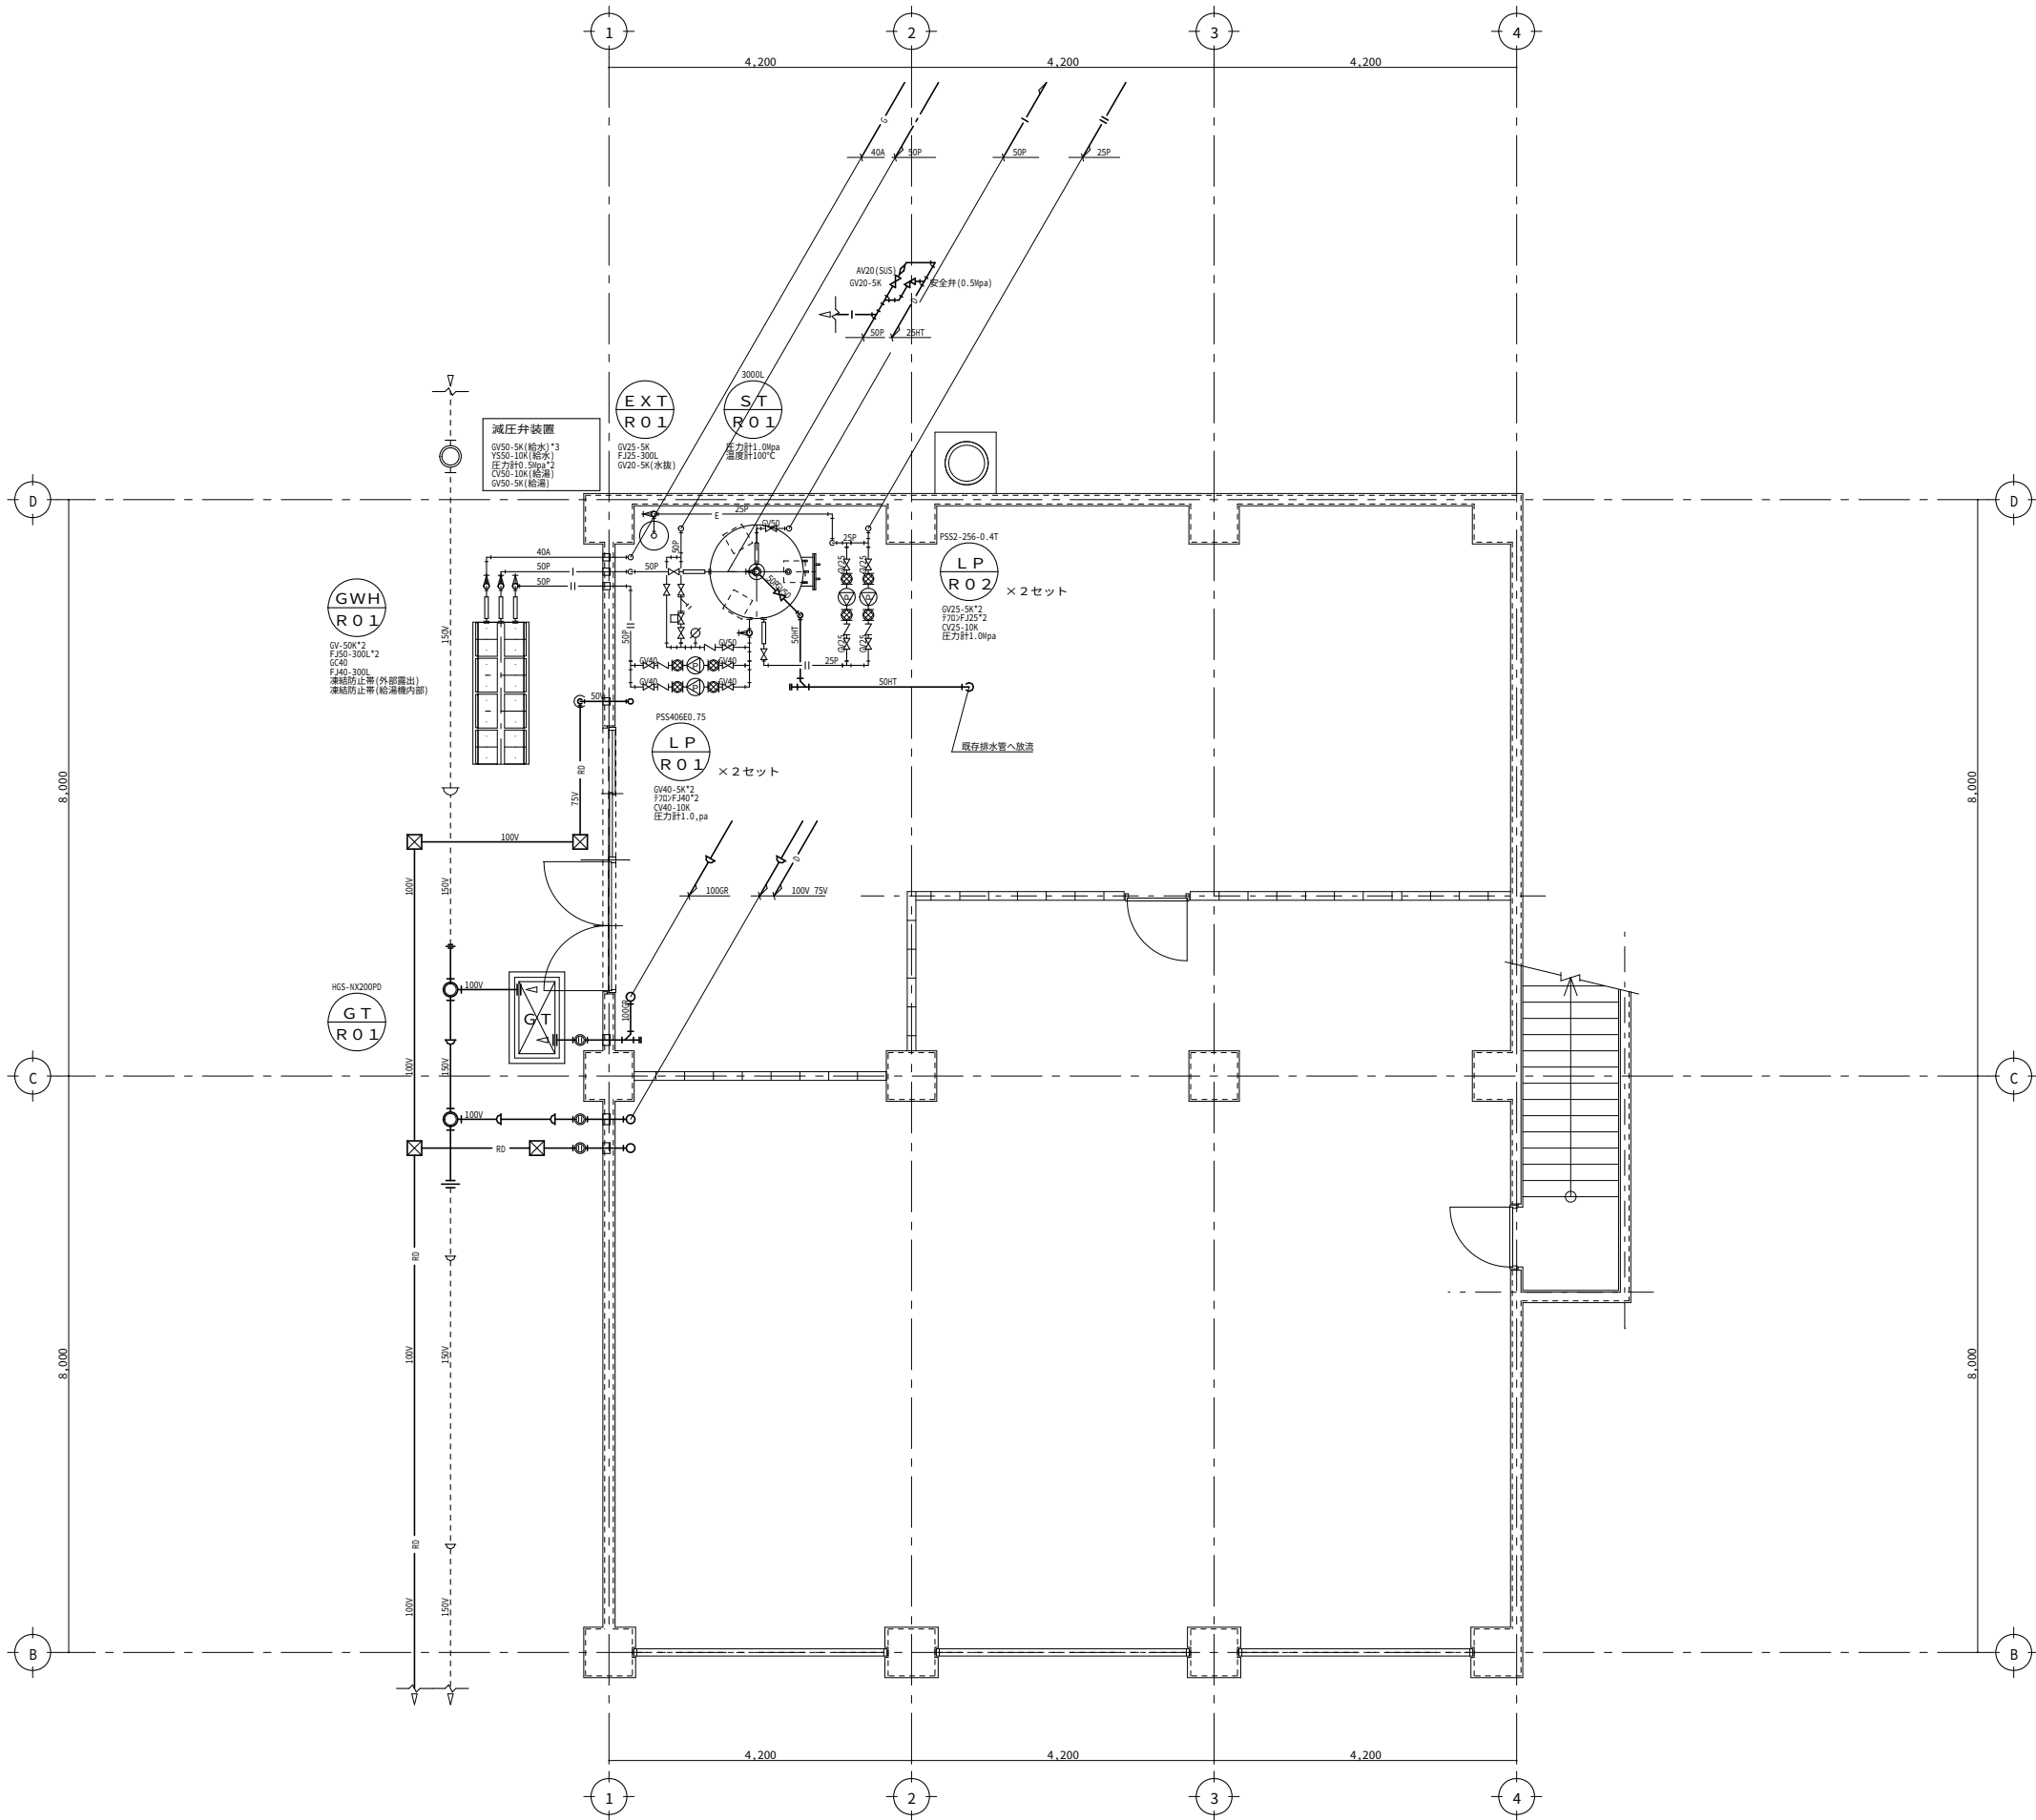



コア抜き本数	
床	
50φ-200L	×0箇所
100φ-200L	×0箇所
150φ-200L	×0箇所
壁	
50φ-200L	×0箇所
100φ-200L	×3箇所
150φ-200L	×4箇所

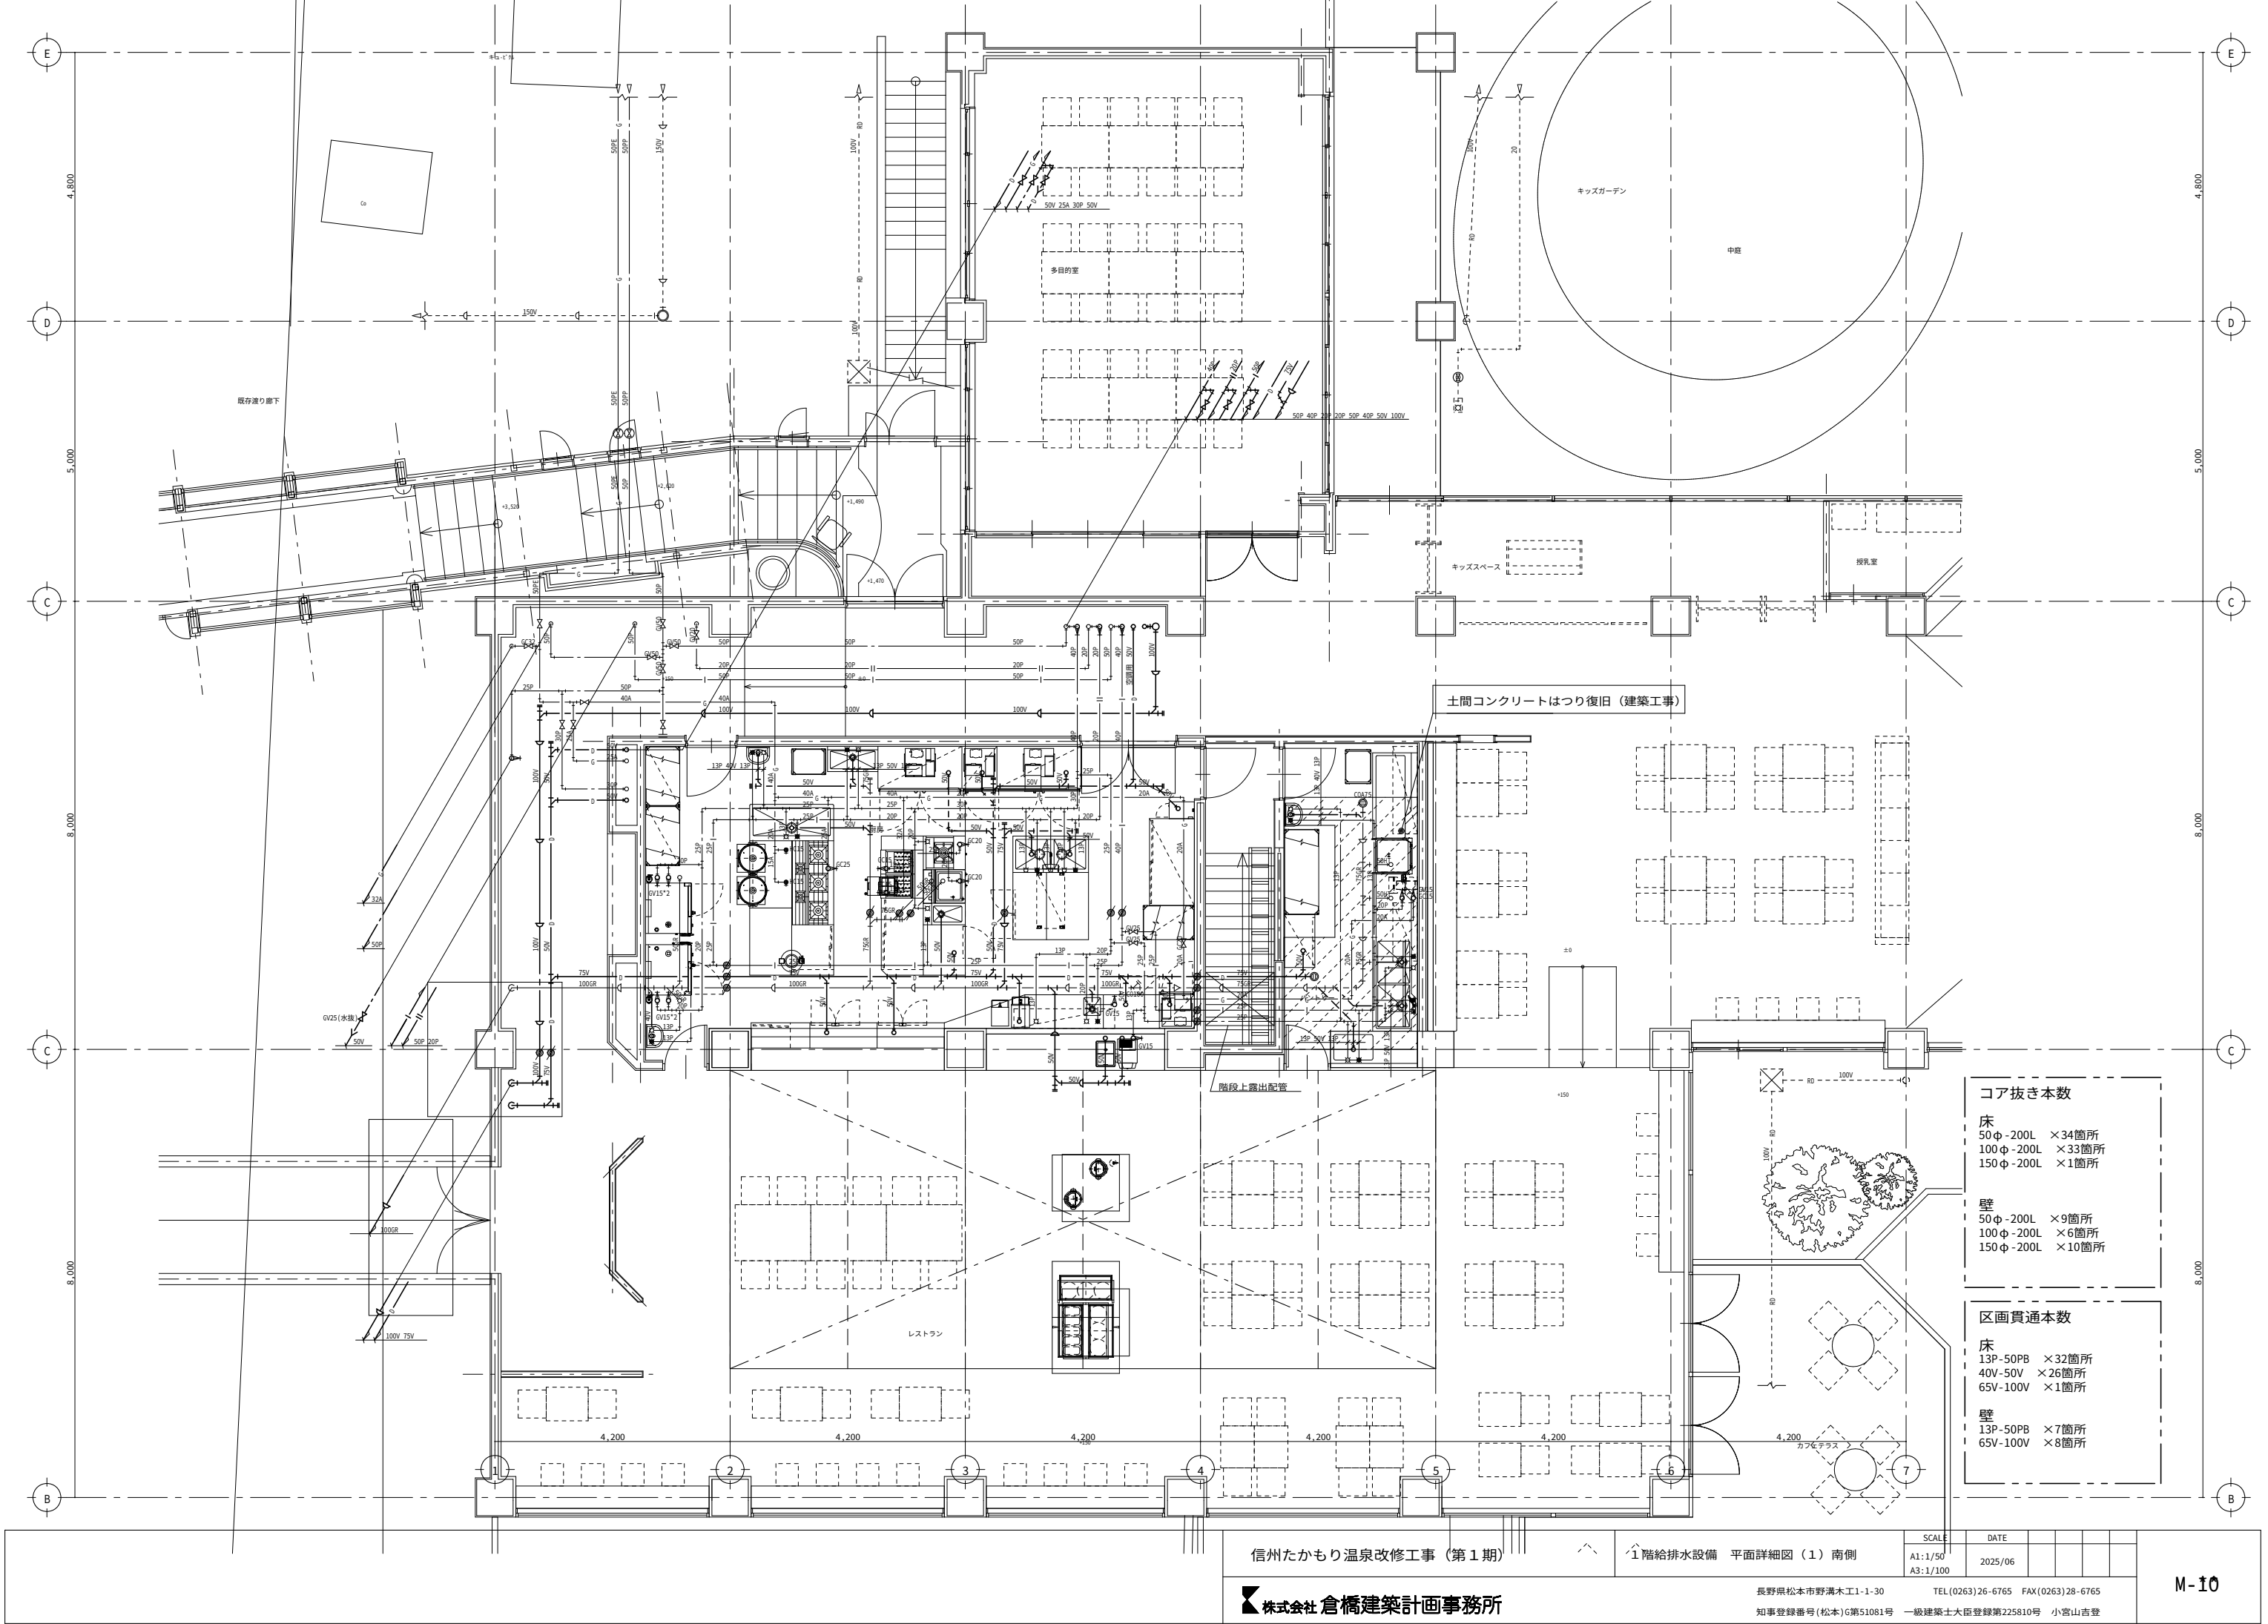

コア抜き本数	
床	
50φ-200L	×34箇所
100φ-200L	×33箇所
150φ-200L	×1箇所
壁	
50φ-200L	×9箇所
100φ-200L	×6箇所
150φ-200L	×10箇所

区画貫通本数	
床	
13P-50PB	×32箇所
40V-50V	×26箇所
65V-100V	×1箇所
壁	
13P-50PB	×7箇所
65V-100V	×8箇所

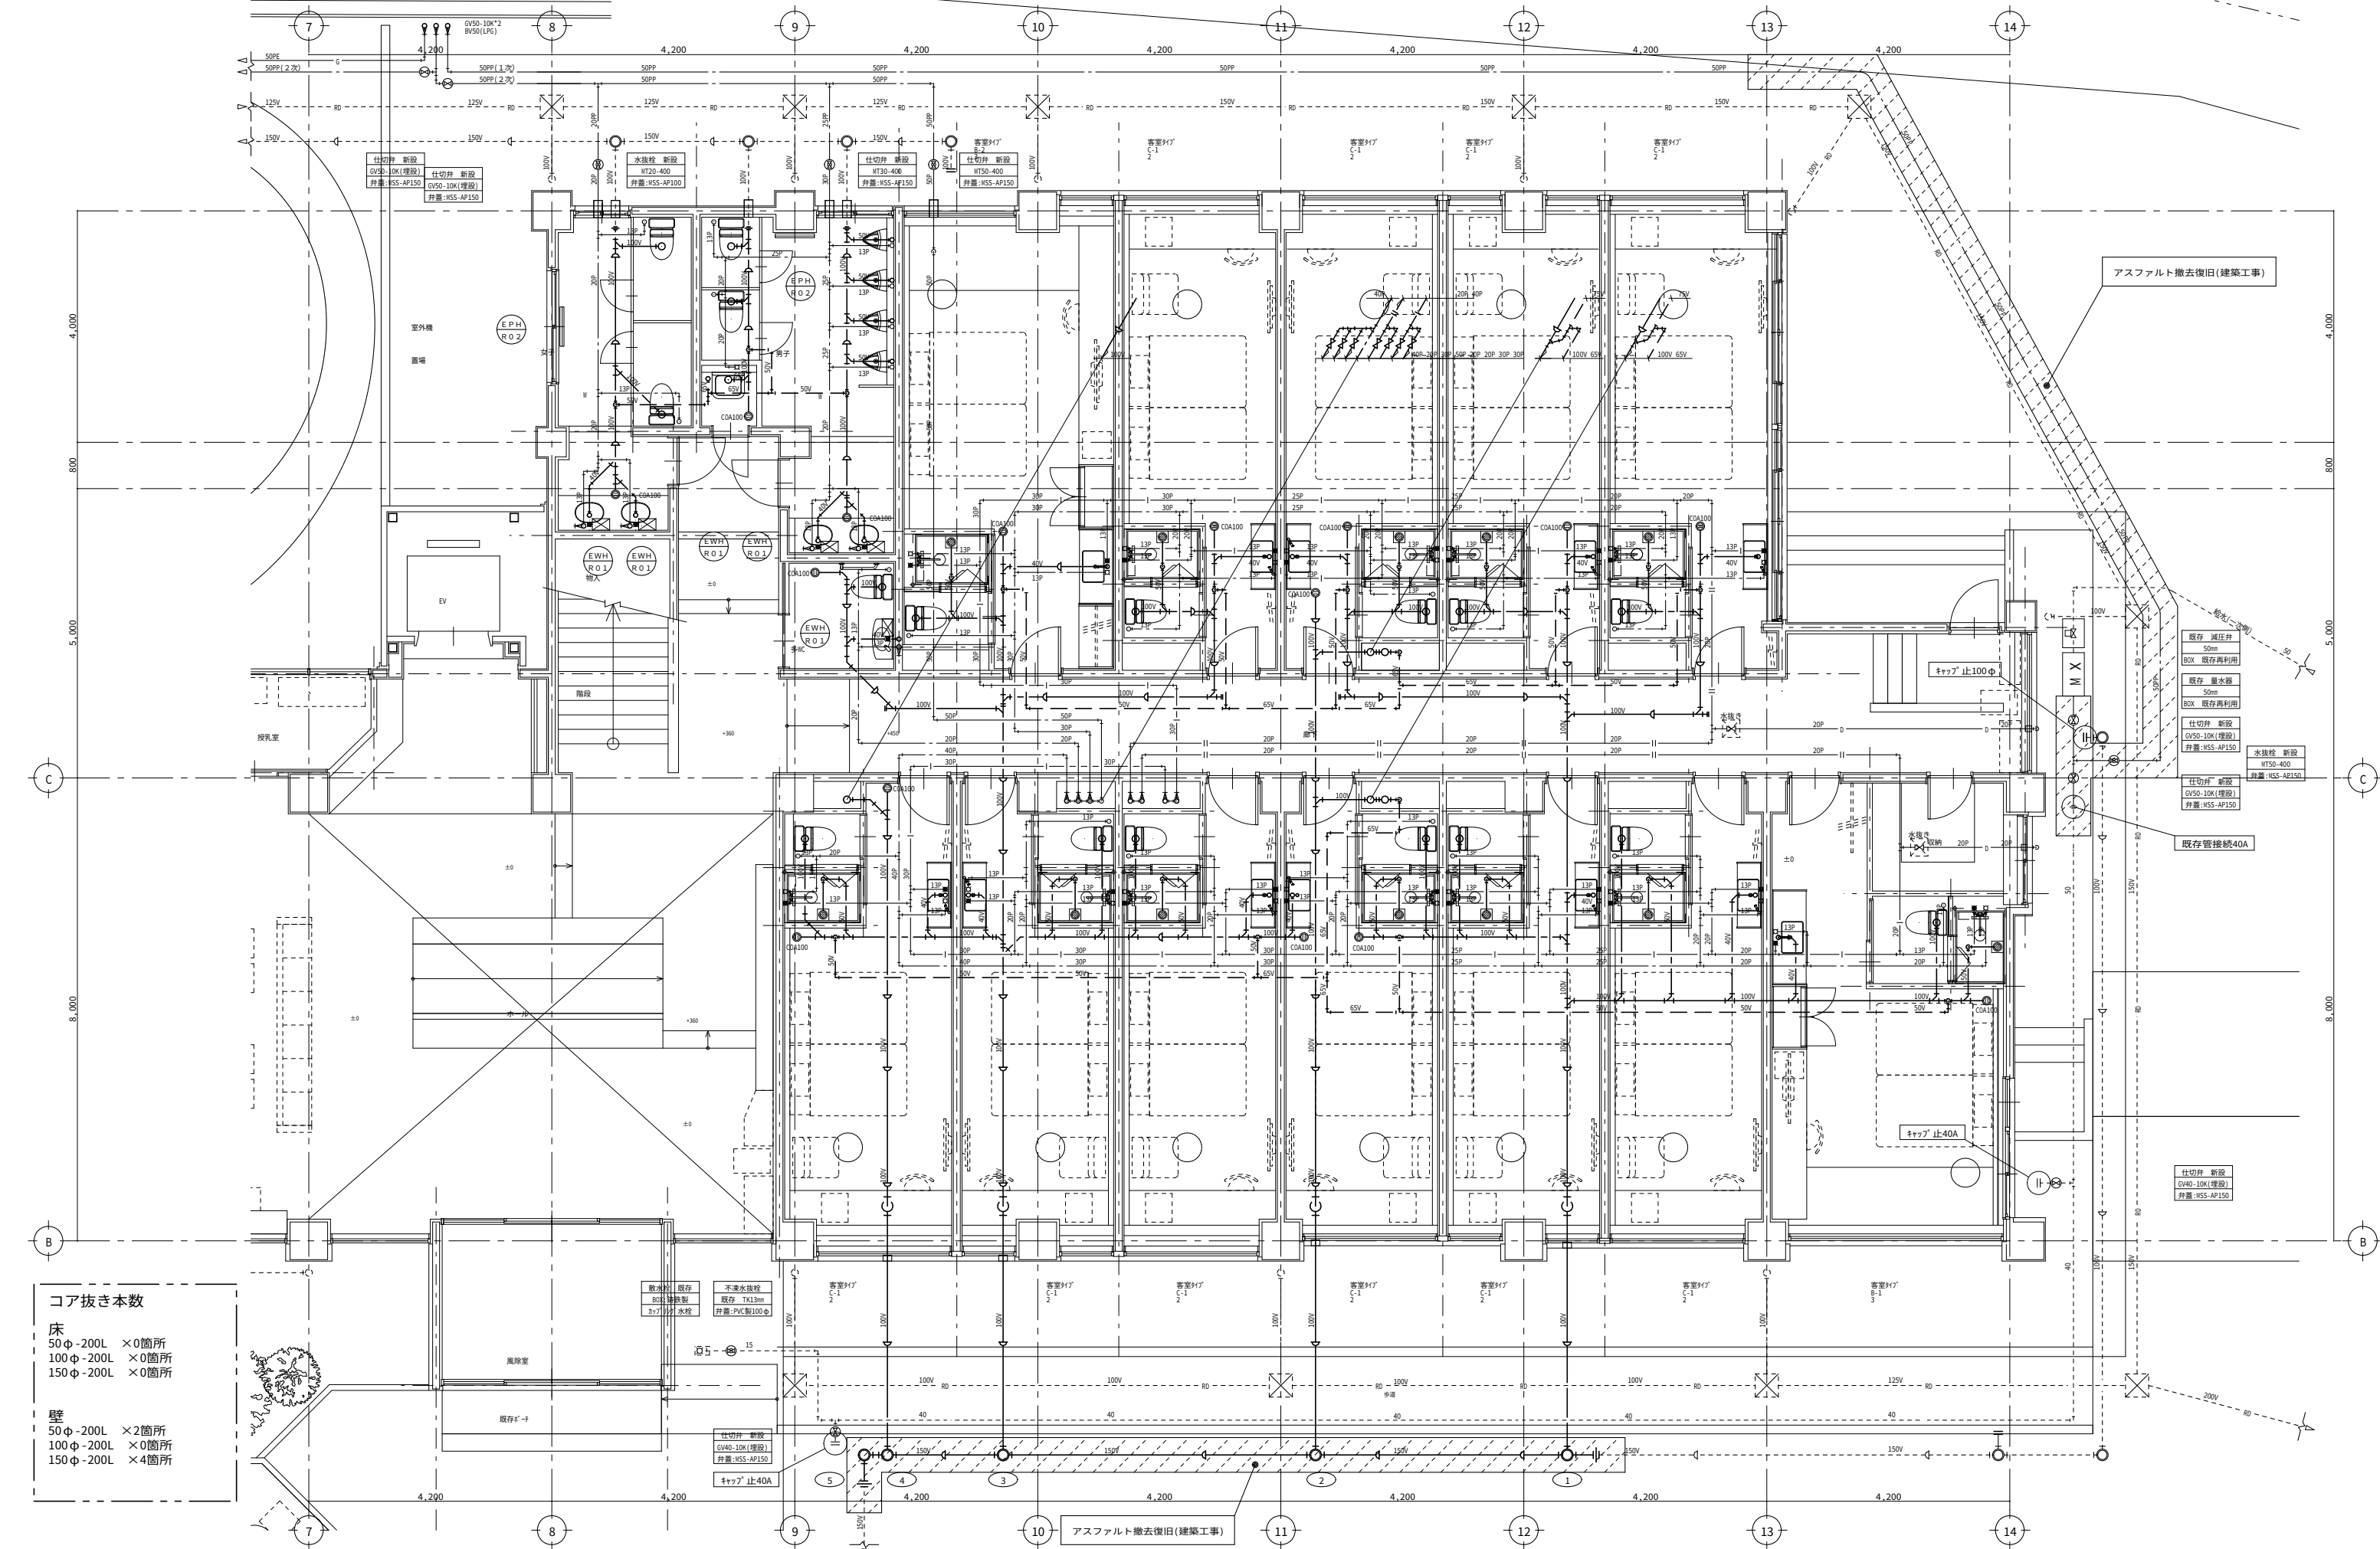

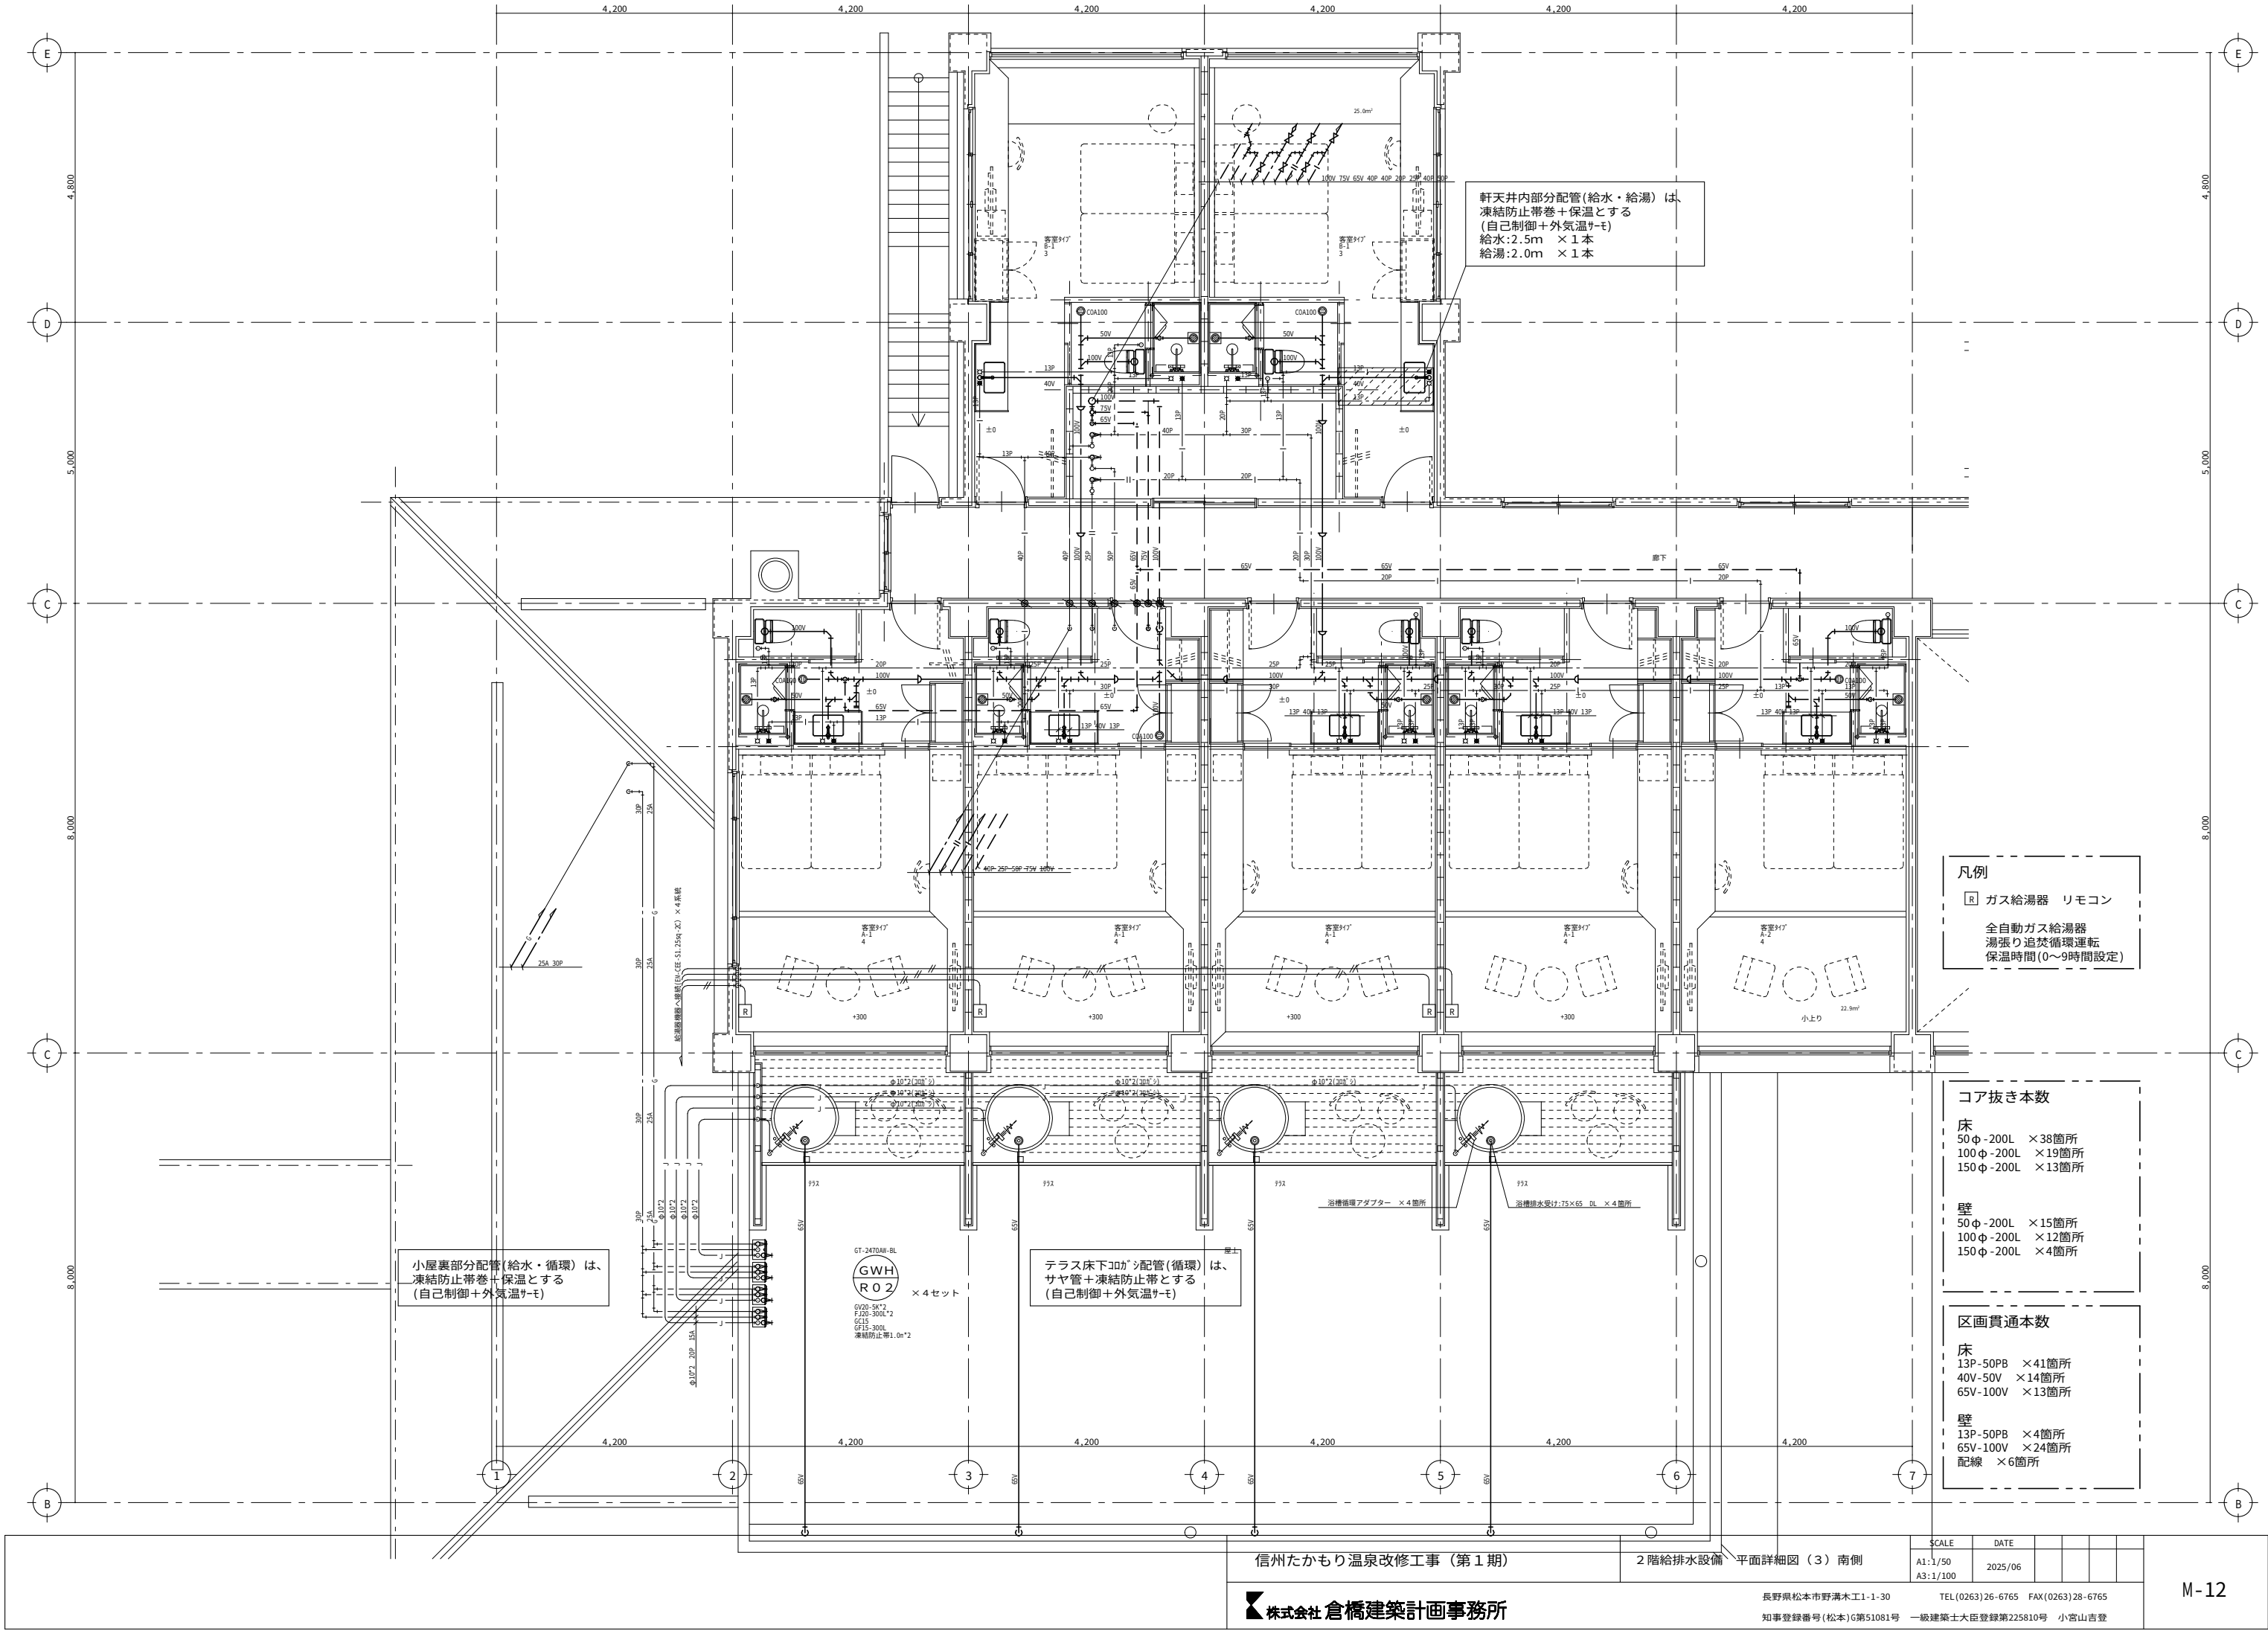

軒天井内部分配管 (給水・給湯) は、
凍結防止帯巻＋保温とする
(自己制御＋外気温＋モ)
給水:2.5m × 1本
給湯:2.0m × 1本

小屋裏部分配管 (給水・循環) は、
凍結防止帯巻＋保温とする
(自己制御＋外気温＋モ)

テラス床下200mm配管 (循環) は、
サヤ管＋凍結防止帯とする
(自己制御＋外気温＋モ)

凡例
[R] ガス給湯器 リモコン
全自動ガス給湯器
湯張り追焚循環運転
保温時間 (0～9時間設定)

コア抜き本数
床
50φ - 200L × 38箇所
100φ - 200L × 19箇所
150φ - 200L × 13箇所
壁
50φ - 200L × 15箇所
100φ - 200L × 12箇所
150φ - 200L × 4箇所

区画貫通本数
床
13P-50PB × 41箇所
40V-50V × 14箇所
65V-100V × 13箇所
壁
13P-50PB × 4箇所
65V-100V × 24箇所
配線 × 6箇所

信州たかもり温泉改修工事 (第1期)


2階給排水設備 平面詳細図 (3) 南側

SCALE	DATE			
A1:1/50 A3:1/100	2025/06			

株式会社 倉橋建築計画事務所


長野県松本市野瀬木工1-1-30
知事登録番号 (松本) G第51081号 一級建築士大臣登録第225810号 小宮山吉登

M-12

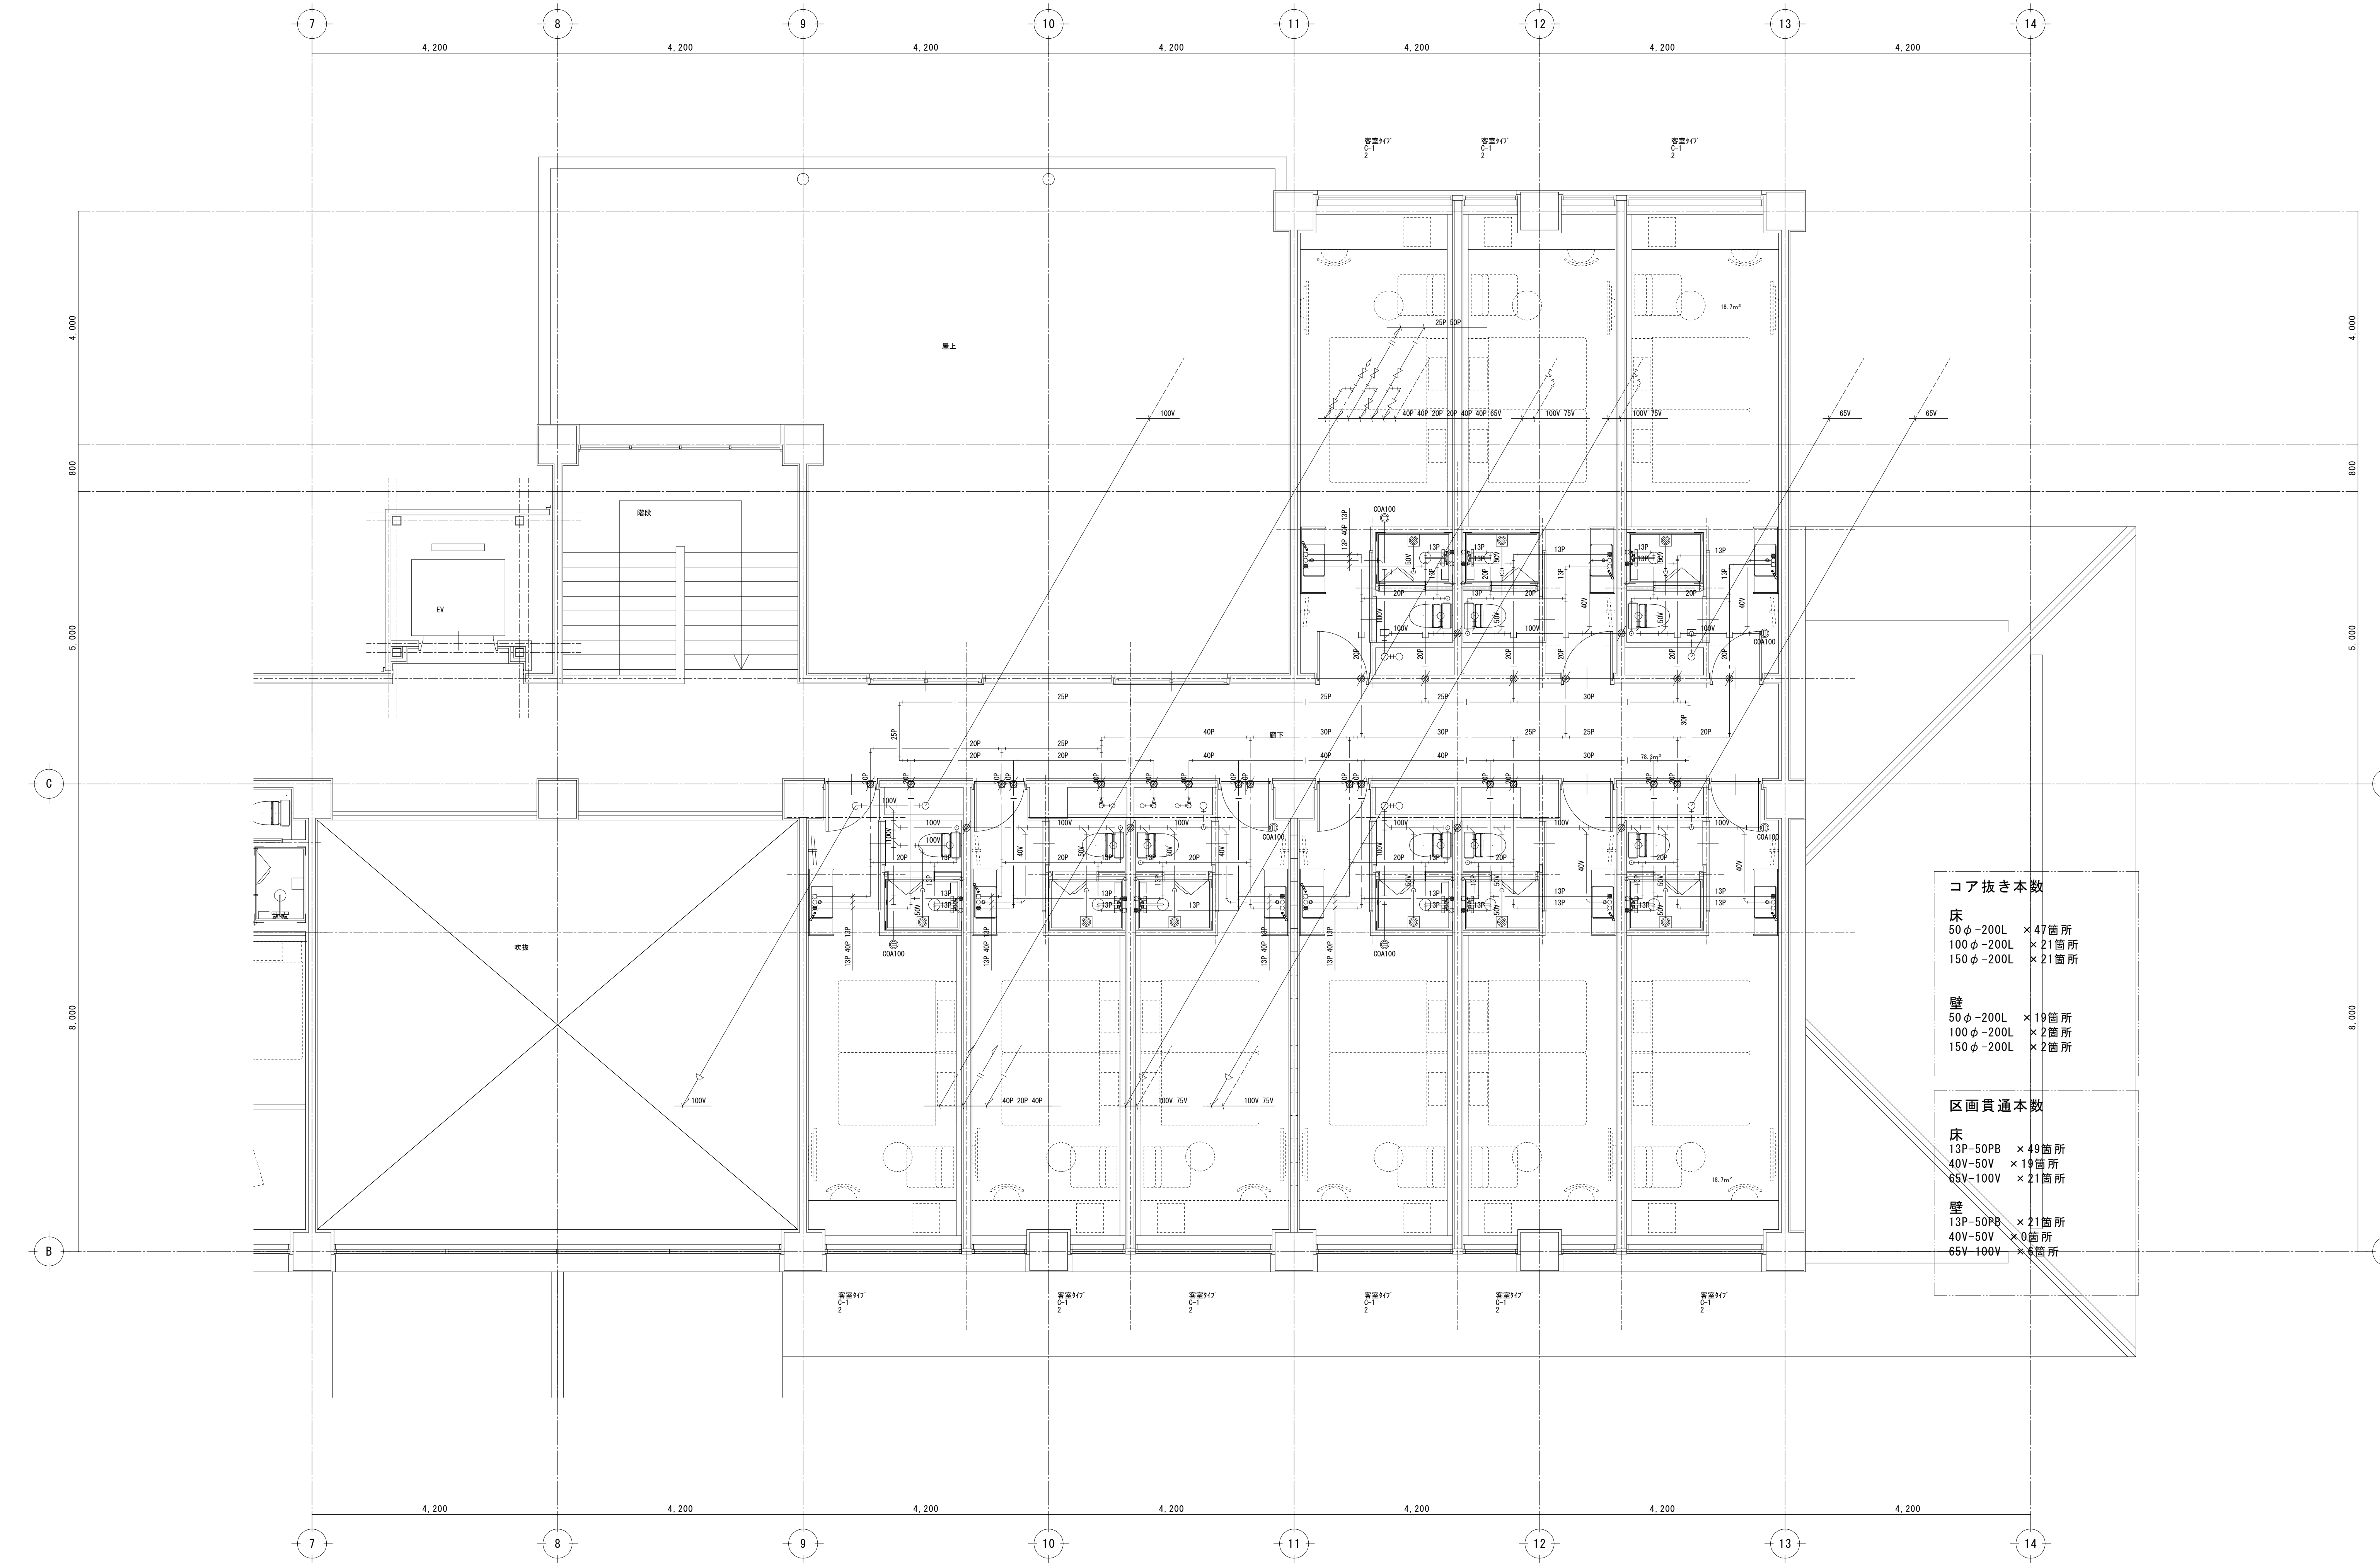

コア抜き本数	
床	
50φ-200L	×47箇所
100φ-200L	×21箇所
150φ-200L	×21箇所
壁	
50φ-200L	×19箇所
100φ-200L	×2箇所
150φ-200L	×2箇所

区画貫通本数	
床	
13P-50PB	×49箇所
40V-50V	×19箇所
65V-100V	×21箇所
壁	
13P-50PB	×21箇所
40V-50V	×0箇所
65V-100V	×6箇所

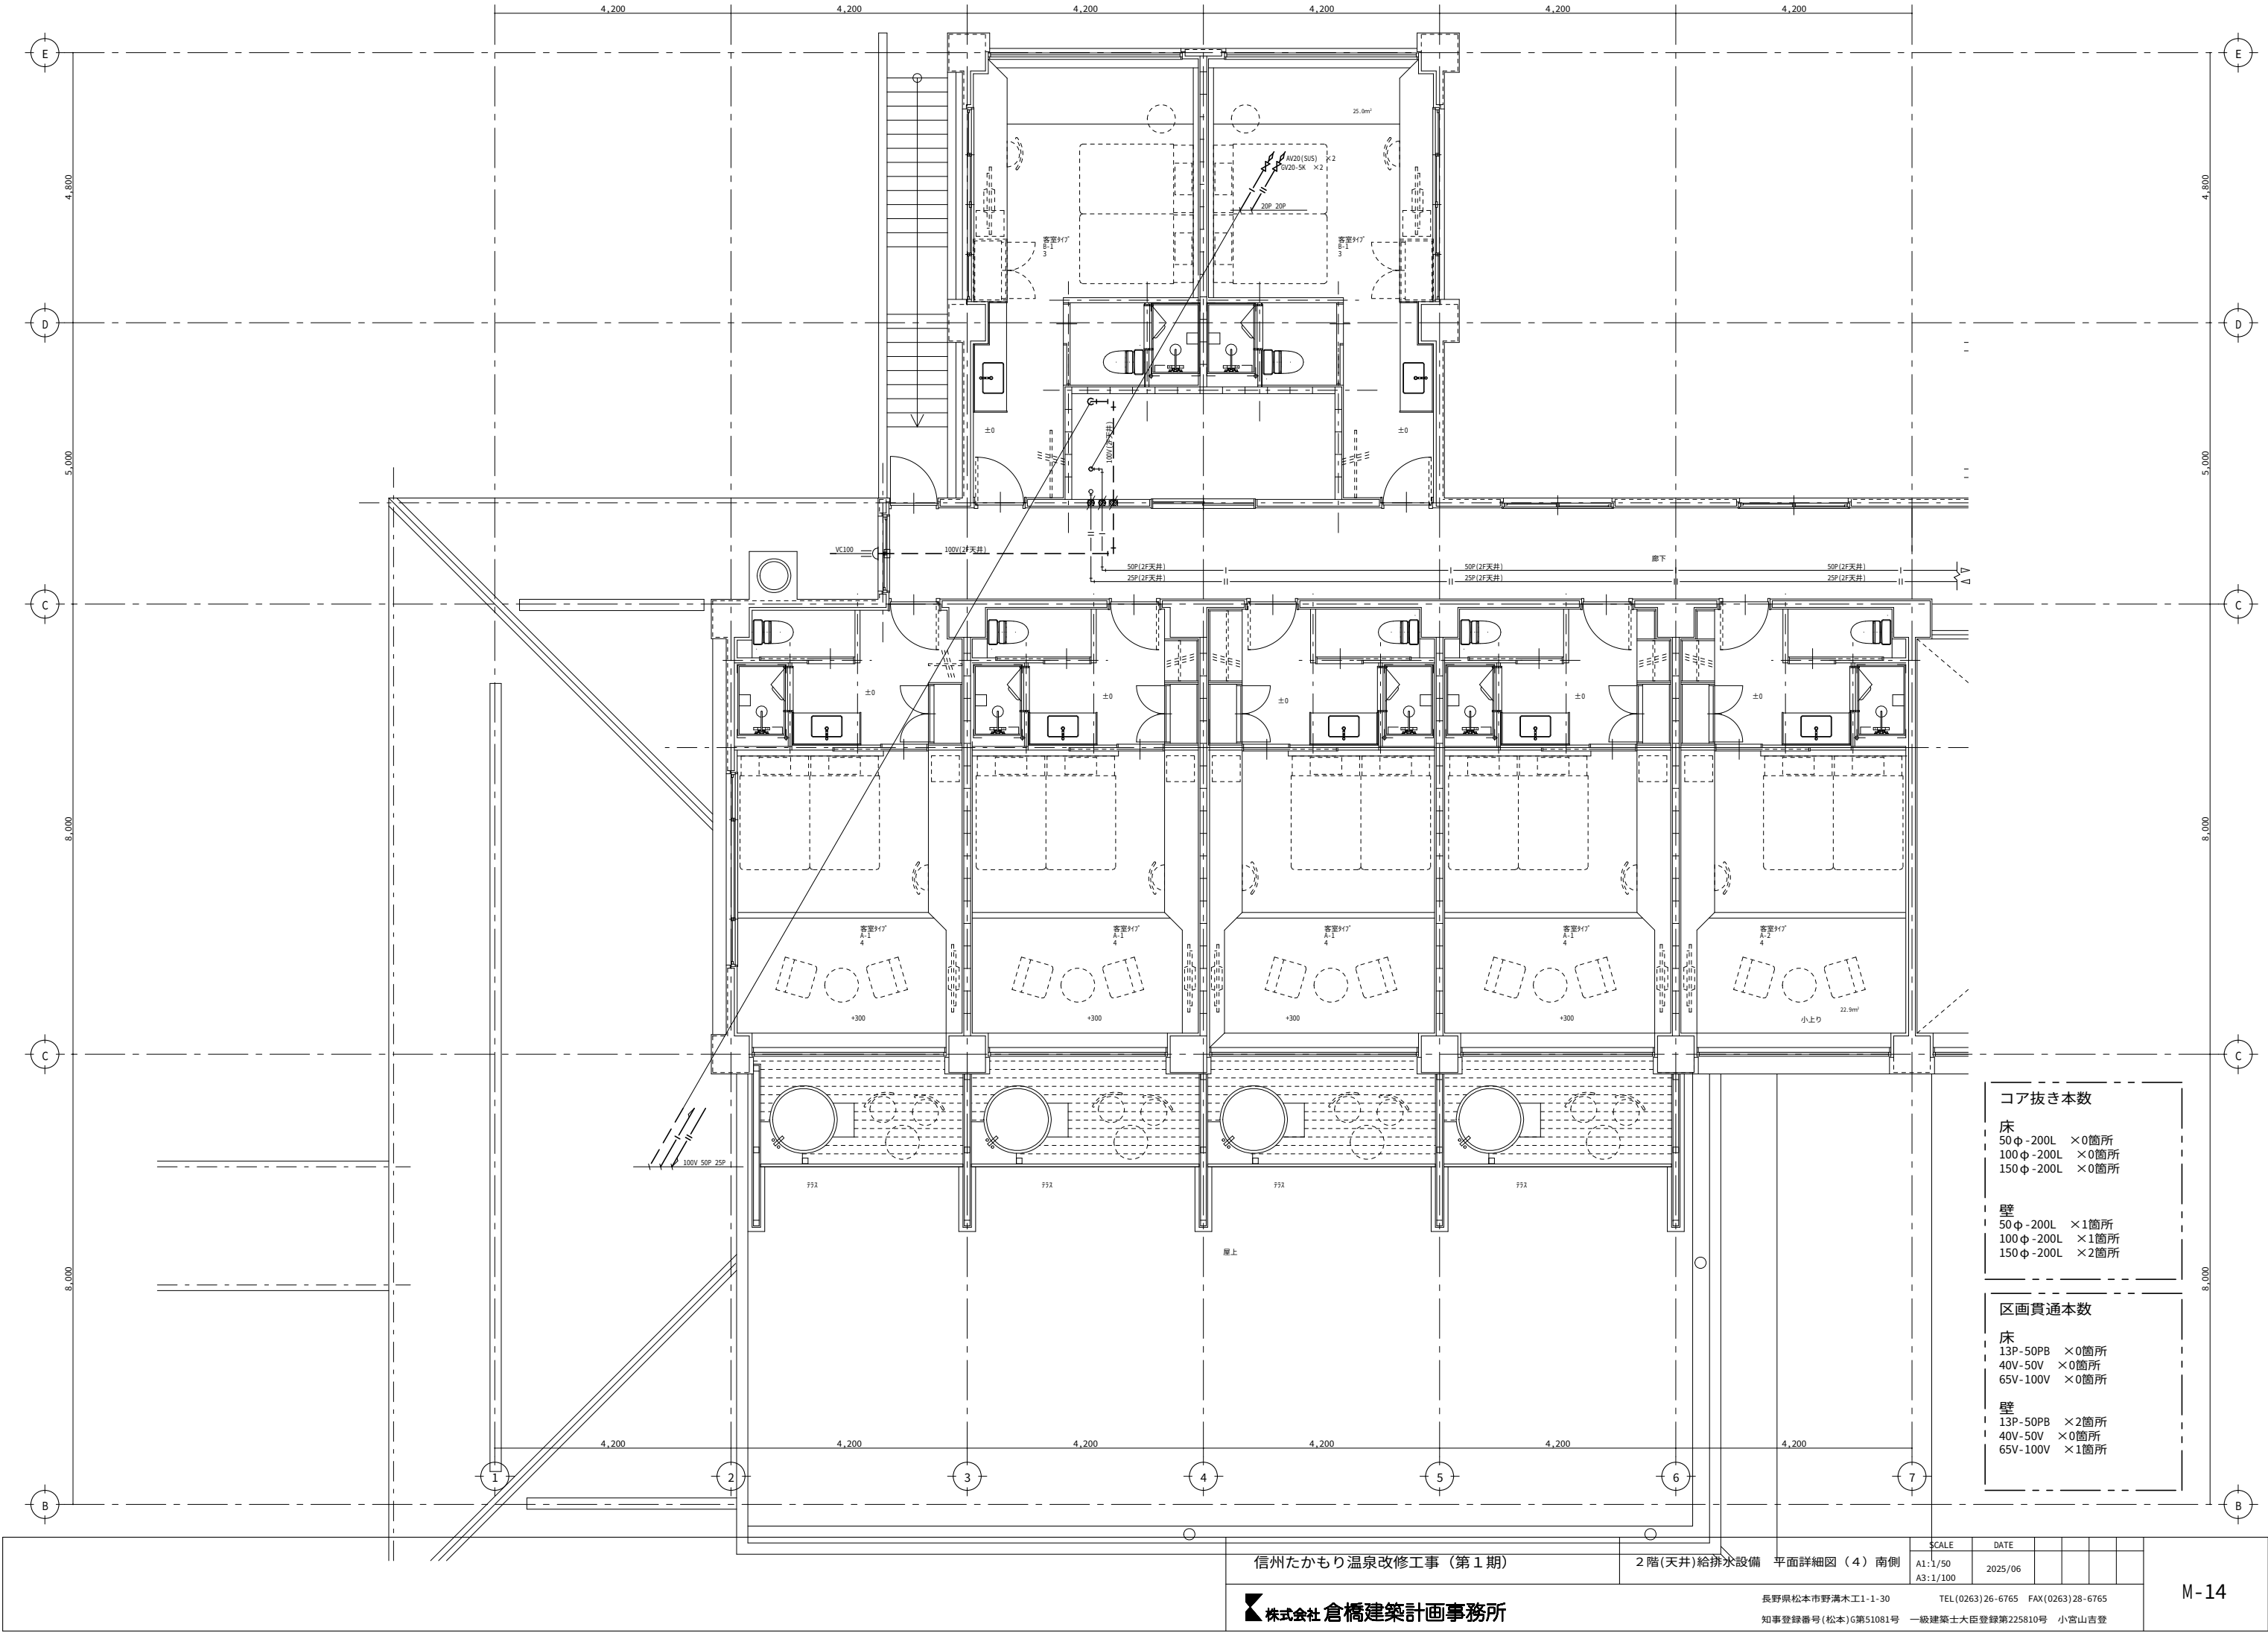

信州たかもり温泉改修工事（第1期）


2階（天井）給排水設備 平面詳細図（4）南側

SCALE	DATE				
A1:1/50	2025/06				
A3:1/100					

株式会社倉橋建築計画事務所


長野県松本市野溝木工1-1-30 TEL(0263)26-6765 FAX(0263)28-6765
知事登録番号(松本)G第51081号 一級建築士大臣登録第225810号 小宮山吉登

M-14

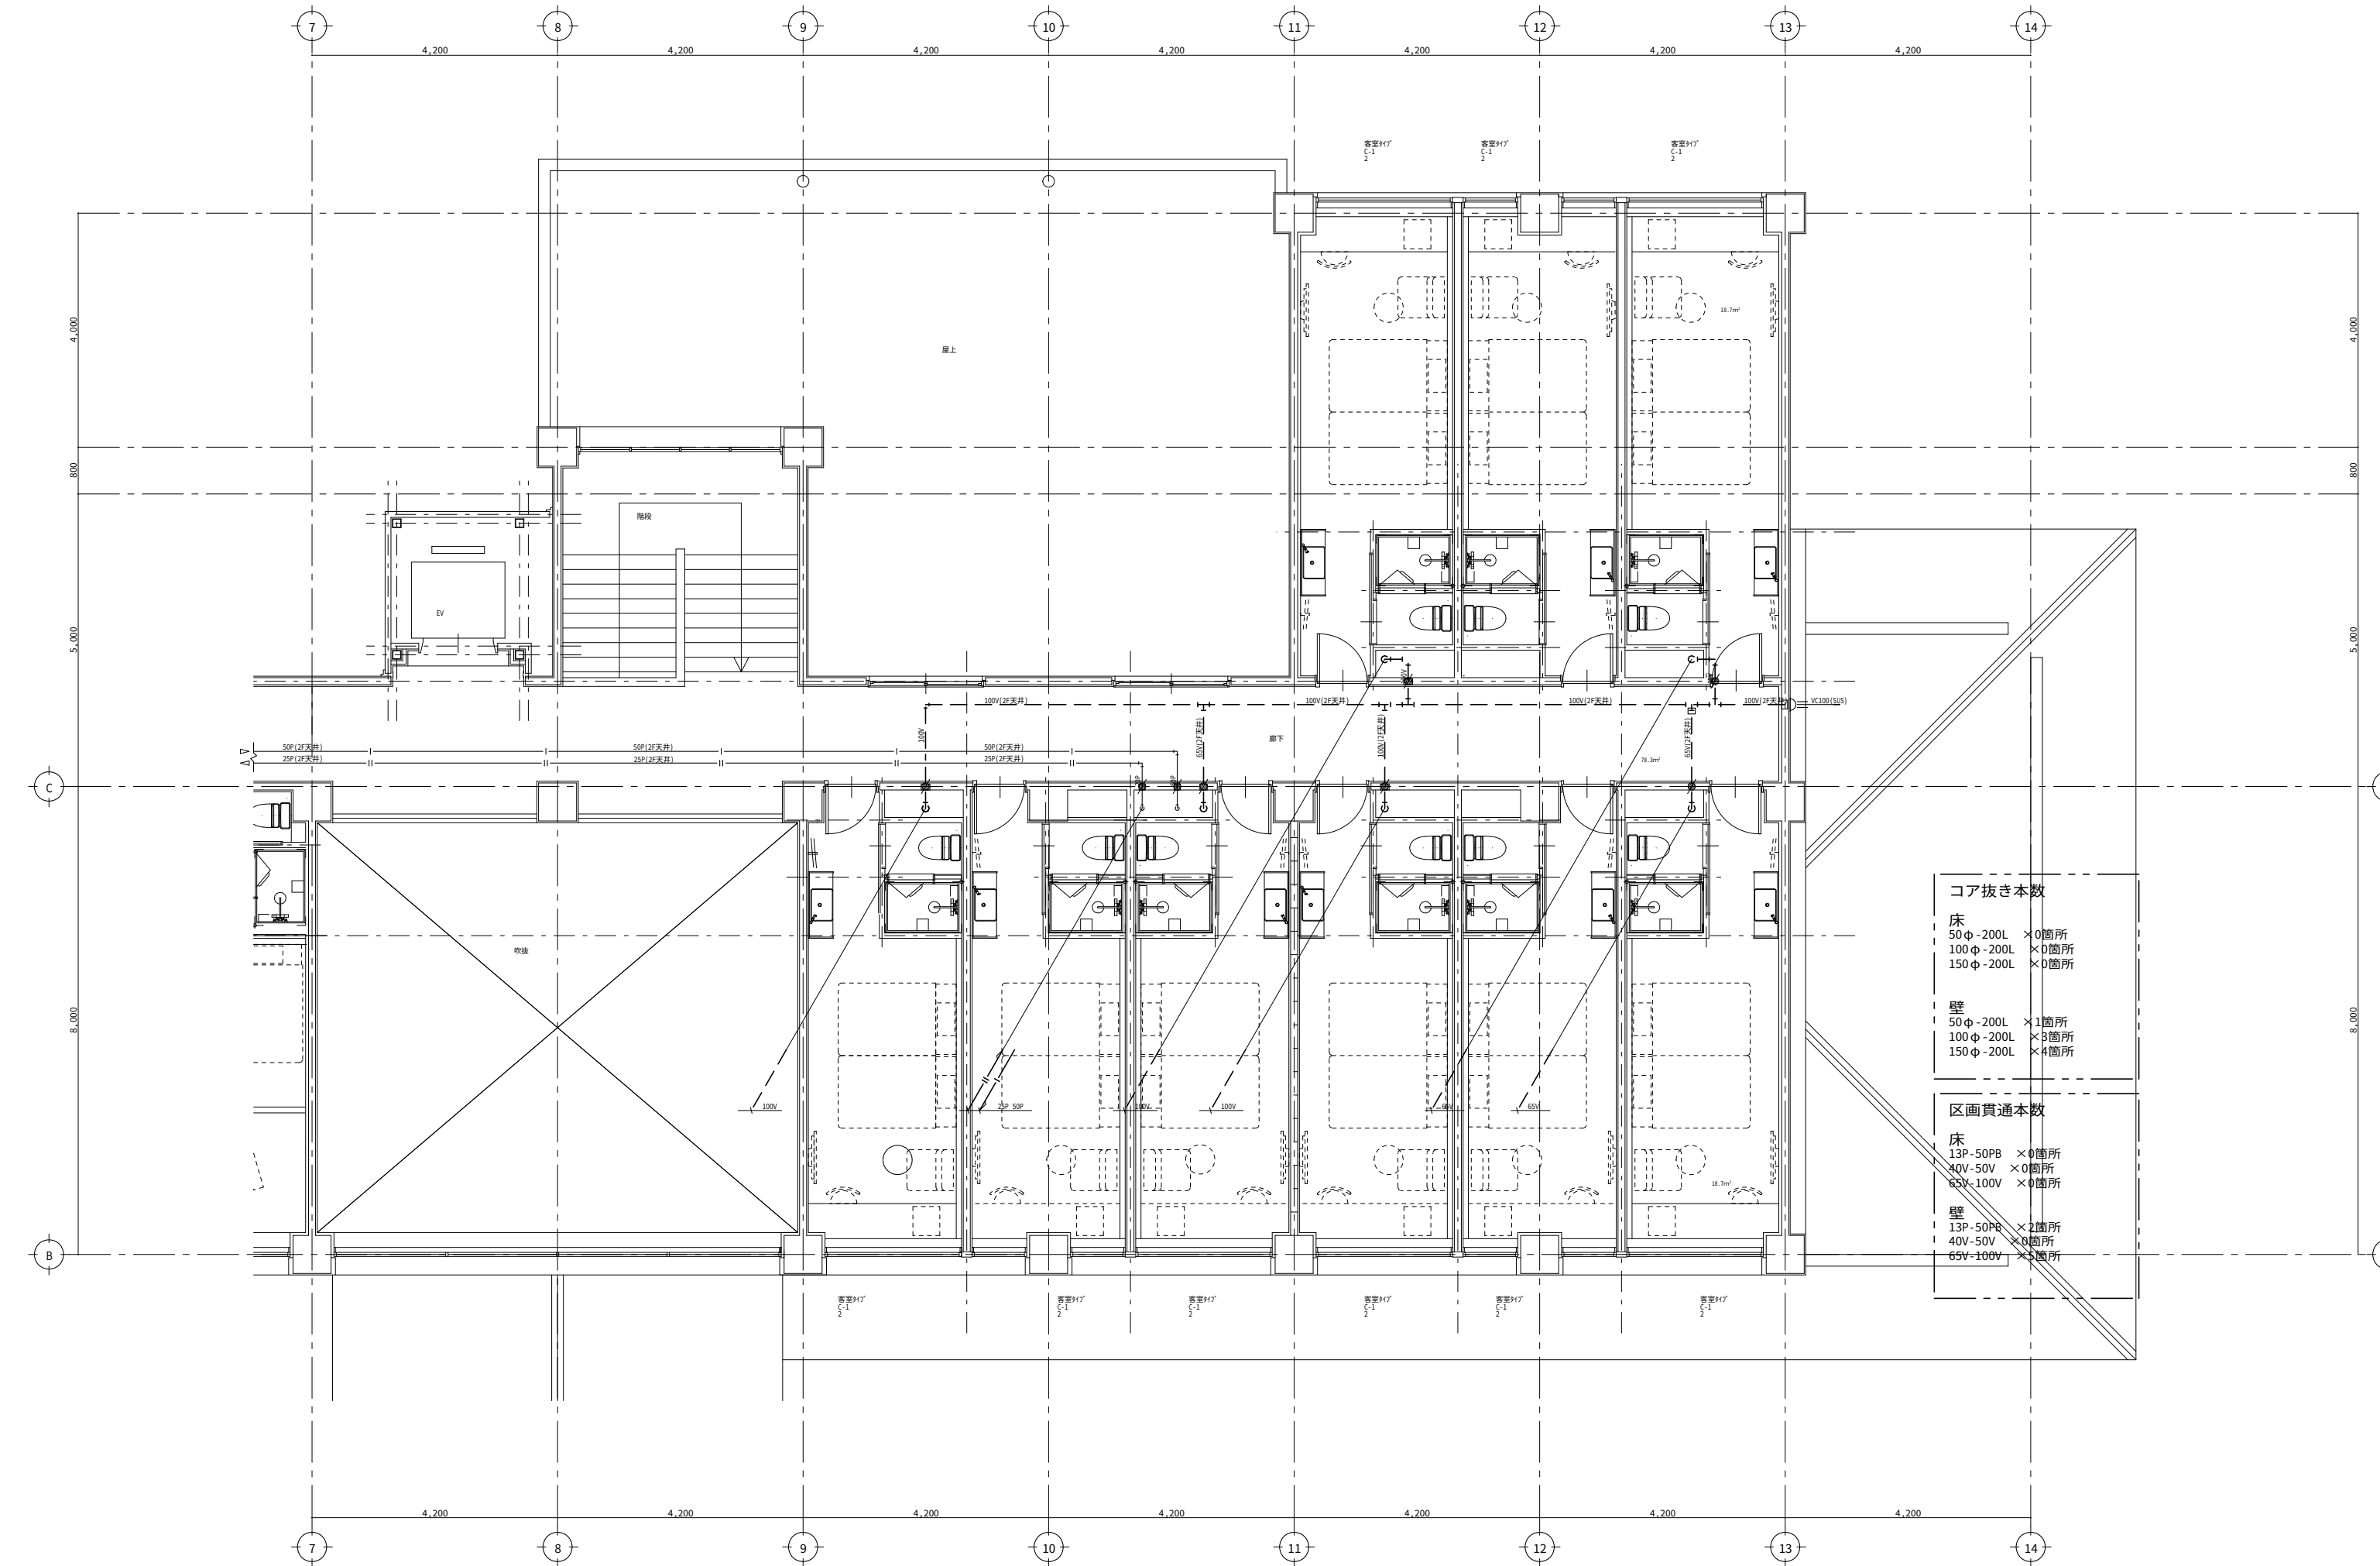

コア抜き本数	
床	
50φ - 200L	× 0箇所
100φ - 200L	× 0箇所
150φ - 200L	× 0箇所
壁	
50φ - 200L	× 1箇所
100φ - 200L	× 3箇所
150φ - 200L	× 4箇所

区画貫通本数	
床	
13P - 50PB	× 0箇所
40V - 50V	× 0箇所
65V - 100V	× 0箇所
壁	
13P - 50PB	× 2箇所
40V - 50V	× 8箇所
65V - 100V	× 5箇所

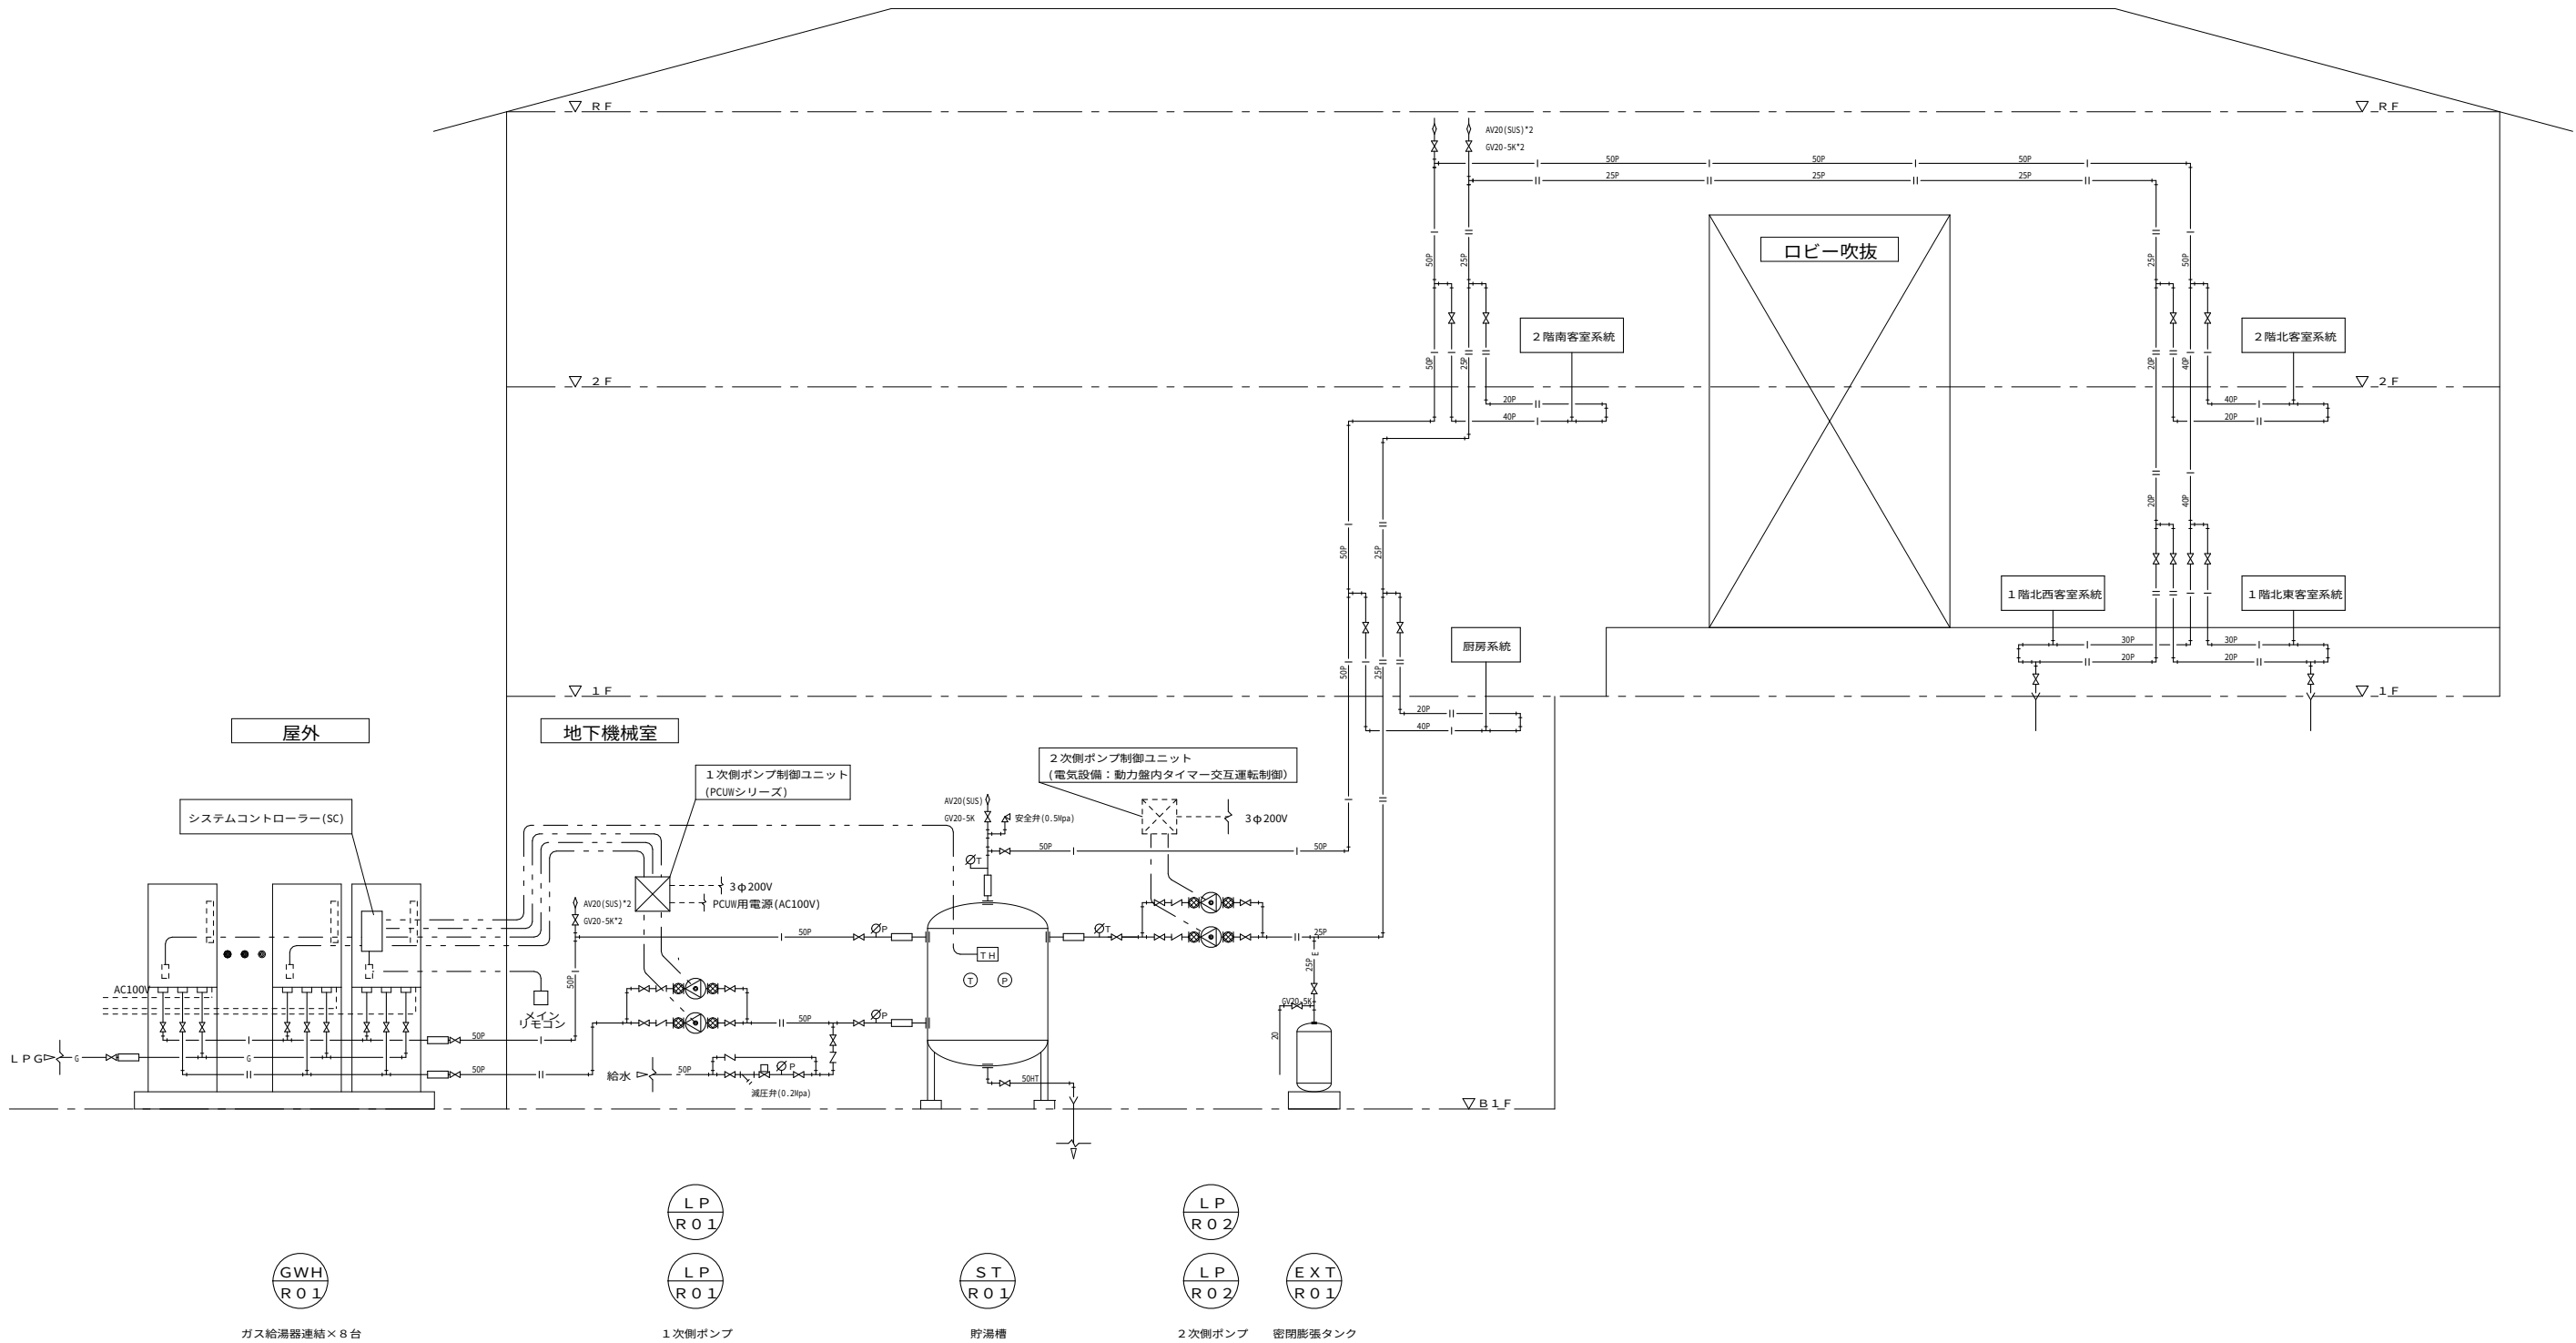

冷媒管記号	冷媒管サイズ	制御連結配線共巻	制御電源送り配線共巻	機種
(a)	6.35 9.52		EH-EF 2.0-3C E1.6	RAC
(b)	6.35 12.7		EH-EF 2.0-3C E1.6	RAC・PAC
(c)	9.52 15.88		EH-EF 2.0-3C E1.6	PAC
(d)	9.52 25.4		EH-EF 2.0-3C E1.6	PAC
(e)	12.7 25.4		EH-EF 2.0-3C E1.6	PAC
(A)	6.35 9.52	EH-CEE-S1.25sq-2C		MAC
(B)	6.35 12.7	EH-CEE-S1.25sq-2C		MAC 22-56
(C)	9.52 15.88	EH-CEE-S1.25sq-2C		MAC 71-160
(D)	9.52 19.05	EH-CEE-S1.25sq-2C		MAC -223
(E)	9.52 22.2	EH-CEE-S1.25sq-2C		MAC 224-329
(F)	12.7 28.6	EH-CEE-S1.25sq-2C		MAC 330-469
(G)	15.88 28.6	EH-CEE-S1.25sq-2C		MAC 470-709
(H)	19.05 31.8	EH-CEE-S1.25sq-2C		MAC 710-1039
(I)	9.52 22.2	EH-CEE-S1.25sq-2C		MAC 室外機
(J)	15.88 28.6	EH-CEE-S1.25sq-2C		MAC 室外機


— R —

冷媒管区画貫通

— D —

ドレン

密区画貫通

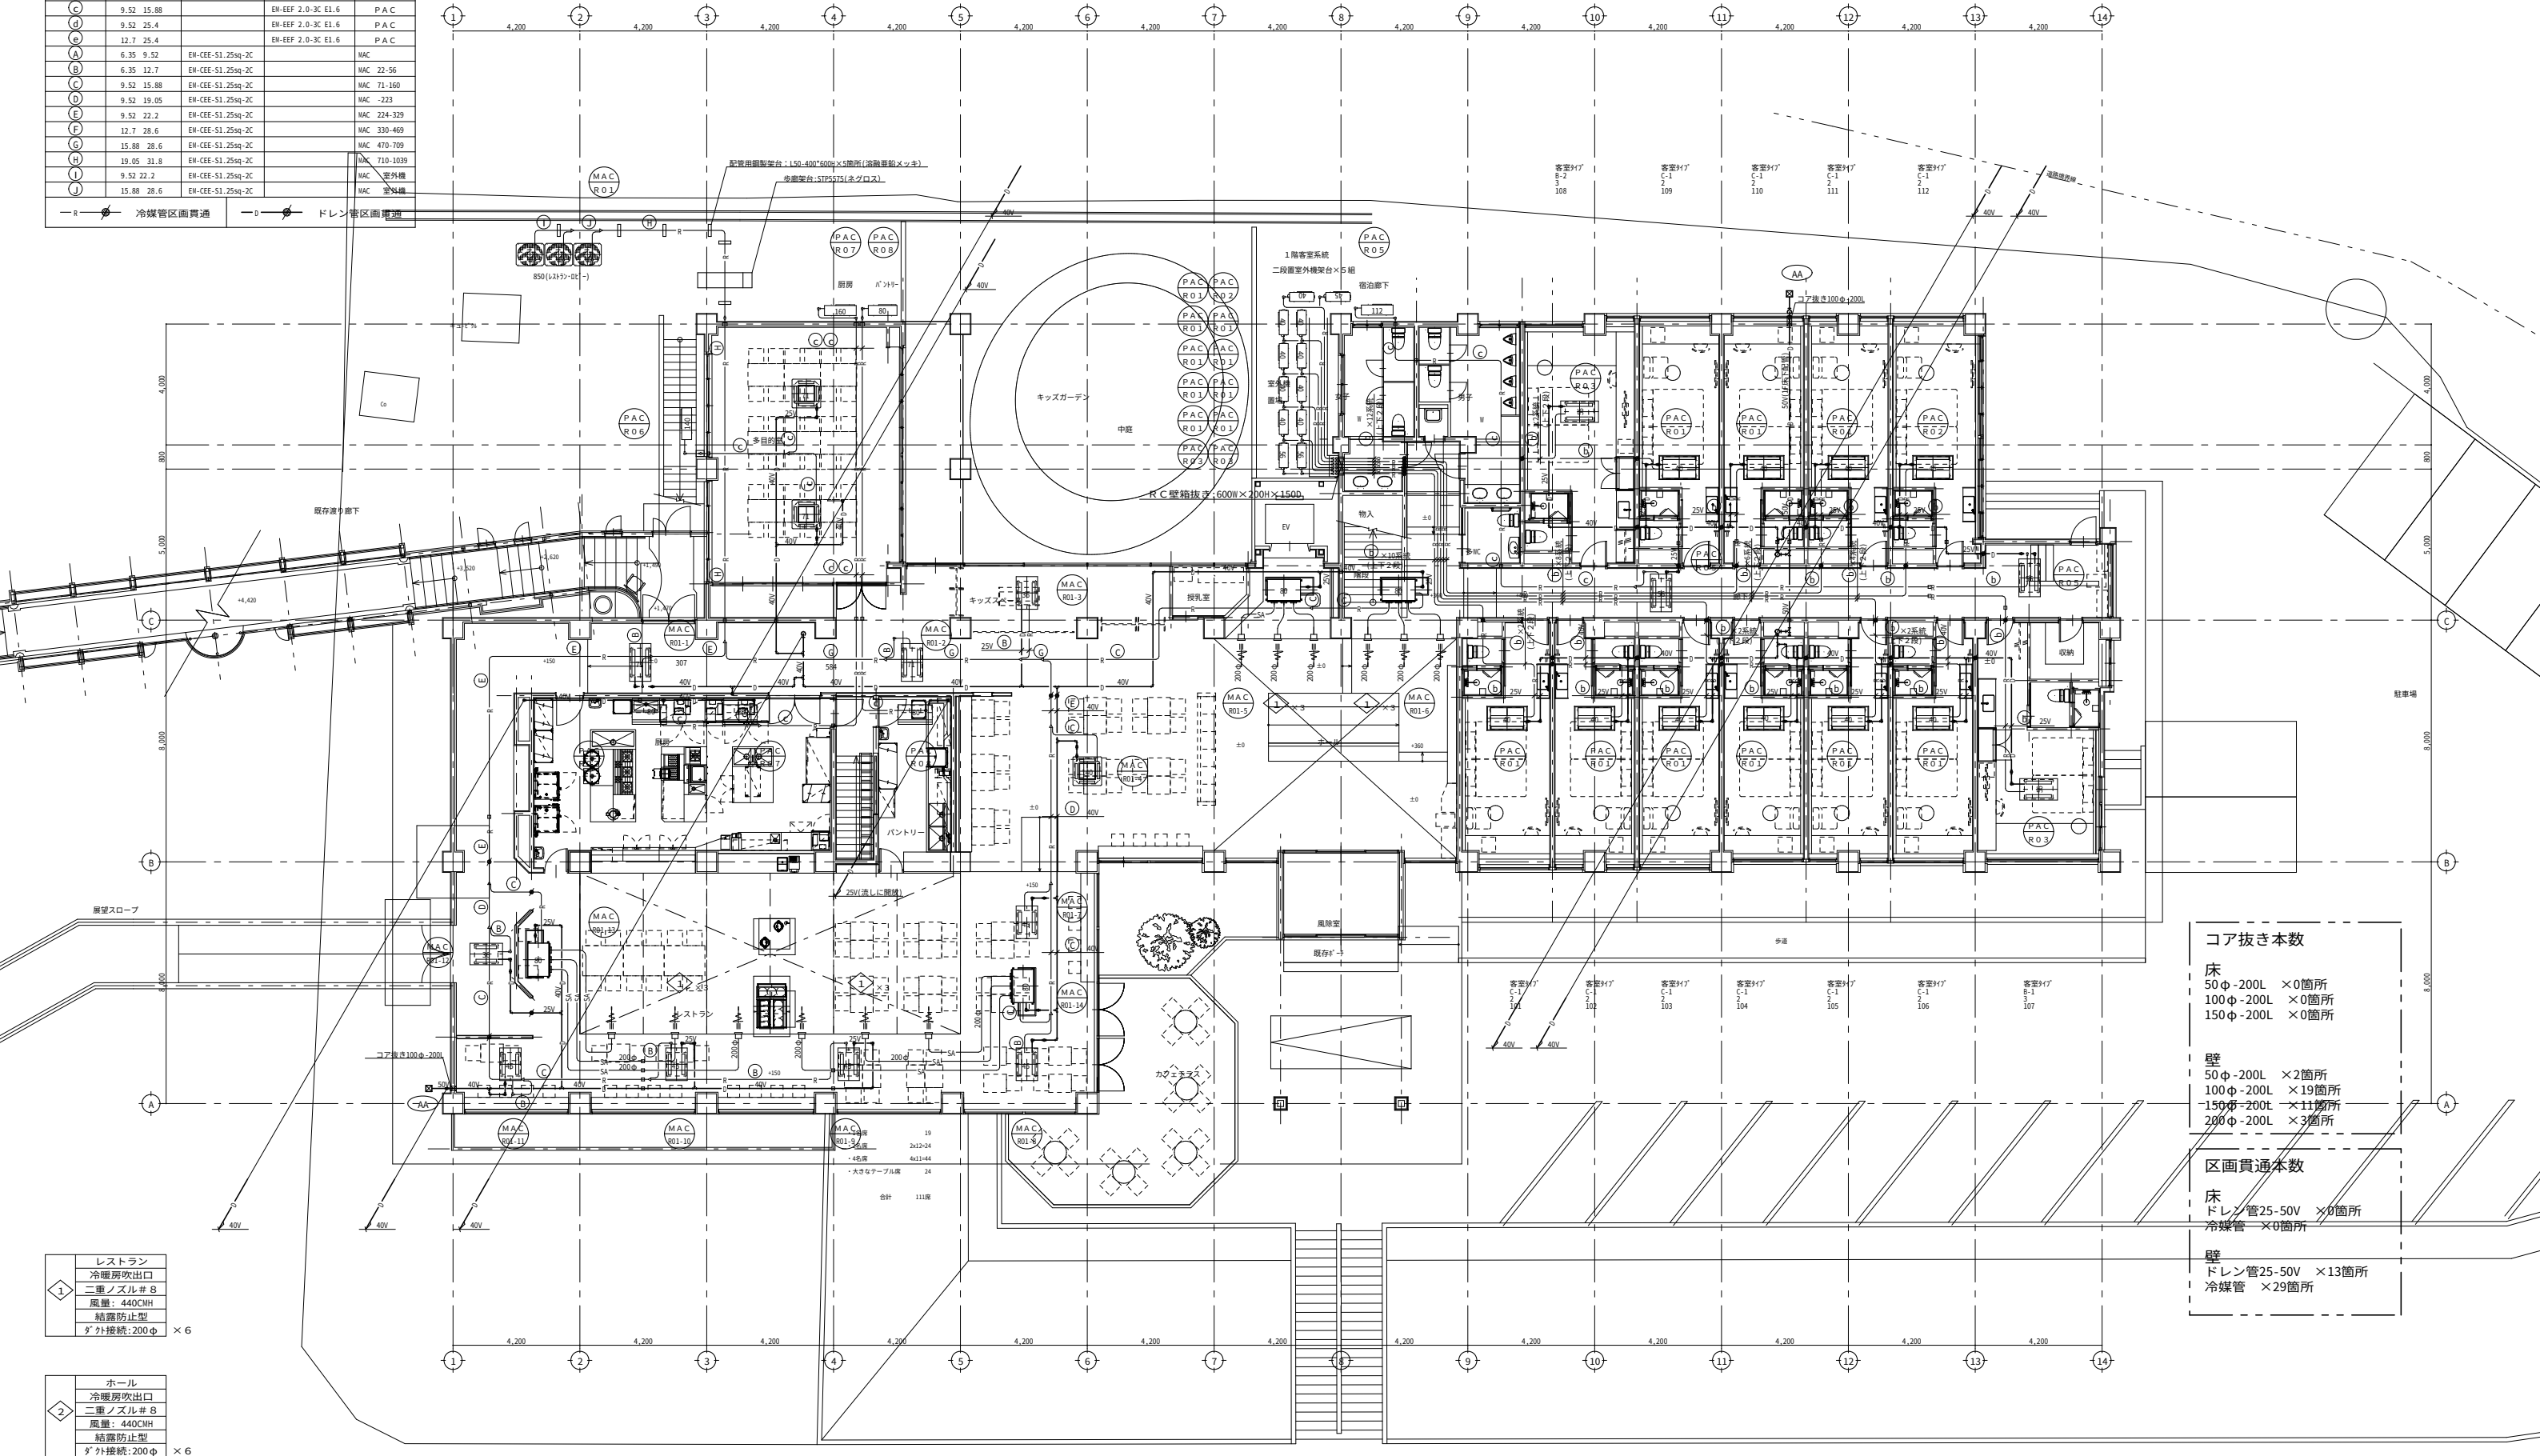

1	レストラン 冷暖房吹出口 二重ノズル # 8 風量: 440CMH 結露防止型 ダクト接続: 200φ × 6
---	--

2	ホール 冷暖房吹出口 二重ノズル # 8 風量: 440CMH 結露防止型 ダクト接続: 200φ × 6
---	--

コア抜き本数
床 50φ-200L × 0箇所 100φ-200L × 0箇所 150φ-200L × 0箇所
壁 50φ-200L × 2箇所 100φ-200L × 19箇所 150φ-200L × 11箇所 200φ-200L × 3箇所
区画貫通本数
床 ドレン管25-50V × 0箇所 冷媒管 × 0箇所
壁 ドレン管25-50V × 13箇所 冷媒管 × 29箇所

信州たかもり温泉改修工事 (第1期)

1階冷暖房設備 平面図

SCALE	DATE			
A1: 1/50 A3: 1/100	2025/06			

株式会社倉橋建築計画事務所

長野県松本市野溝木工1-1-30
知事登録番号(松本)G第51081号
TEL(0263)26-6765 FAX(0263)28-6765
一級建築士大臣登録第225810号 小宮山吉登

M-17


冷媒管記号	冷媒管サイズ	制御連結配線共巻	制御電源通り配線共巻	機種
(a)	6.35 9.52		EH-EF 2.0-3C E1.6	RAC
(b)	6.35 12.7		EH-EF 2.0-3C E1.6	RAC・PAC
(c)	9.52 15.88		EH-EF 2.0-3C E1.6	PAC
(d)	9.52 25.4		EH-EF 2.0-3C E1.6	PAC
(e)	12.7 25.4		EH-EF 2.0-3C E1.6	PAC
(A)	6.35 9.52	EH-CEE-S1.25sq-2C		MAC
(B)	6.35 12.7	EH-CEE-S1.25sq-2C		MAC 22-56
(C)	9.52 15.88	EH-CEE-S1.25sq-2C		MAC 71-160
(D)	9.52 19.05	EH-CEE-S1.25sq-2C		MAC -223
(E)	9.52 22.2	EH-CEE-S1.25sq-2C		MAC 224-329
(F)	12.7 28.6	EH-CEE-S1.25sq-2C		MAC 330-469
(G)	15.88 28.6	EH-CEE-S1.25sq-2C		MAC 470-709
(H)	19.05 31.8	EH-CEE-S1.25sq-2C		MAC 710-1039
(I)	9.52 22.2	EH-CEE-S1.25sq-2C		MAC 室外機
(J)	15.88 28.6	EH-CEE-S1.25sq-2C		MAC

— R —


冷媒管区画貫通

— D —


ドレン管区画貫通

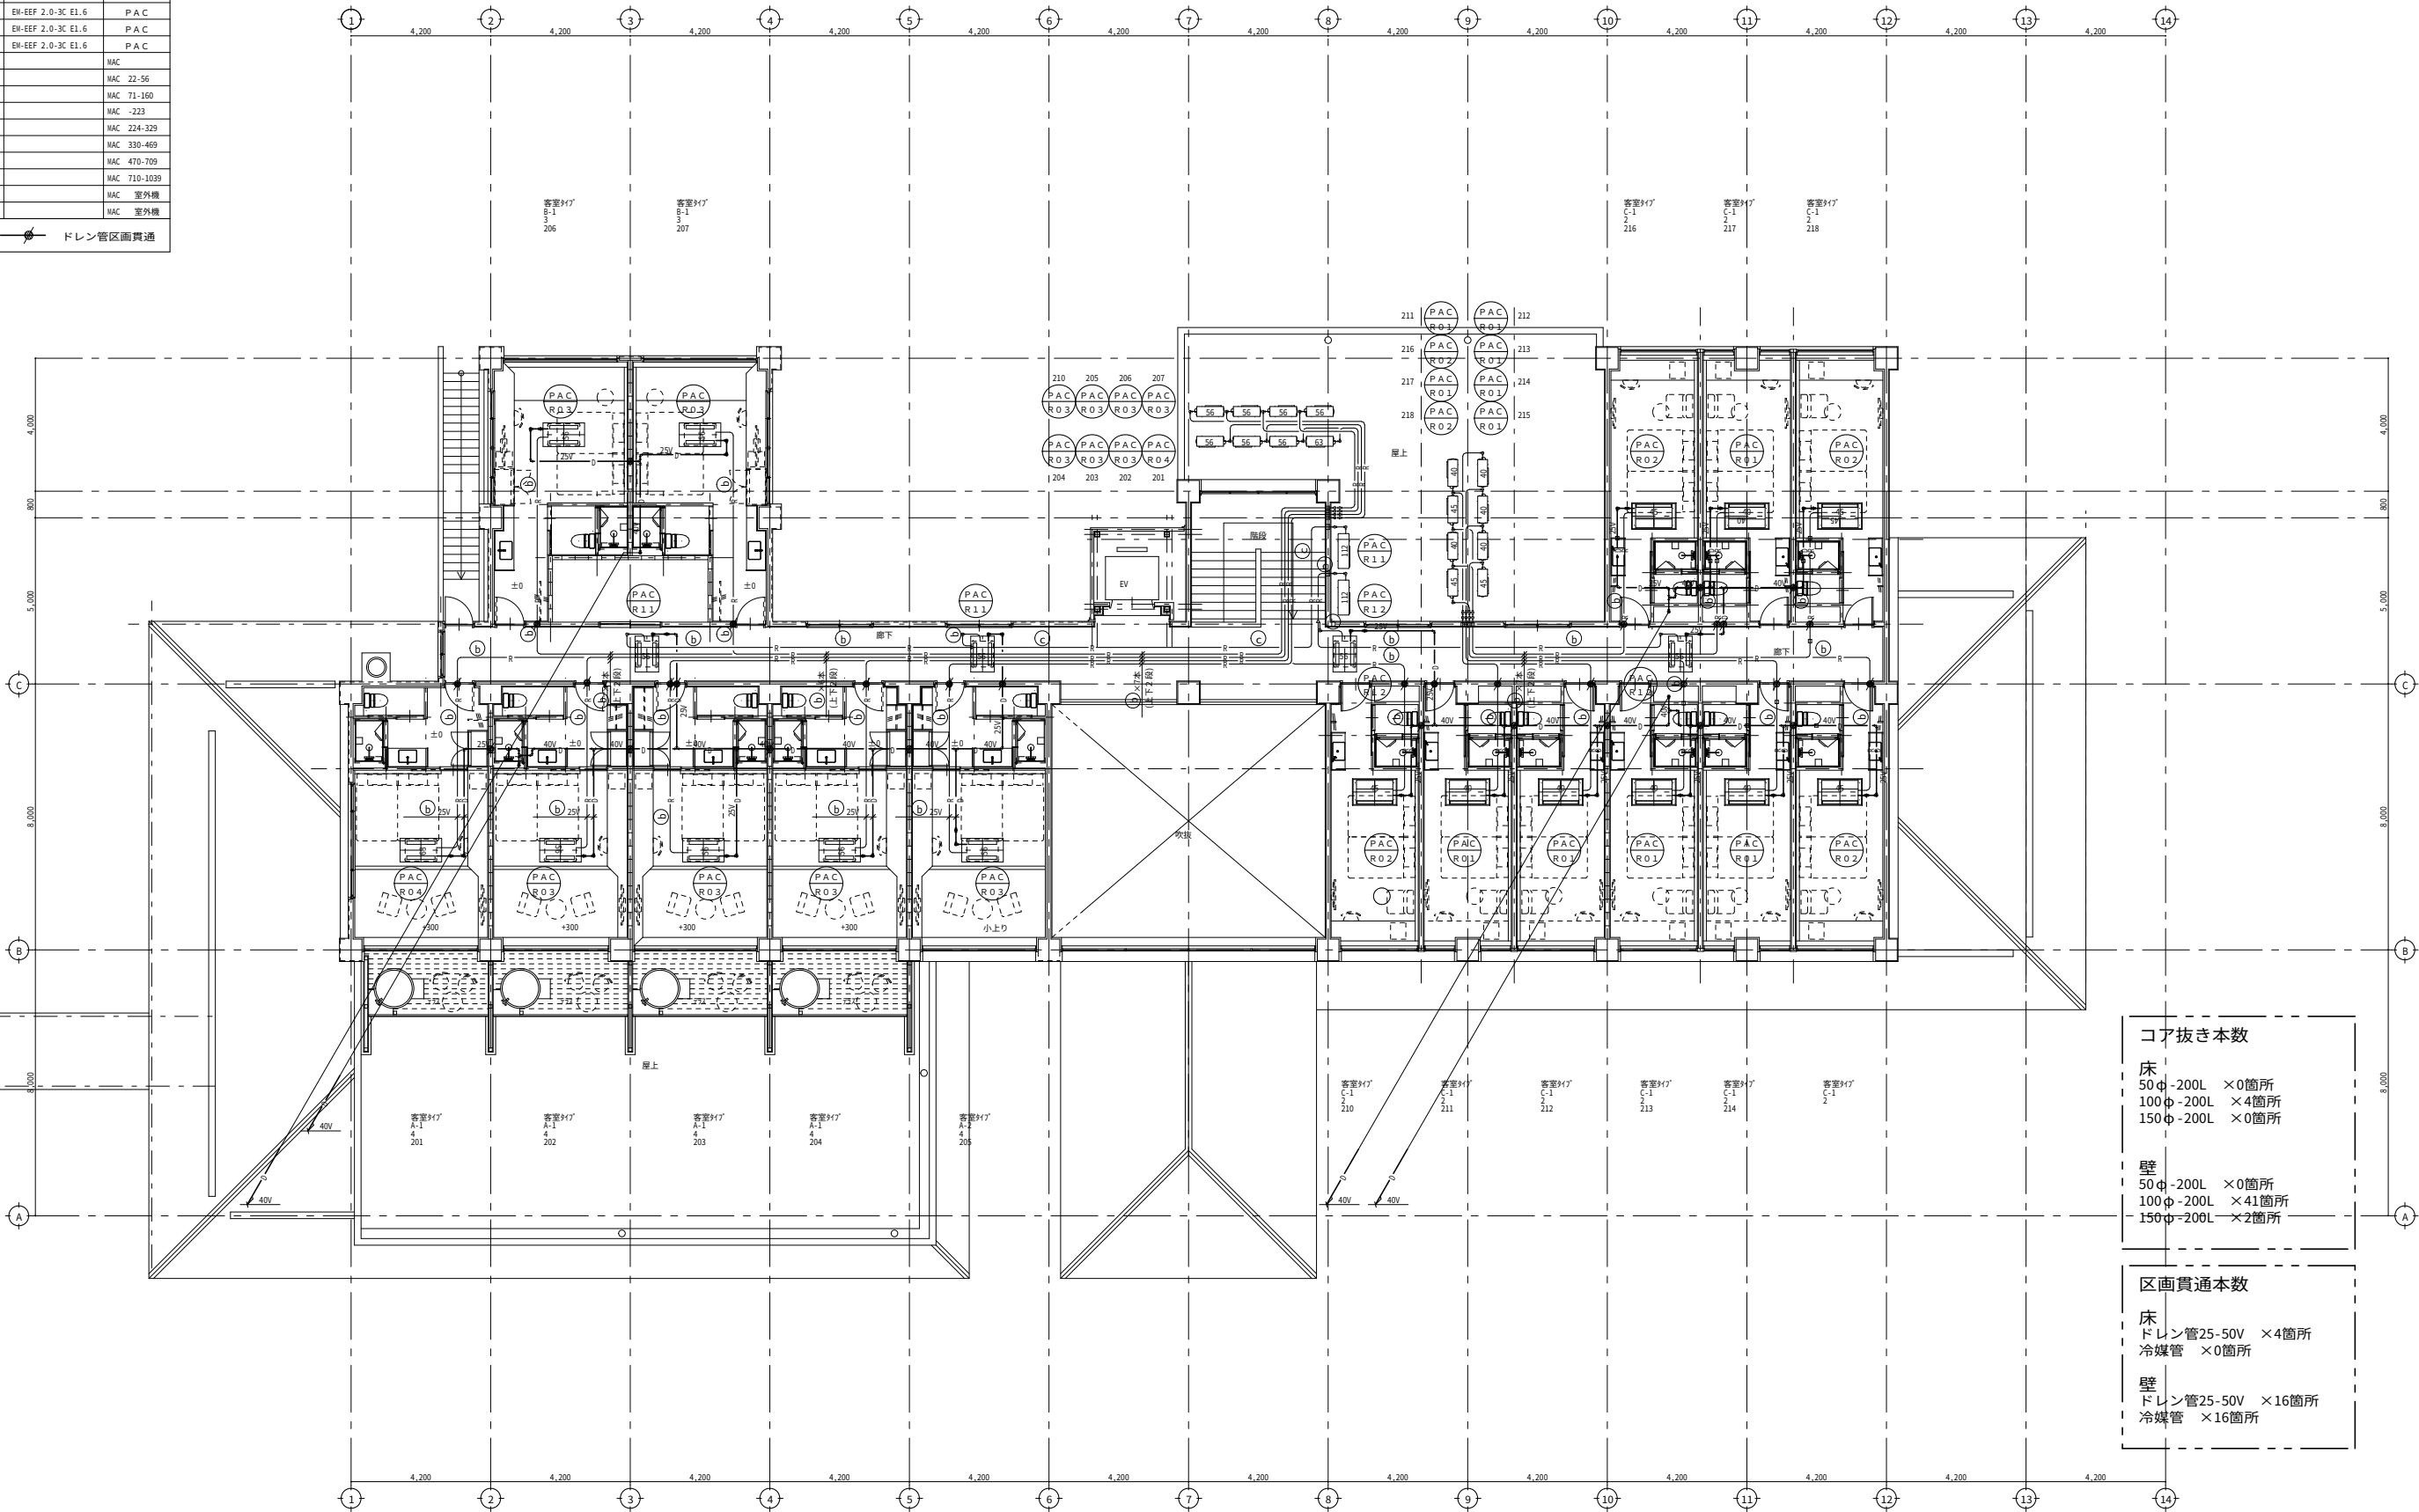

コア抜き本数
床
50φ-200L ×0箇所
100φ-200L ×4箇所
150φ-200L ×0箇所
壁
50φ-200L ×0箇所
100φ-200L ×41箇所
150φ-200L ×2箇所
区画貫通本数
床
ドレン管25-50V ×4箇所
冷媒管 ×0箇所
壁
ドレン管25-50V ×16箇所
冷媒管 ×16箇所

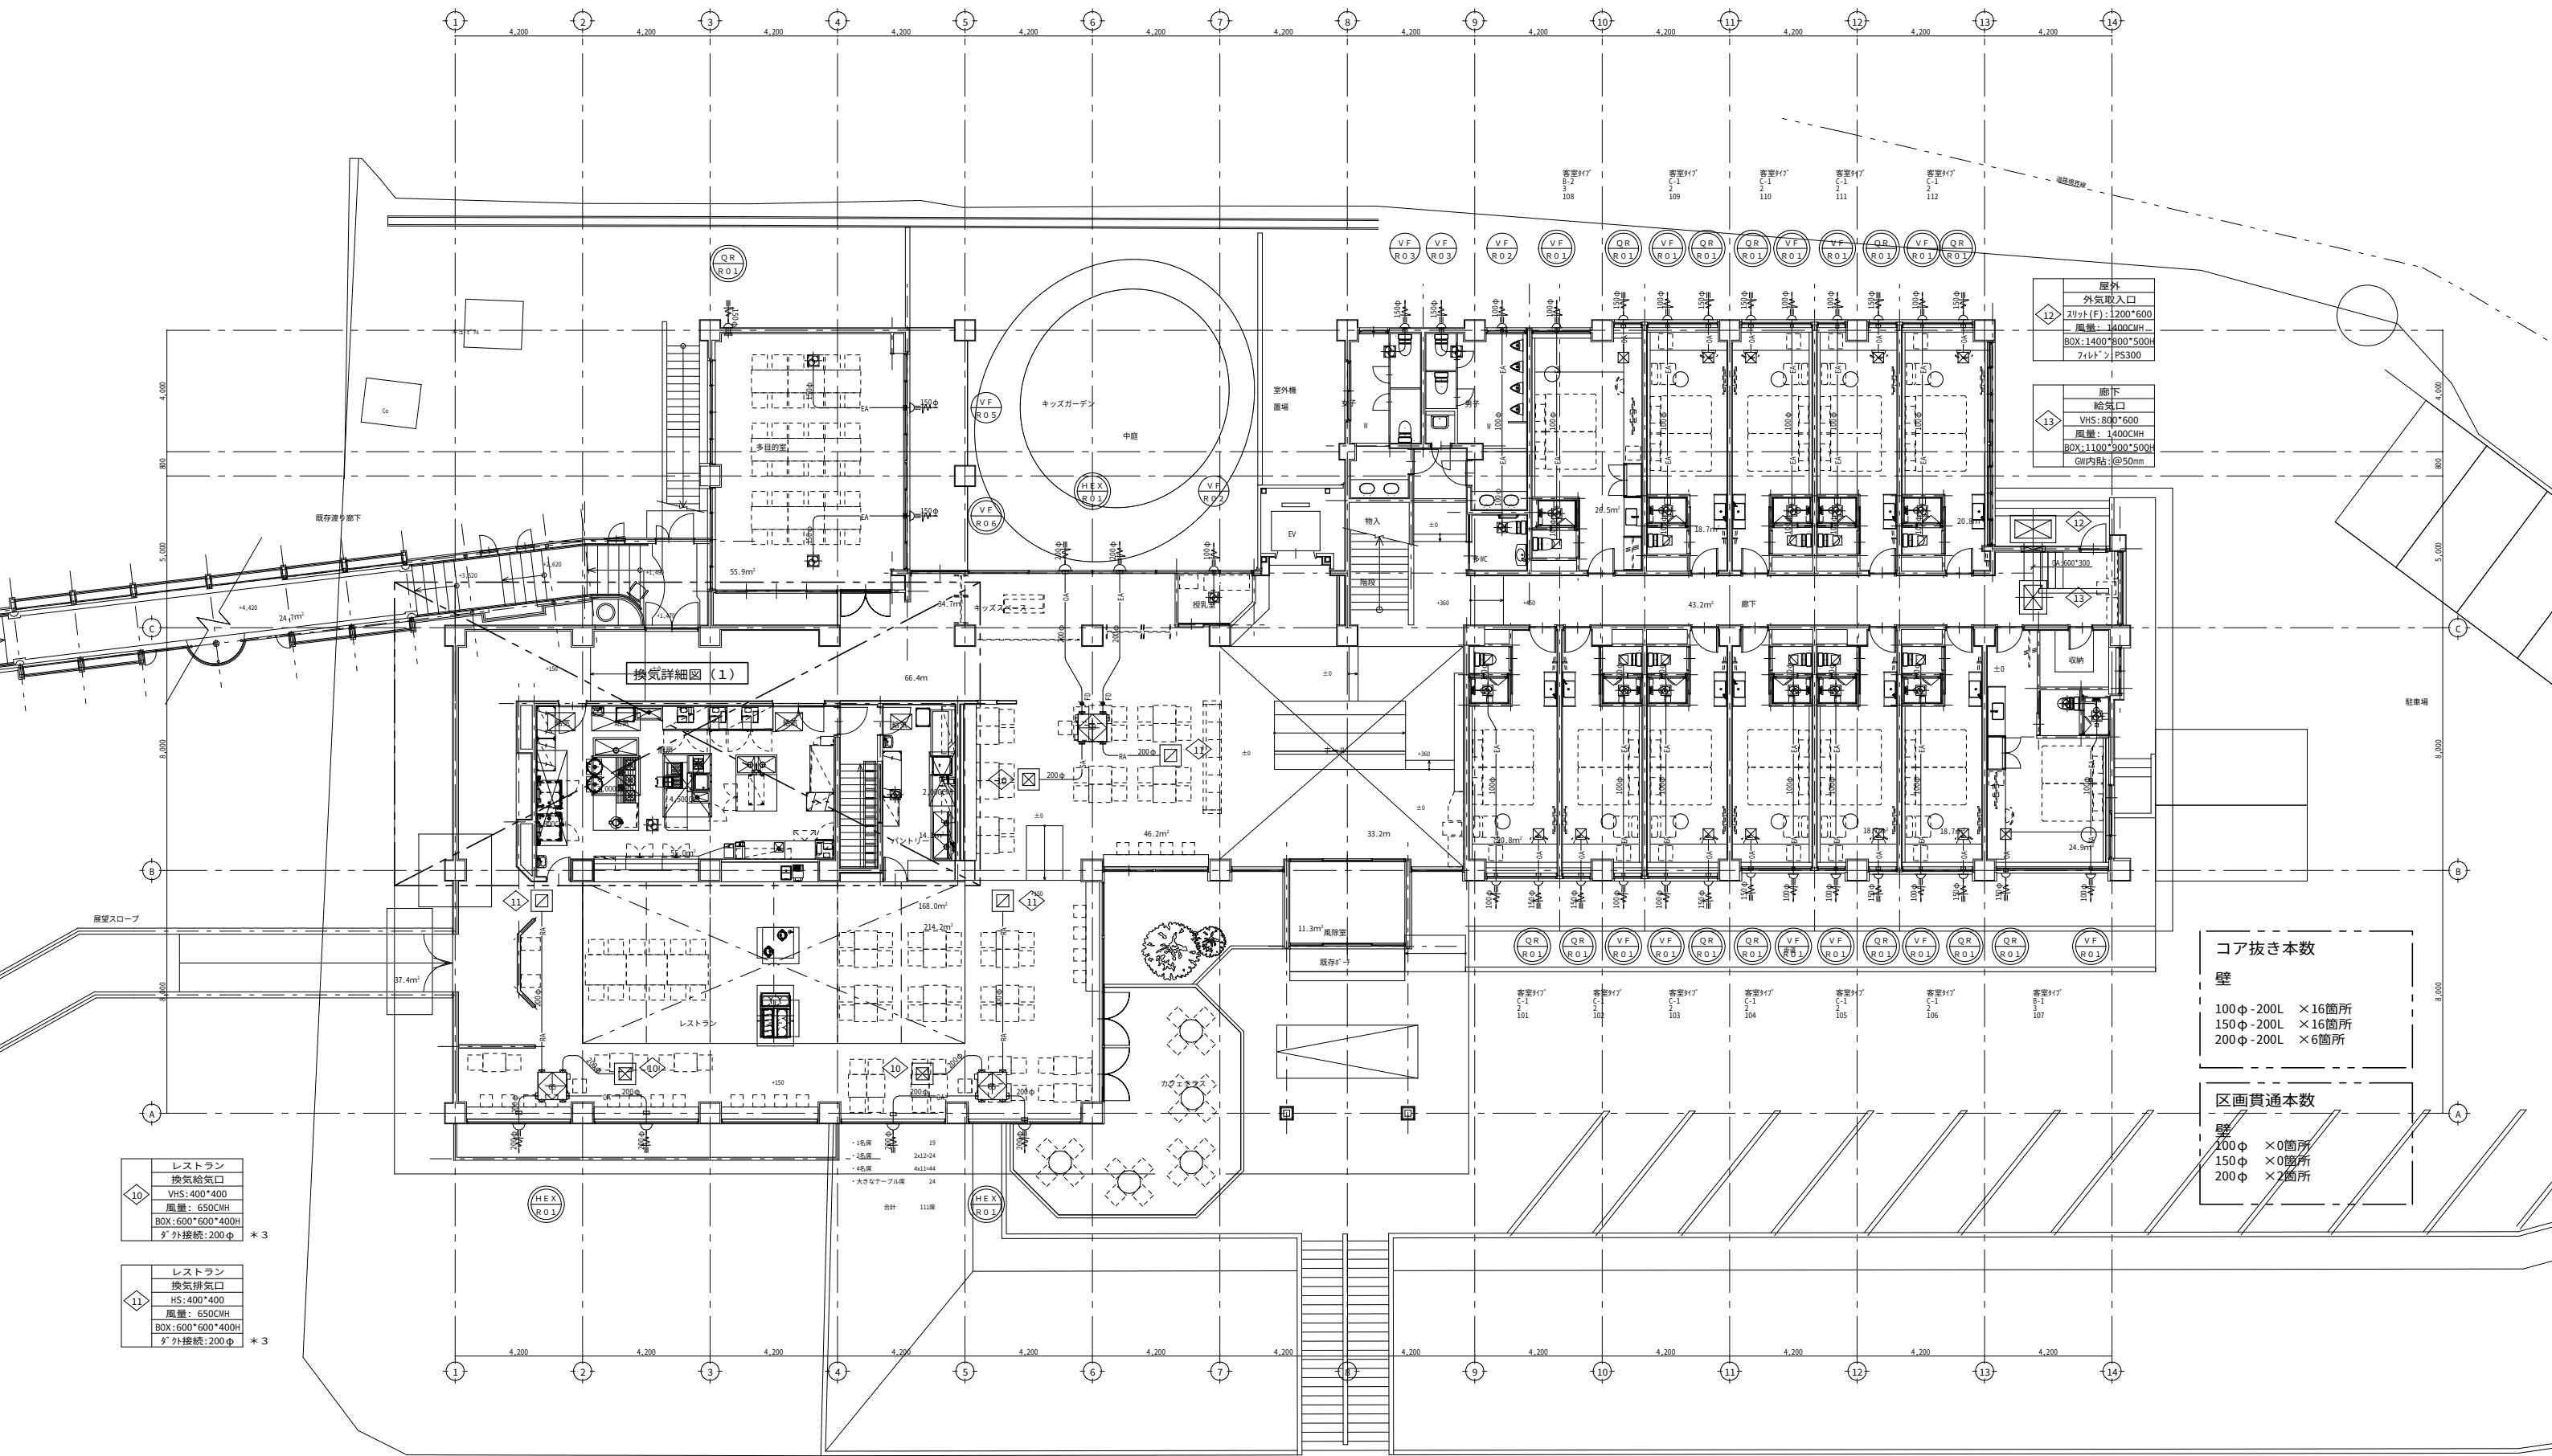

記号	名称	仕様	備考
AR	エアコンリモコン	機器付属品	
GR	エアコングループリモコン	機器付属品	
HR	全熱交換機リモコン	機器付属品	
- -	制御連絡配線	EM-CEE-S1.25sq-2C	

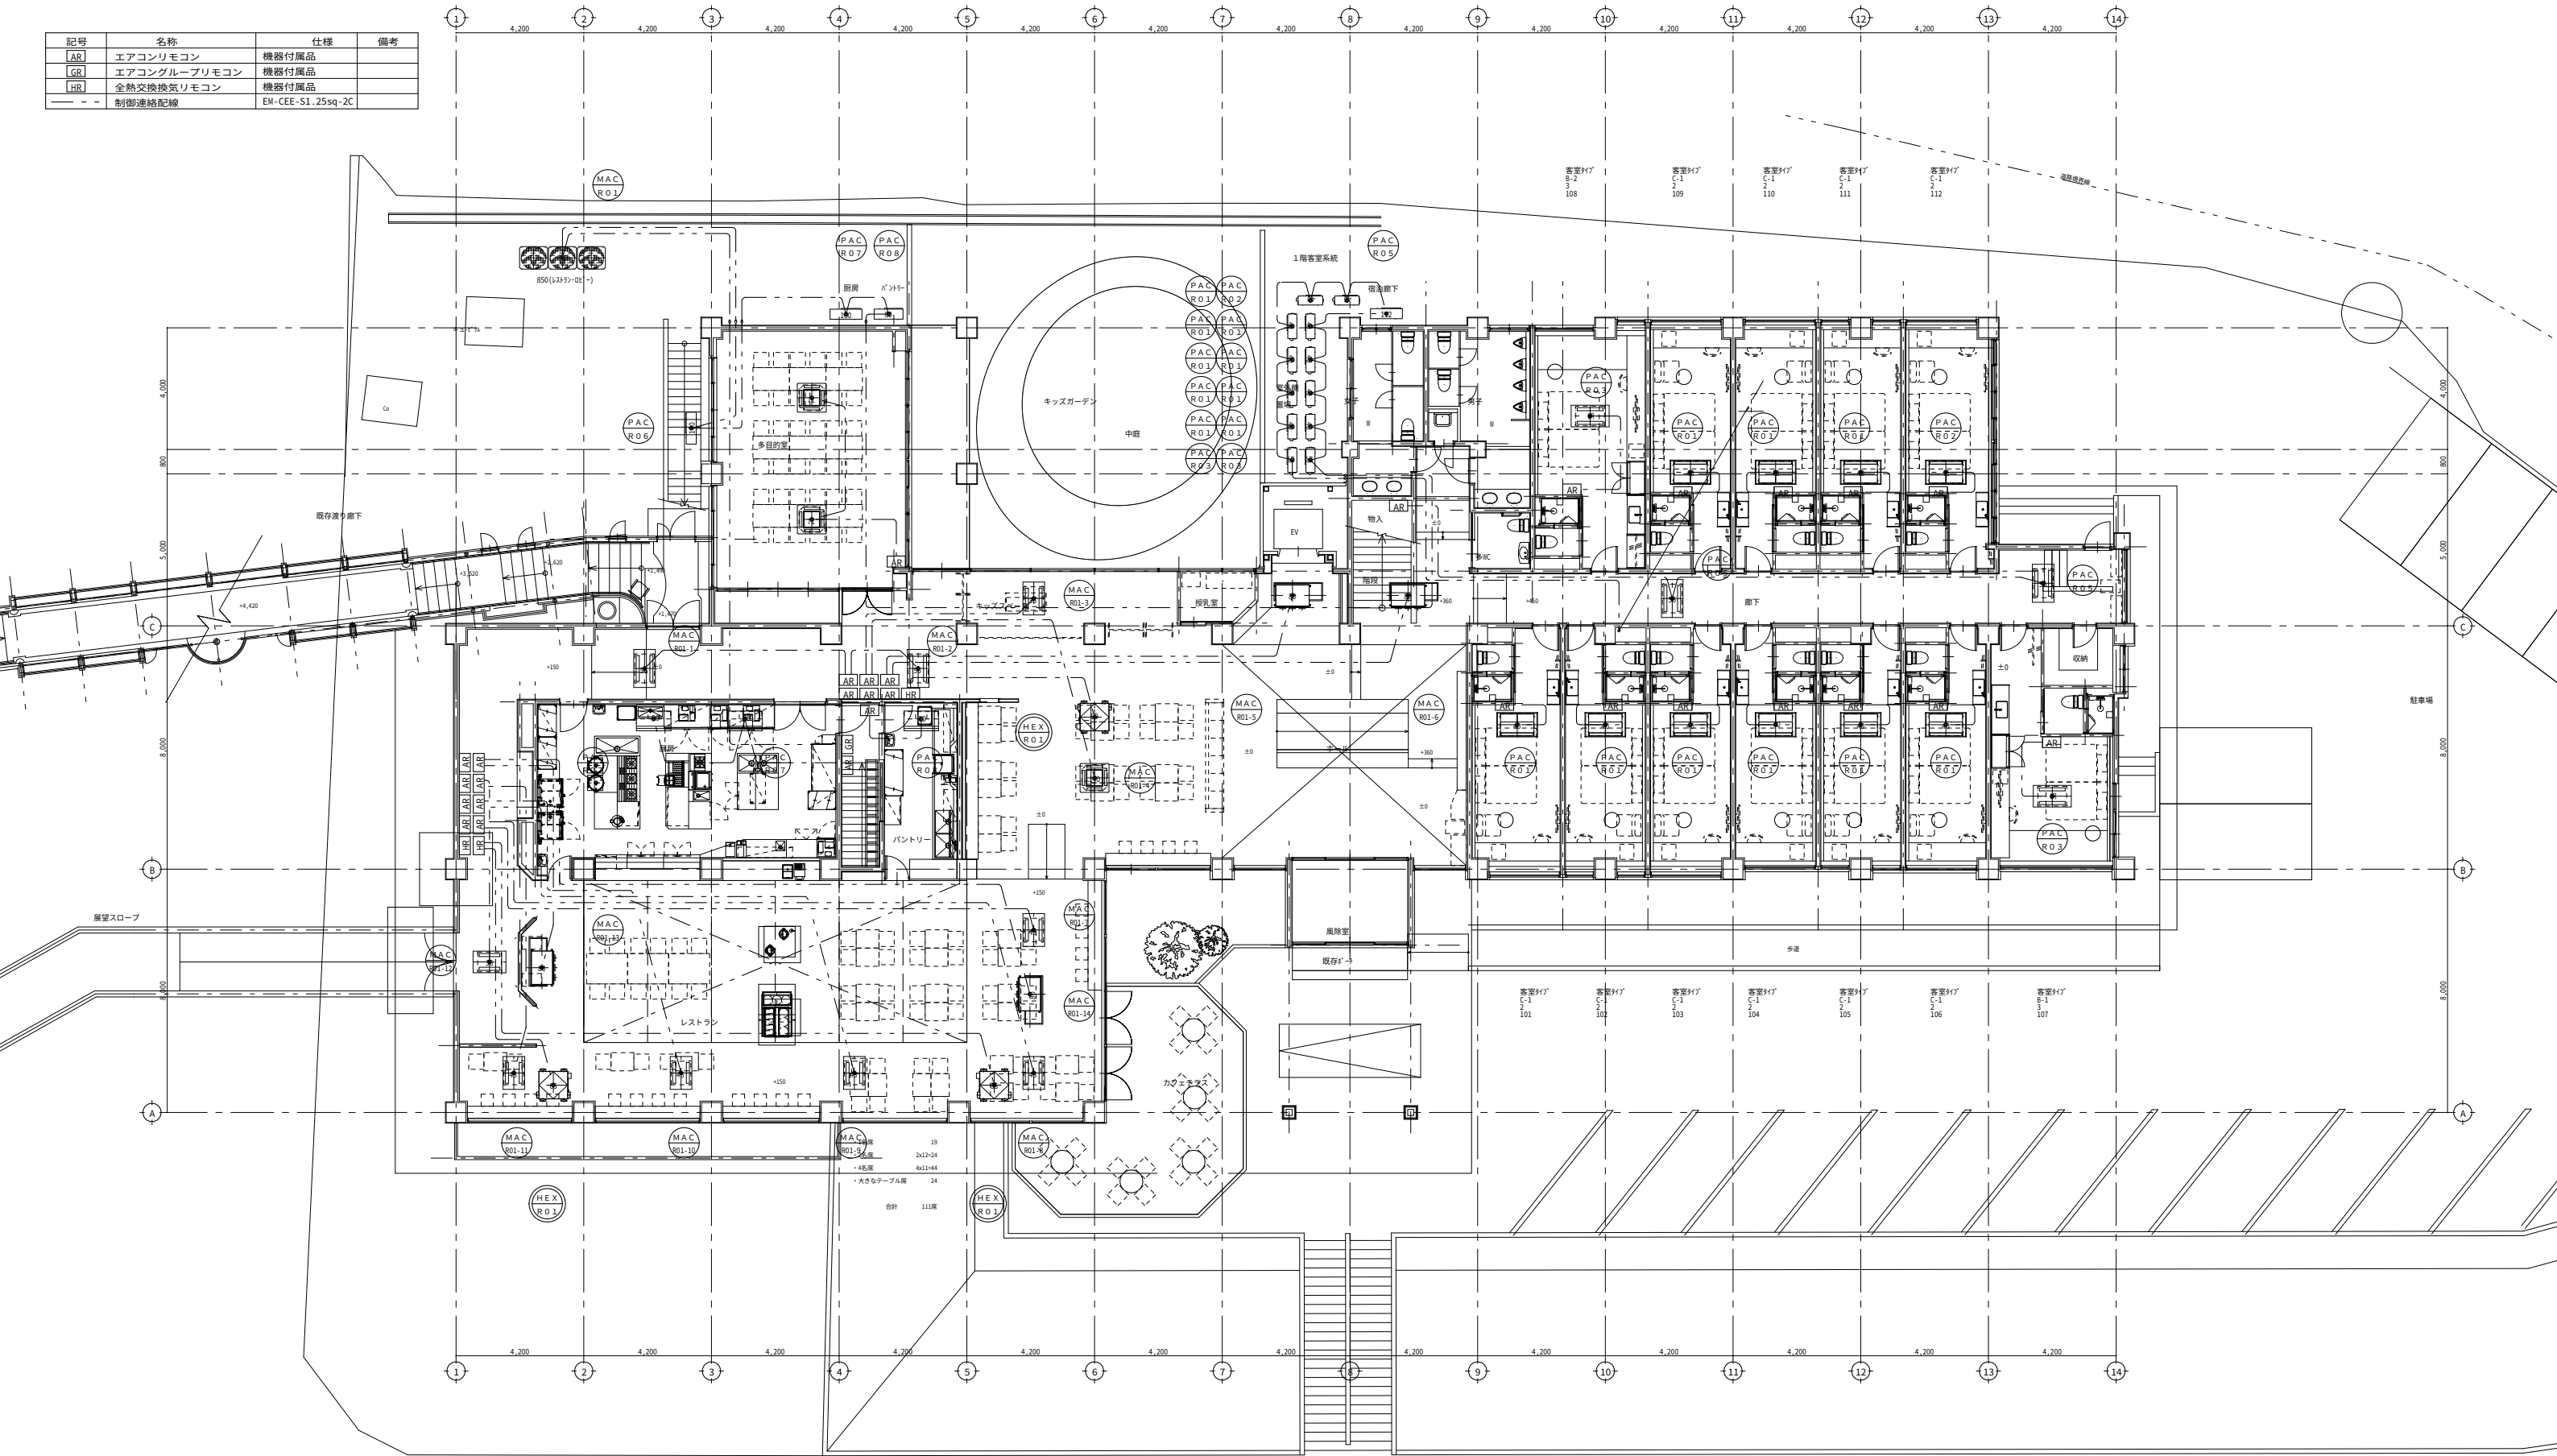

信州たかもり温泉改修工事（第1期）

1階冷暖房・換気制御設備 平面図

SCALE	DATE			
A1:1/50	2025/06			
A3:1/100				


株式会社倉橋建築計画事務所


長野県松本市野満木工1-1-30
知事登録番号(松本)G第51081号 一級建築士大臣登録第225810号 小宮山吉登

TEL(0263)26-6765 FAX(0263)28-6765

M-21

記号	名称	仕様	備考
AR	エアコンリモコン	機器付属品	
GR	エアコングループリモコン	機器付属品	
HR	全熱交換換気リモコン	機器付属品	
- -	制御連絡配線	EM-CEE-S1.25sq-2C	

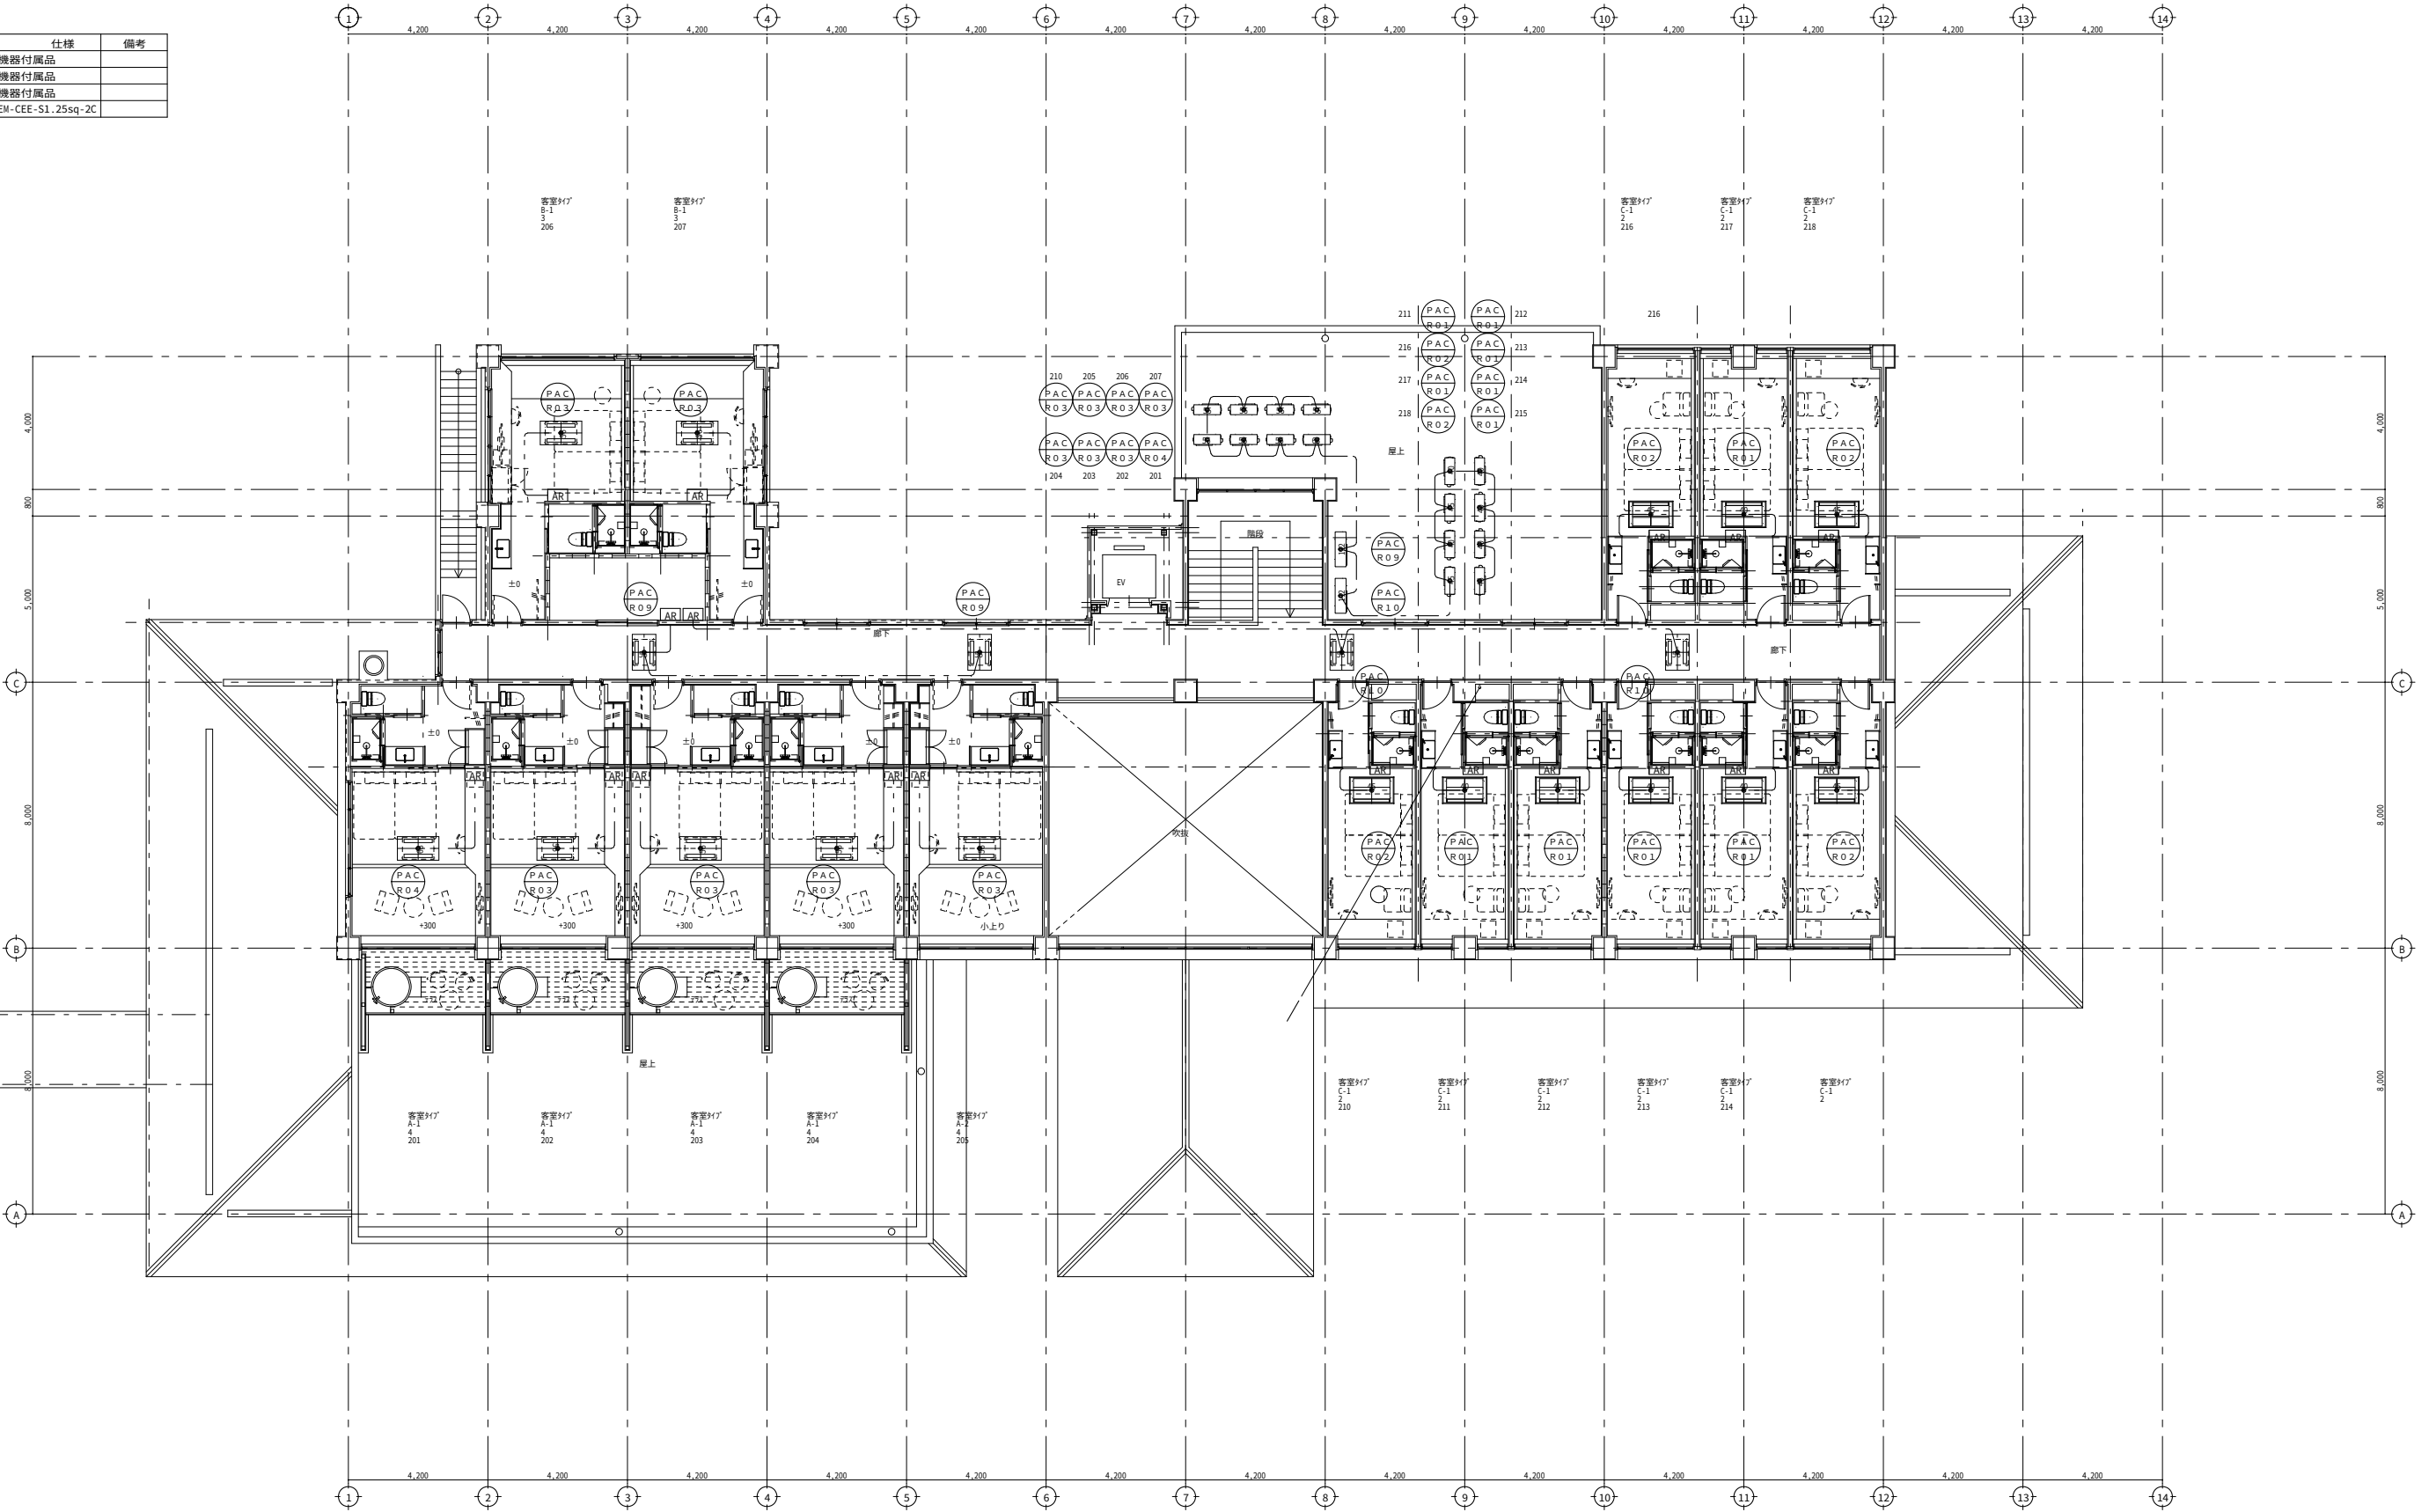

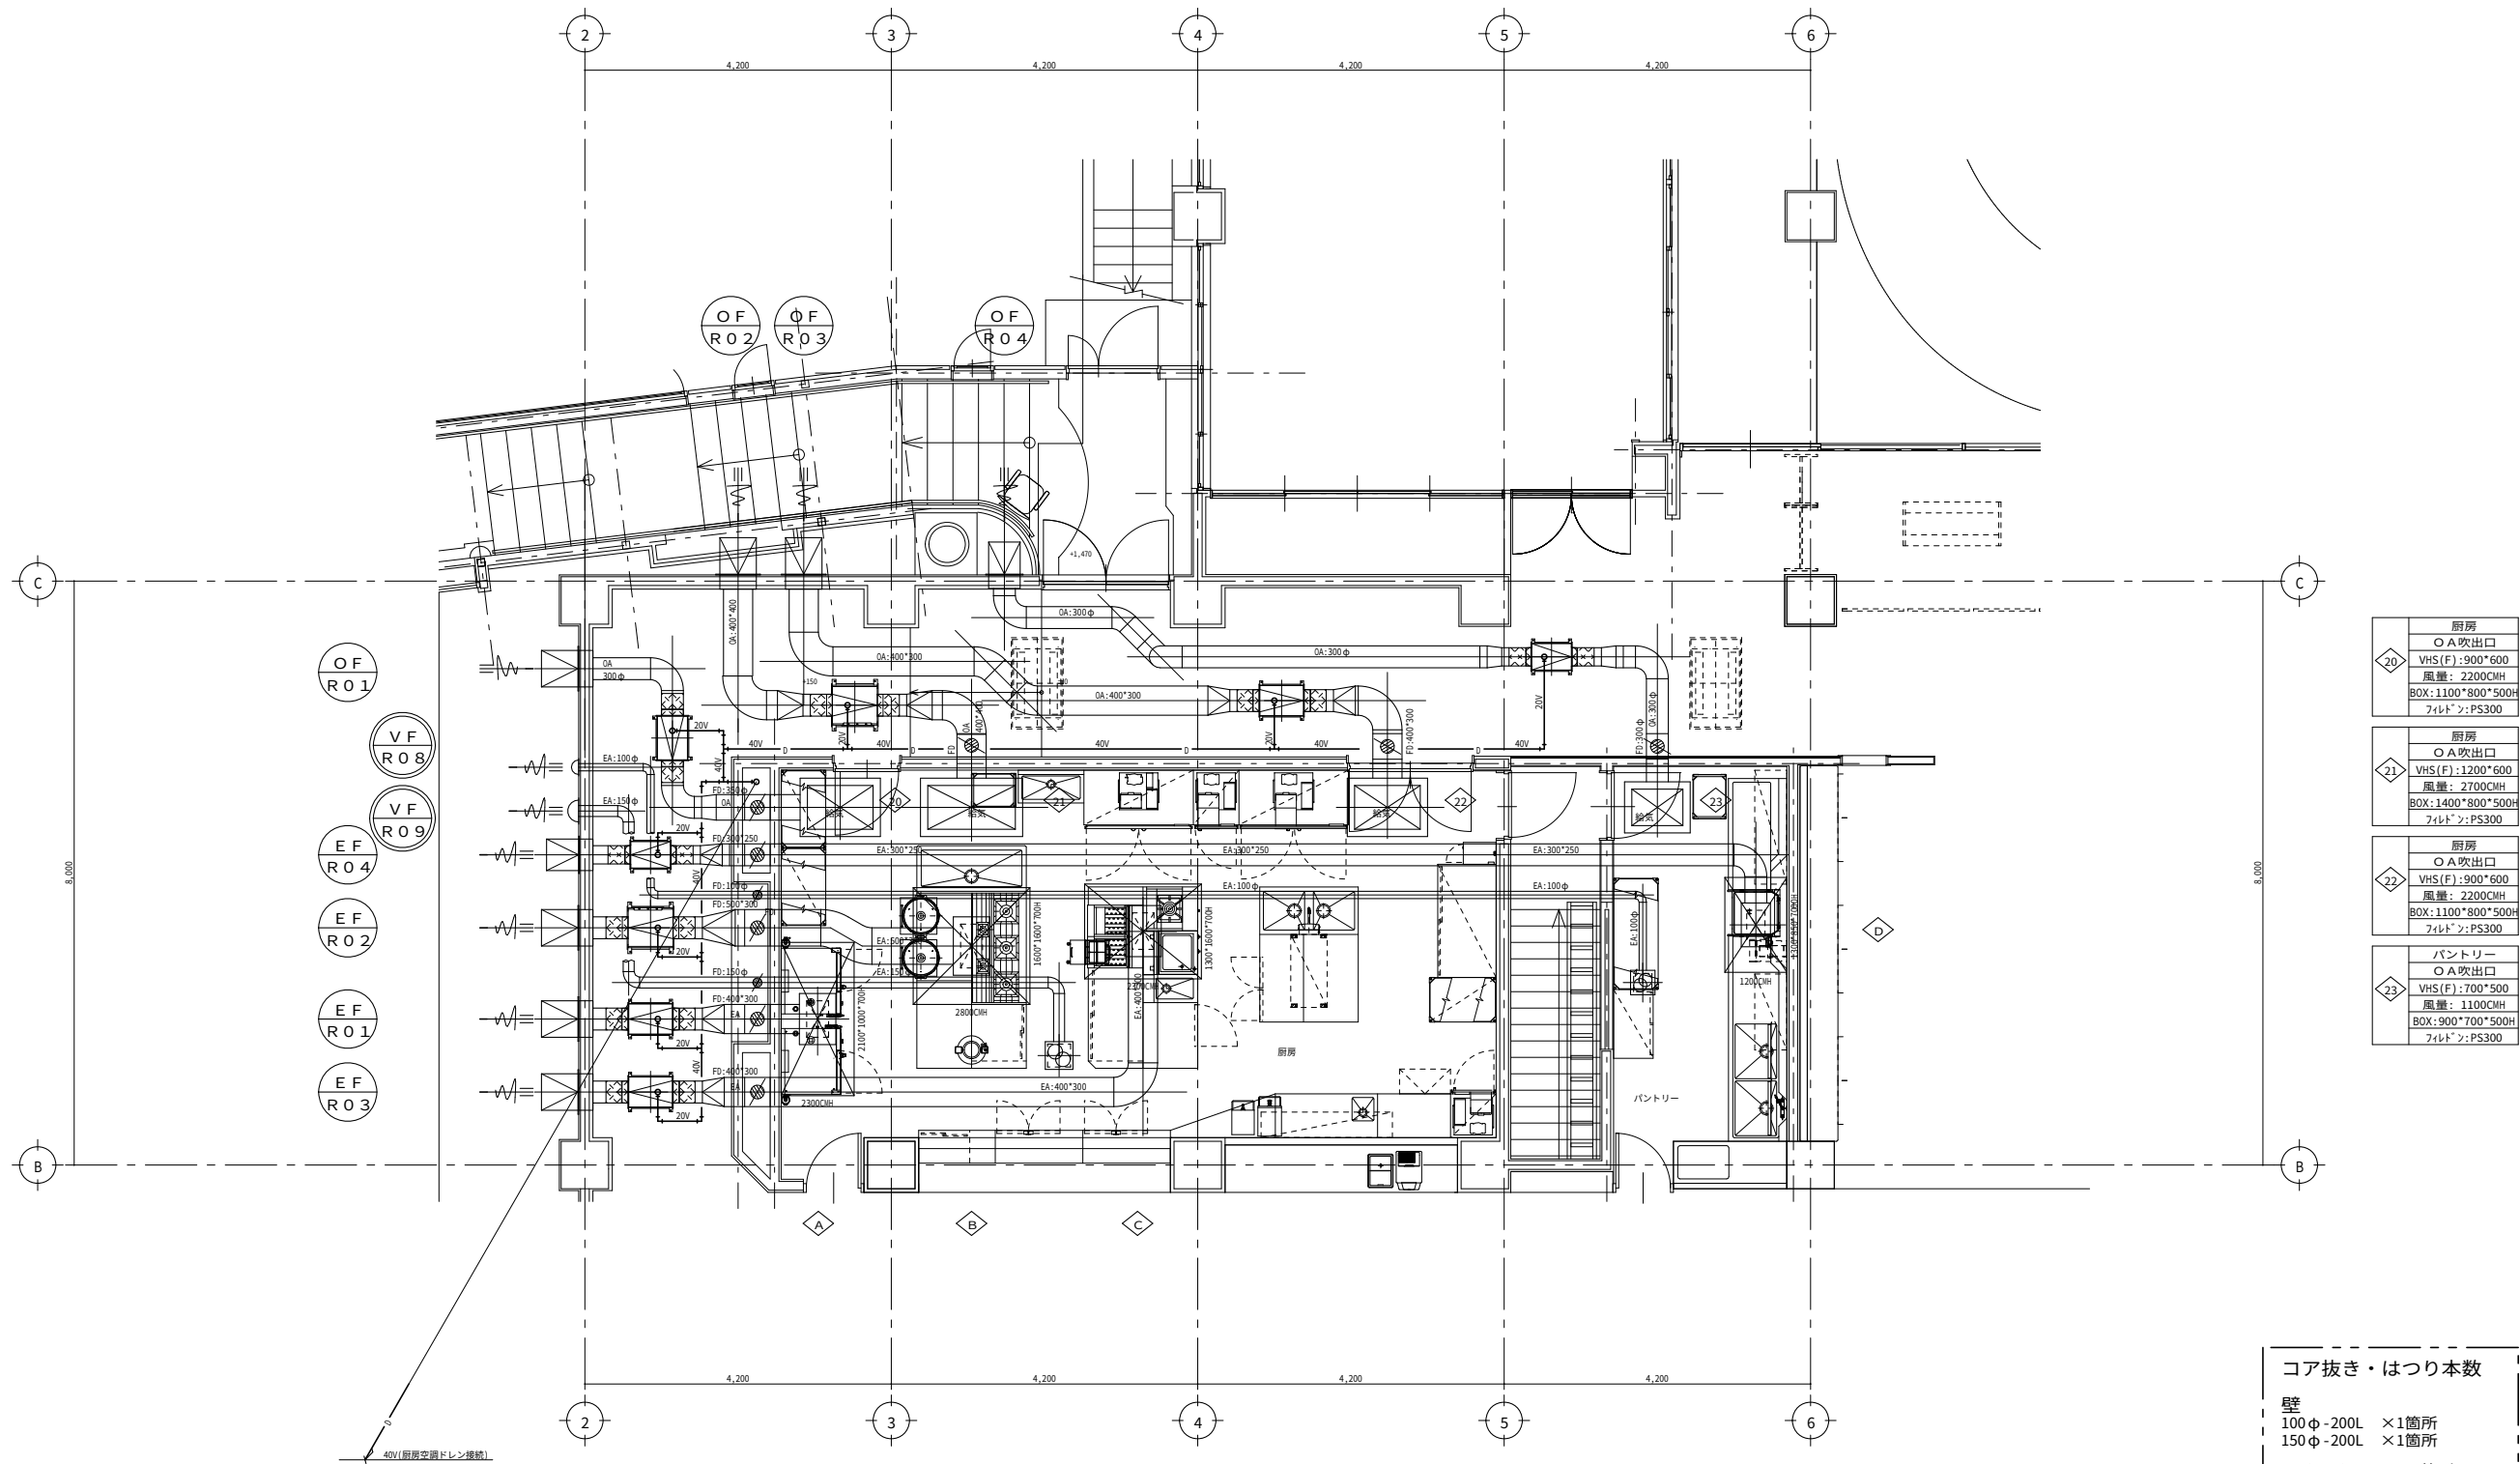

20	厨房
	○ A 吹出口
	VHS(F):900*600
	風量: 2200CMH BOX:1100*800*500H フィルタ:PS300
21	厨房
	○ A 吹出口
	VHS(F):1200*600
	風量: 2700CMH BOX:1400*800*500H フィルタ:PS300
22	厨房
	○ A 吹出口
	VHS(F):900*600
	風量: 2200CMH BOX:1100*800*500H フィルタ:PS300
23	パントリー
	○ A 吹出口
	VHS(F):700*500
	風量: 1100CMH BOX:900*700*500H フィルタ:PS300

コア抜き・はつり本数	
壁	
100φ-200L	×1箇所
150φ-200L	×1箇所
500*500*200L	×2箇所
600*600*200L	×6箇所

厨房排気フードリスト


番号	フードサイズ	G F 他	F S	設計風量 (CMH)	面風速 (m/sec)	評価	燃焼空気換気量 (CMH)		理論排ガス (k)	燃料消費量 (Q)		備考
A	2100 * 1000 * 700H	低圧損形 FSVL2-530W	FGS-5025N	2,300	0.30	≧	V=30 k Q	—	0.93	LPG	—	32:コヘﾞクォンオーブﾝ (電気式) 35:コヘﾞクォンオーブﾝ (電気式)
B	1600 * 1600 * 700H	低圧損形 FSVL2-540W	FGS-5030N	2,800	0.30	≧	V=30 k Q	2,112	0.93	LPG	75.7KW	25:ガｽﾀｰﾌﾞﾙ (Q:55.3KW) 30:炊飯器 (Q:10.2KW) × 2 台
C	1300 * 1600 * 700H	低圧損形 FSVL2-540W	FGS-5025N	2,300	0.31	≧	V=30 k Q	1,473	0.93	LPG	52.8KW	13:ガｽﾌﾗｲﾔｰ (Q:8.7KW) × 2 台 21:角槽型うどん釜 (Q:21.4KW) 23:ｽｰﾌﾟﾚﾝｼﾞ (Q:14.0KW)
D	1300 * 850 * 700H	吸込ｸﾞﾘﾙ 400*250		1,200	0.30	≧	V=30 k Q	812	0.93	LPG	29.1KW	56:食器洗浄機 (Q:29.1KW)


機 器 表


ファンコイルユニット
(FC1～6)撤去済み
現地無し



記号	器具名	参考品番	数	仕様
B01	真空式温水ヒ-タ-	ASV-2501 S	1	110V交流 1回路 定格出力 250,000 kcal/h 電圧 3φ 200V 0.77kW 110V交流 2回路 定格出力 250,000 kcal/h 電圧 3φ 200V 0.77kW SUS444製 容積 3,000ℓ ヒ-タ-の寸法 50" x 11" x 50" + ヒ-タ-の寸法 基礎 サイズ 50" x 250" x 11" 3φ 200V 0.75kW
B02	"	ASV-2501 W	1	110V交流 2回路 定格出力 250,000 kcal/h 電圧 3φ 200V 0.77kW SUS444製 容積 3,000ℓ ヒ-タ-の寸法 50" x 11" x 50" + ヒ-タ-の寸法 基礎 サイズ 50" x 250" x 11" 3φ 200V 0.4kW
HT	貯湯槽	TS-30	1	容積 3,000ℓ ヒ-タ-の寸法 50" x 11" x 50" + ヒ-タ-の寸法 基礎 サイズ 50" x 250" x 11" 3φ 200V 0.75kW
P1	給湯一次ポンプ	50LPD6.75	1	50" x 250" x 11" 3φ 200V 0.75kW
P2	給湯二次ポンプ	32LPD6.4	1	32" x 40" x 16" 3φ 200V 0.4kW
P3	給湯三次ポンプ	32x32FSSF6.75	1	32" x 150" x 15" 3φ 200V 0.75kW 基礎寸法 21.5" x 21.5" x 21.5" 流量 3φ 200V 1.5 kW 加圧能力 0.25 MPa ヒ-タ-の寸法 50" x 11" x 50" + ヒ-タ-の寸法 基礎 サイズ 50" x 250" x 11" 3φ 200V 0.75kW
C1	温度計	K-800 K	2	温度計 ヒ-タ-の寸法 50" x 11" x 50" + ヒ-タ-の寸法 基礎 サイズ 50" x 250" x 11" 3φ 200V 0.75kW
EXT2	密閉循環タンク	O-80	1	容量 80ℓ ヒ-タ-の寸法 50" x 11" x 50" + ヒ-タ-の寸法 基礎 サイズ 50" x 250" x 11" 3φ 200V 0.75kW
SF	サイクル扇	CY 30-Ca	2	容量 30ℓ ヒ-タ-の寸法 50" x 11" x 50" + ヒ-タ-の寸法 基礎 サイズ 50" x 250" x 11" 3φ 200V 0.75kW
F1	ヒ-タ-	V-602F	1	容量 60ℓ ヒ-タ-の寸法 50" x 11" x 50" + ヒ-タ-の寸法 基礎 サイズ 50" x 250" x 11" 3φ 200V 0.75kW
F2	換気扇	EX-25LK2C	2	容量 25ℓ ヒ-タ-の寸法 50" x 11" x 50" + ヒ-タ-の寸法 基礎 サイズ 50" x 250" x 11" 3φ 200V 0.75kW
F3	タクト用換気扇	VD-10Z3	6	容量 10ℓ ヒ-タ-の寸法 50" x 11" x 50" + ヒ-タ-の寸法 基礎 サイズ 50" x 250" x 11" 3φ 200V 0.75kW
F4	"	VD-13Z3	5	容量 13ℓ ヒ-タ-の寸法 50" x 11" x 50" + ヒ-タ-の寸法 基礎 サイズ 50" x 250" x 11" 3φ 200V 0.75kW
F5	"	VD-15Z5C	6	容量 15ℓ ヒ-タ-の寸法 50" x 11" x 50" + ヒ-タ-の寸法 基礎 サイズ 50" x 250" x 11" 3φ 200V 0.75kW
F6	"	VD-18Z5C	2	容量 18ℓ ヒ-タ-の寸法 50" x 11" x 50" + ヒ-タ-の寸法 基礎 サイズ 50" x 250" x 11" 3φ 200V 0.75kW
F7	"	VD-18ZXP2-W	9	容量 18ℓ ヒ-タ-の寸法 50" x 11" x 50" + ヒ-タ-の寸法 基礎 サイズ 50" x 250" x 11" 3φ 200V 0.75kW
F8	"	VD-18Z52	2	容量 18ℓ ヒ-タ-の寸法 50" x 11" x 50" + ヒ-タ-の寸法 基礎 サイズ 50" x 250" x 11" 3φ 200V 0.75kW
F9	"	VD-18ZX2-XC	4	容量 18ℓ ヒ-タ-の寸法 50" x 11" x 50" + ヒ-タ-の寸法 基礎 サイズ 50" x 250" x 11" 3φ 200V 0.75kW
F10	シロコファン	BFS-20CSK	4	容量 20ℓ ヒ-タ-の寸法 50" x 11" x 50" + ヒ-タ-の寸法 基礎 サイズ 50" x 250" x 11" 3φ 200V 0.75kW
F11	有圧扇	EF-35CSA	1	容量 35ℓ ヒ-タ-の寸法 50" x 11" x 50" + ヒ-タ-の寸法 基礎 サイズ 50" x 250" x 11" 3φ 200V 0.75kW
F12	有圧扇	EF-35DSA	1	容量 35ℓ ヒ-タ-の寸法 50" x 11" x 50" + ヒ-タ-の寸法 基礎 サイズ 50" x 250" x 11" 3φ 200V 0.75kW
F13	有圧扇	PFT-25AS	1	容量 25ℓ ヒ-タ-の寸法 50" x 11" x 50" + ヒ-タ-の寸法 基礎 サイズ 50" x 250" x 11" 3φ 200V 0.75kW
F14	有圧扇	EF-25ASA	1	容量 25ℓ ヒ-タ-の寸法 50" x 11" x 50" + ヒ-タ-の寸法 基礎 サイズ 50" x 250" x 11" 3φ 200V 0.75kW
F15	有圧扇	EF-35CSA	2	容量 35ℓ ヒ-タ-の寸法 50" x 11" x 50" + ヒ-タ-の寸法 基礎 サイズ 50" x 250" x 11" 3φ 200V 0.75kW

年月日	特				鈴木建築設計事務所 図名 給排水衛生、空調設備図 機器表	工事名 高森町サイクリングターミナル新築工事	NO. P-9 17
所長	部長	課長	主任	製図			
長野県飯田市大王路2の21 TEL 0265-22-6501(代) FAX 0265-24-9974					1級建築士事務所 登録第(一)001201号 登録第50335号 根石忠生	縮尺	

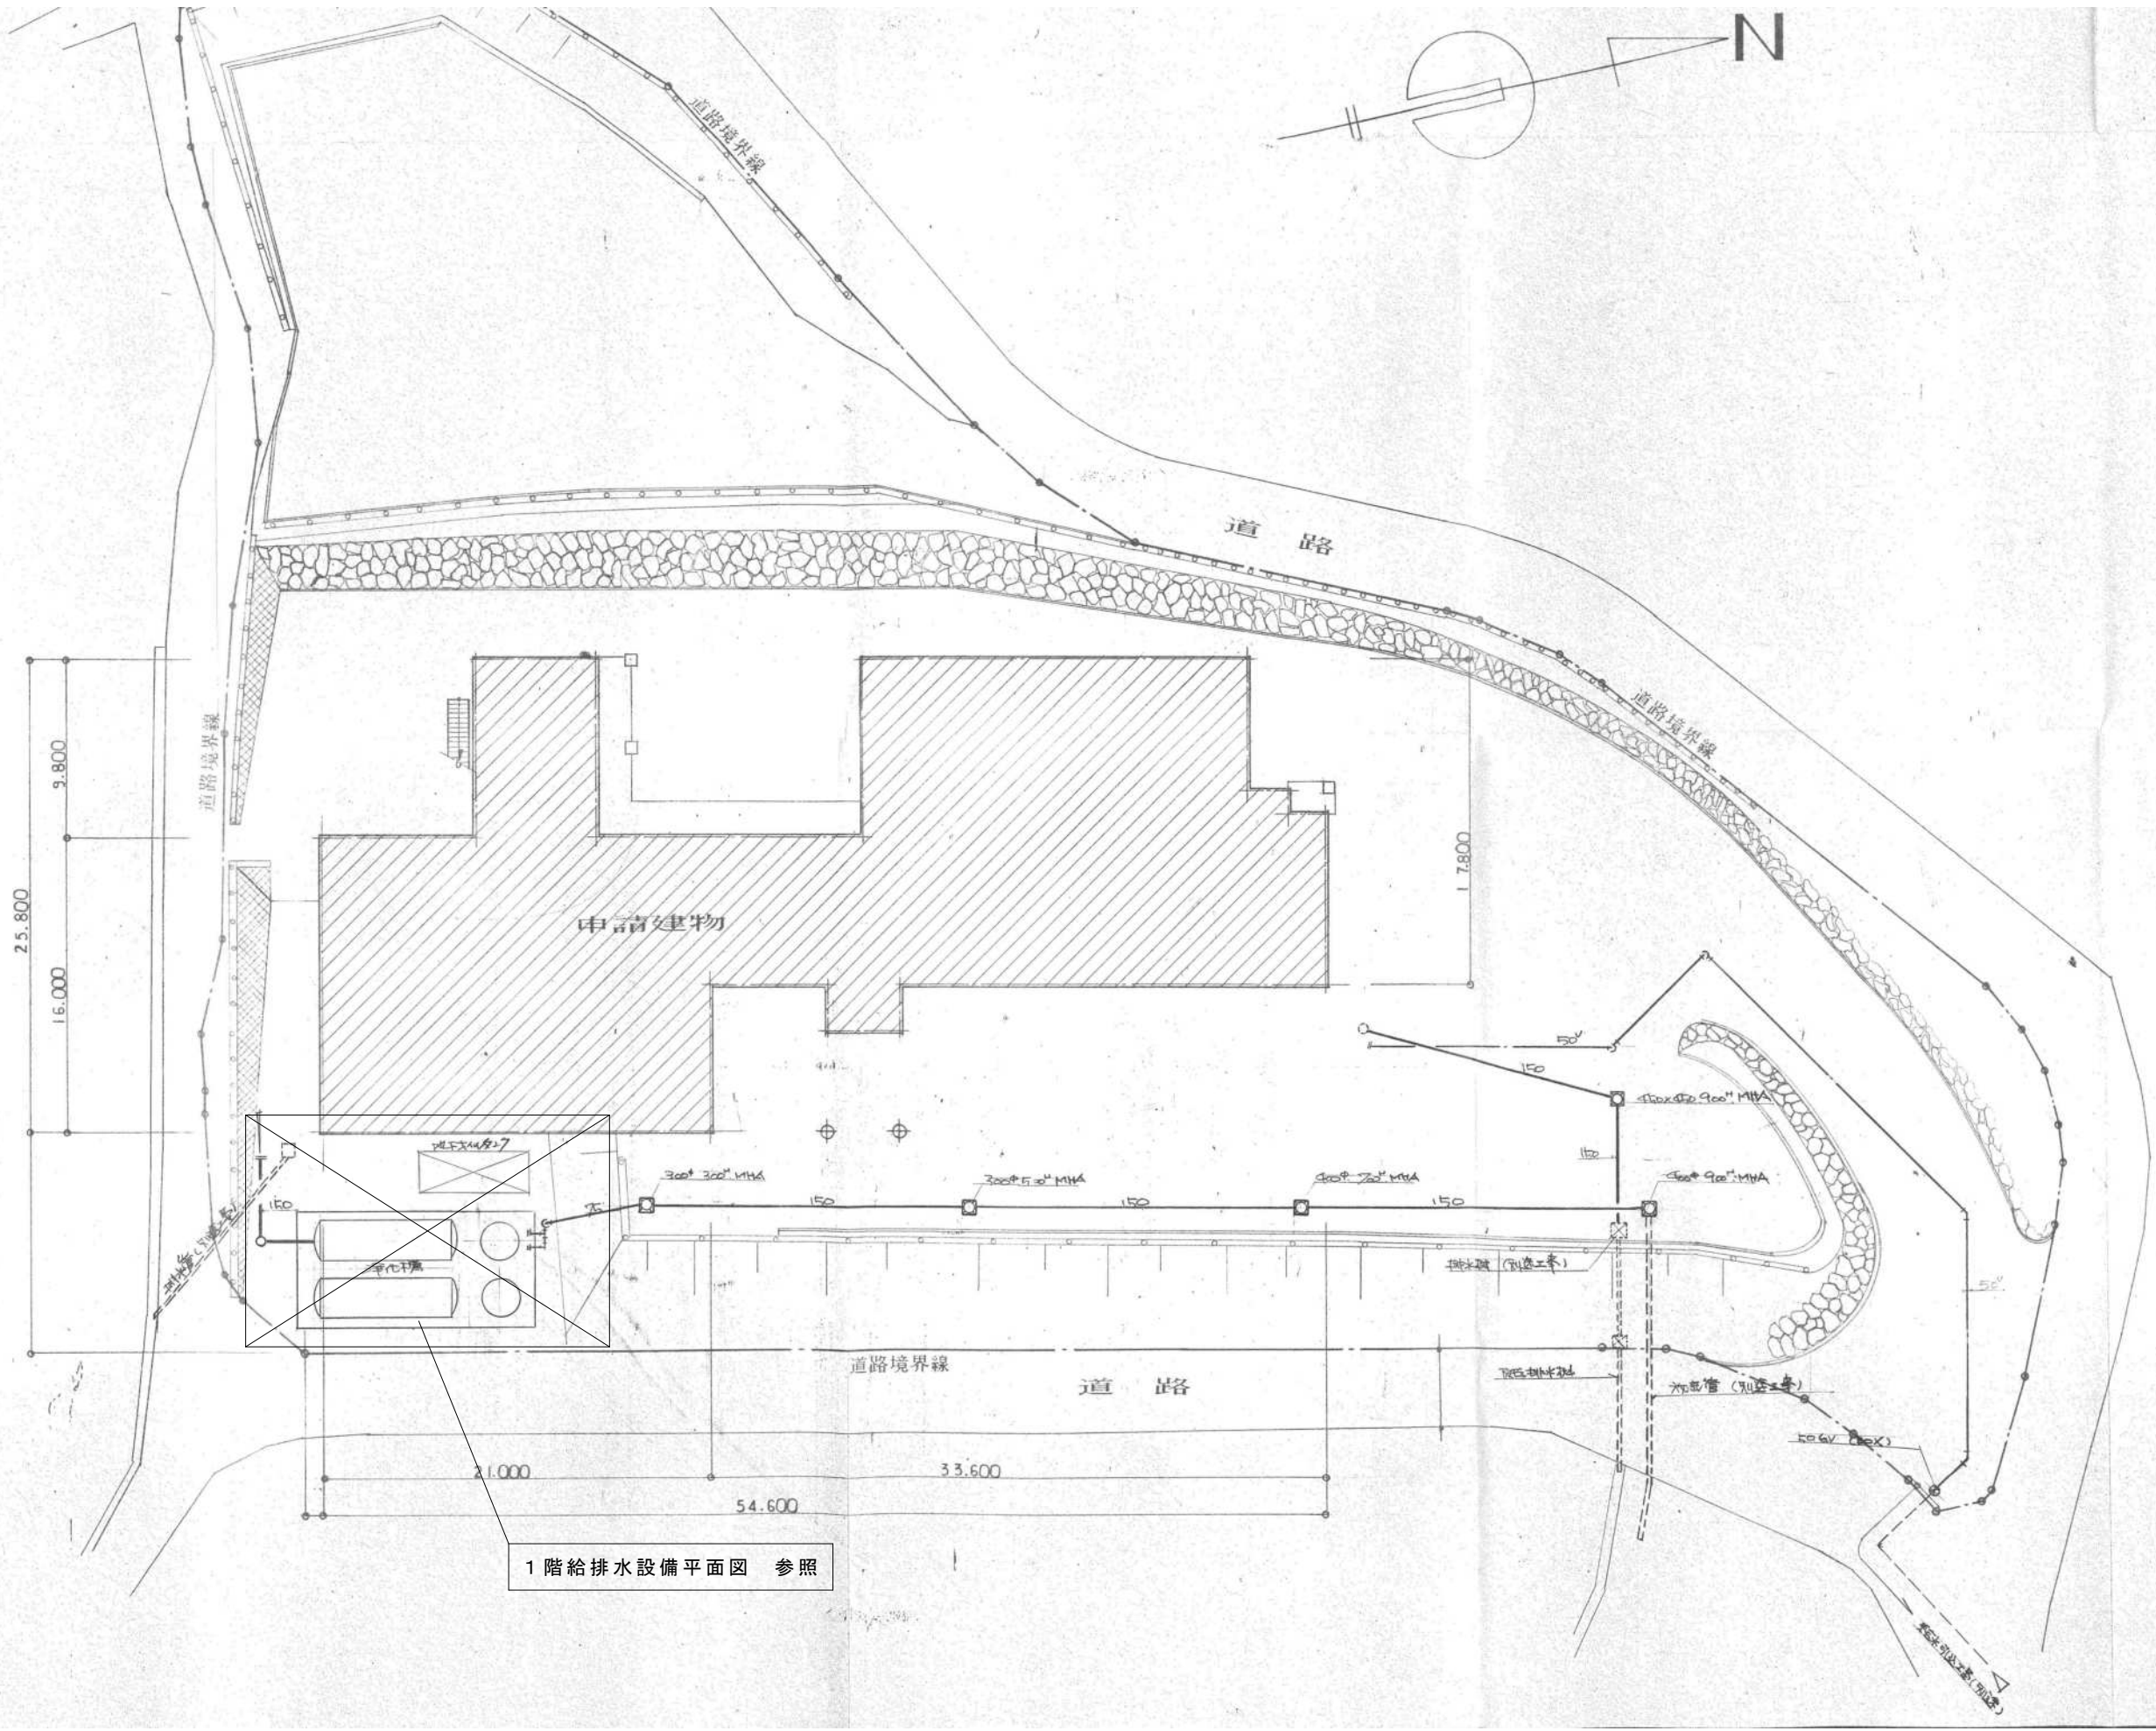

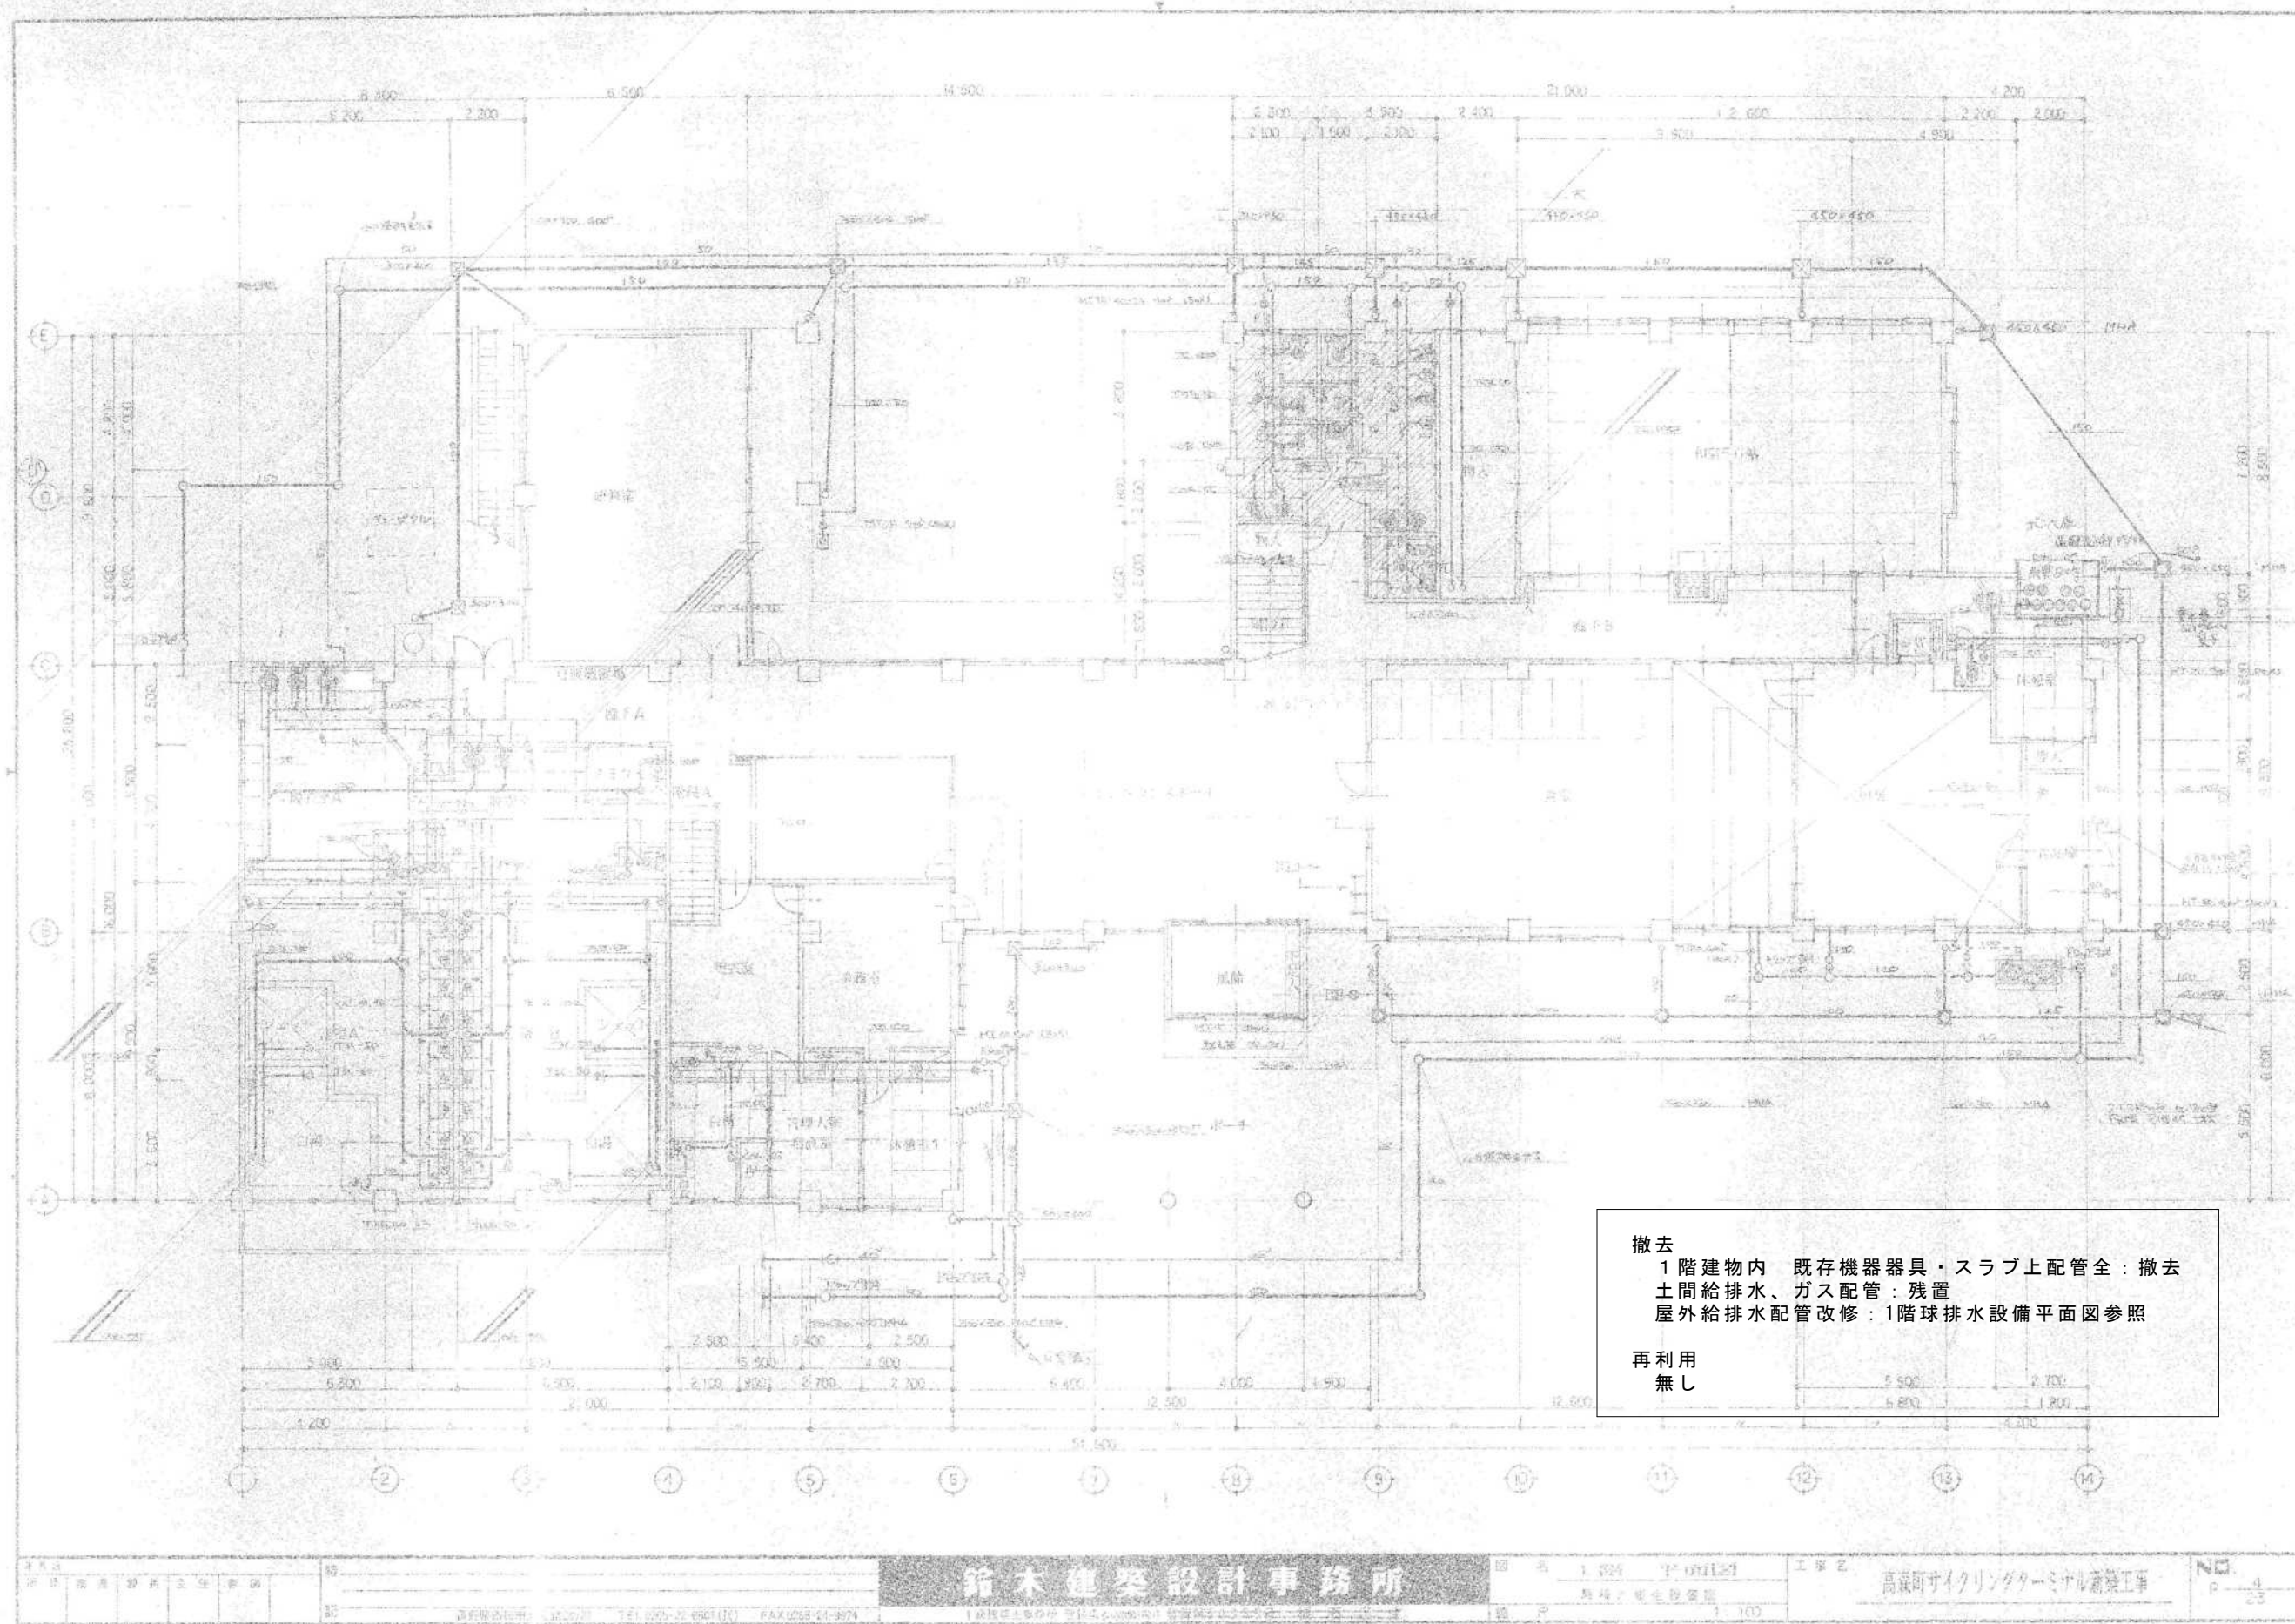

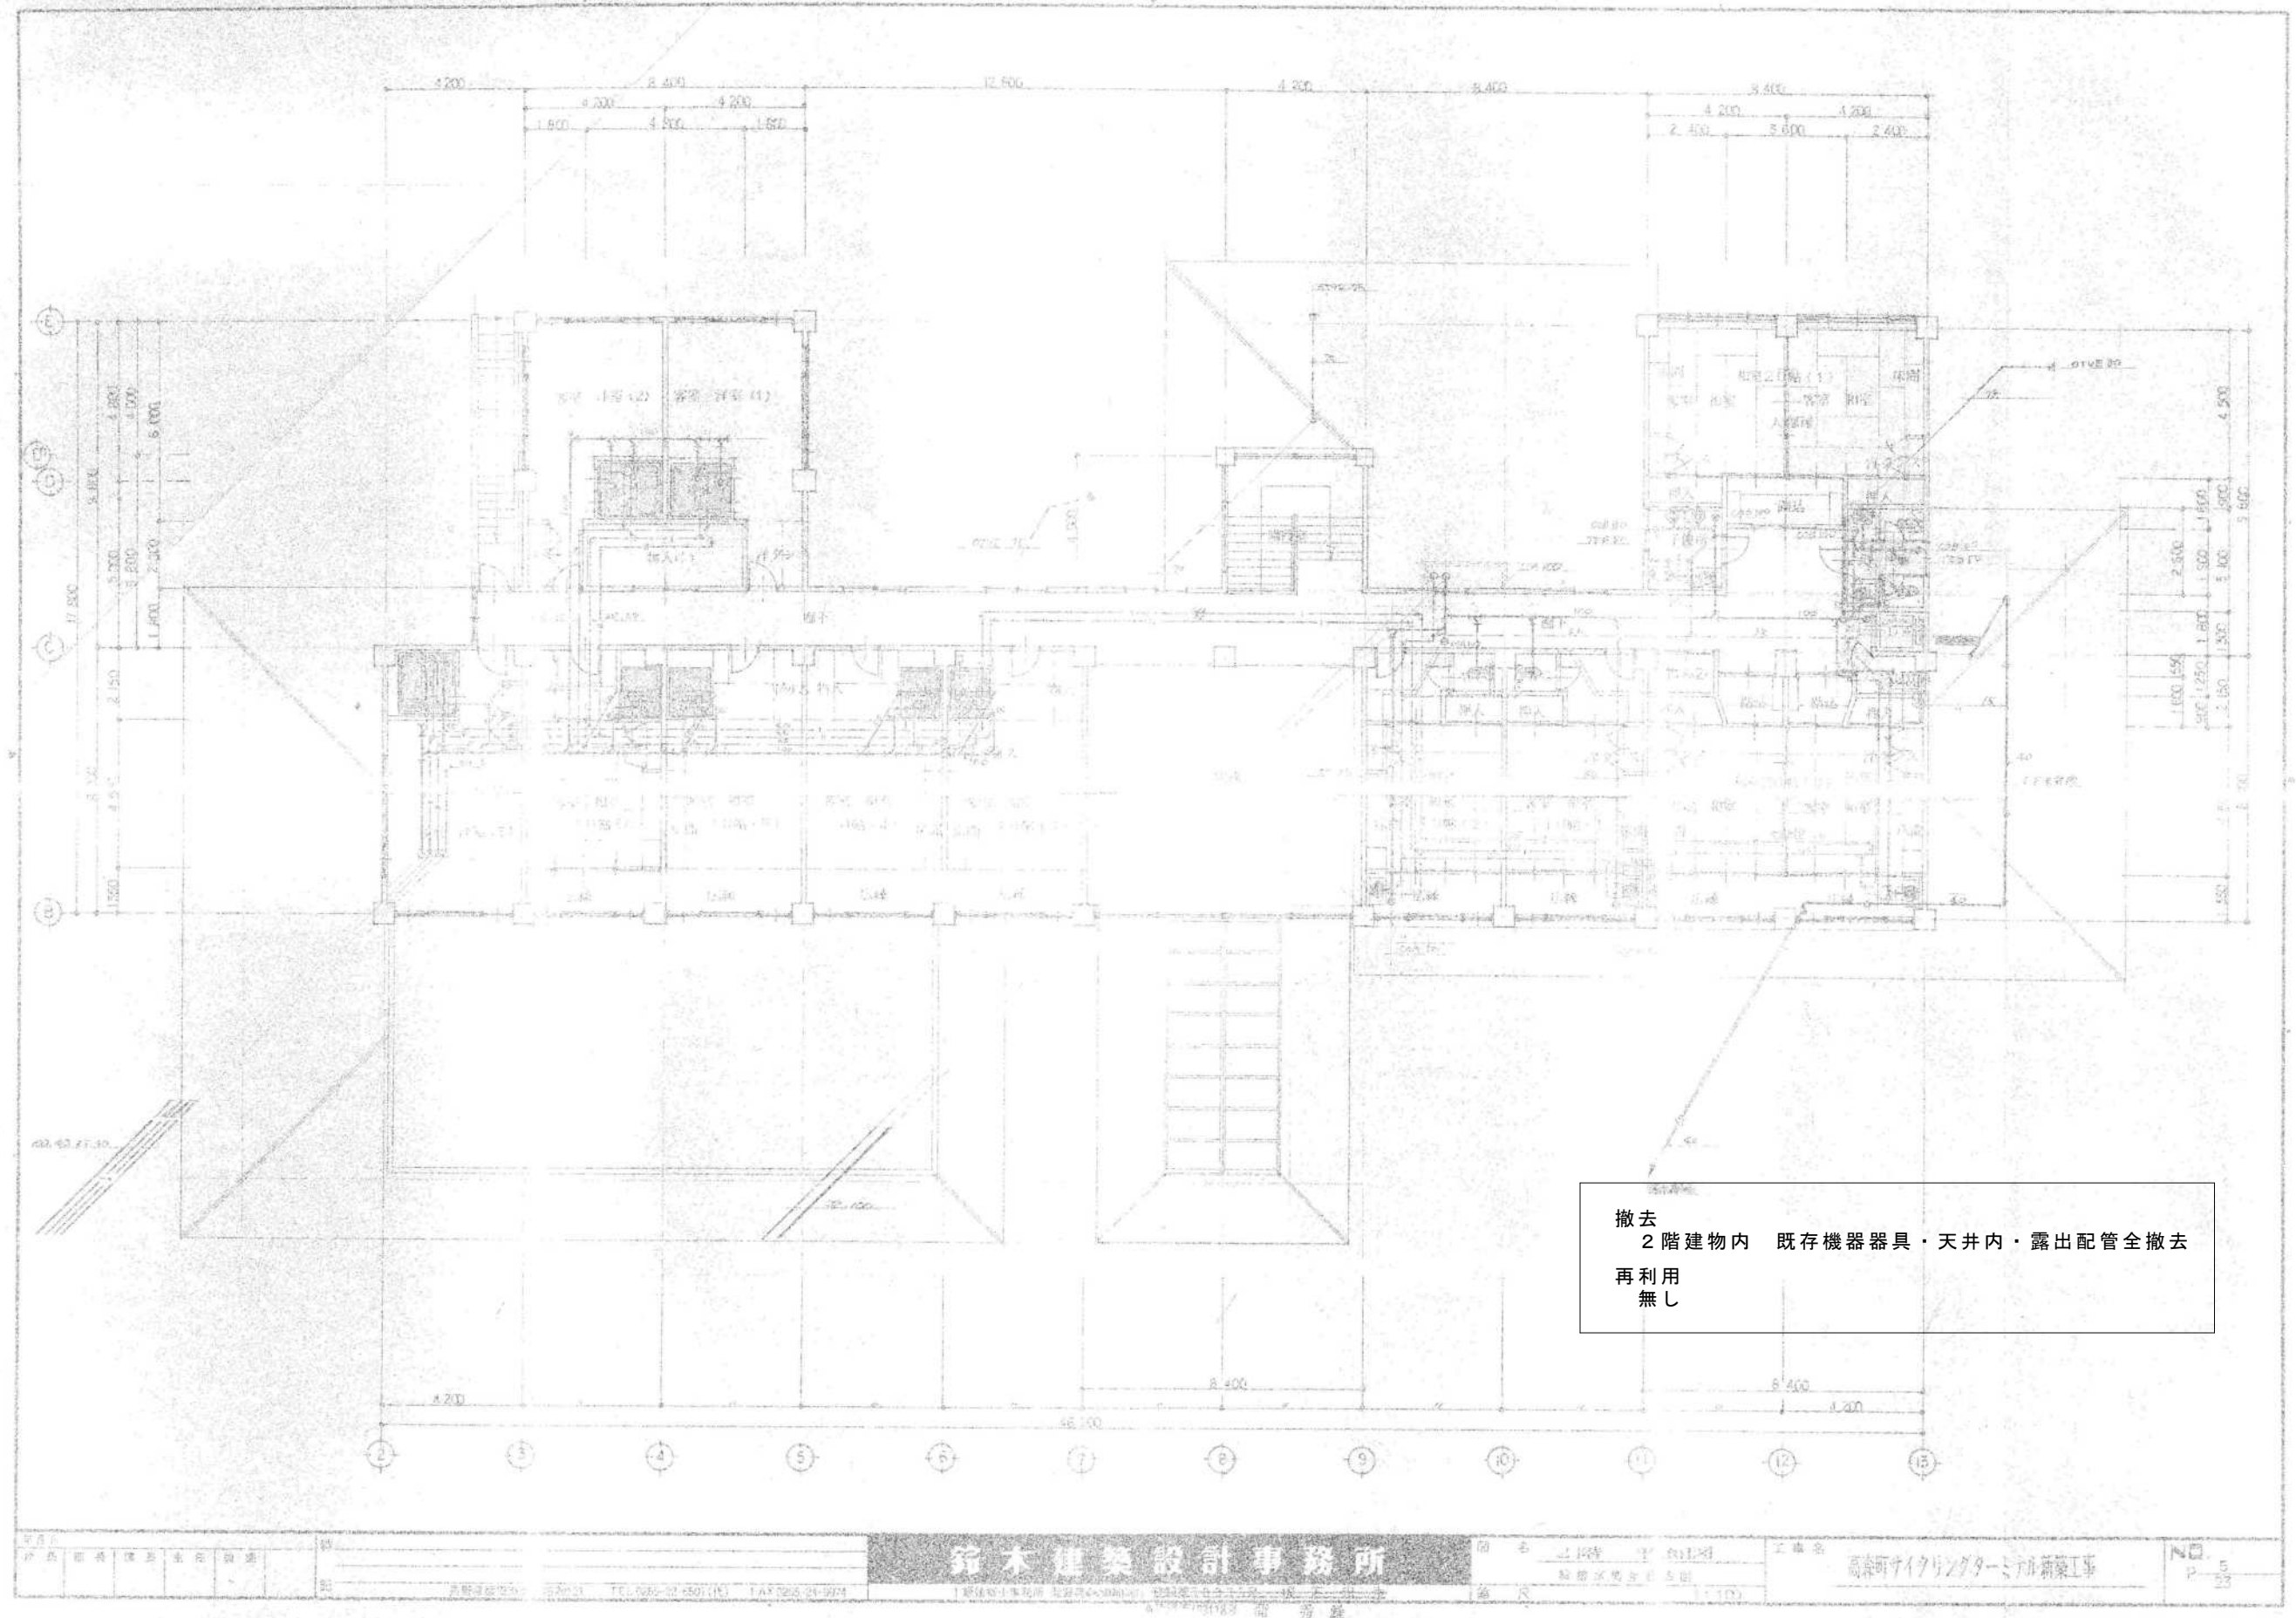

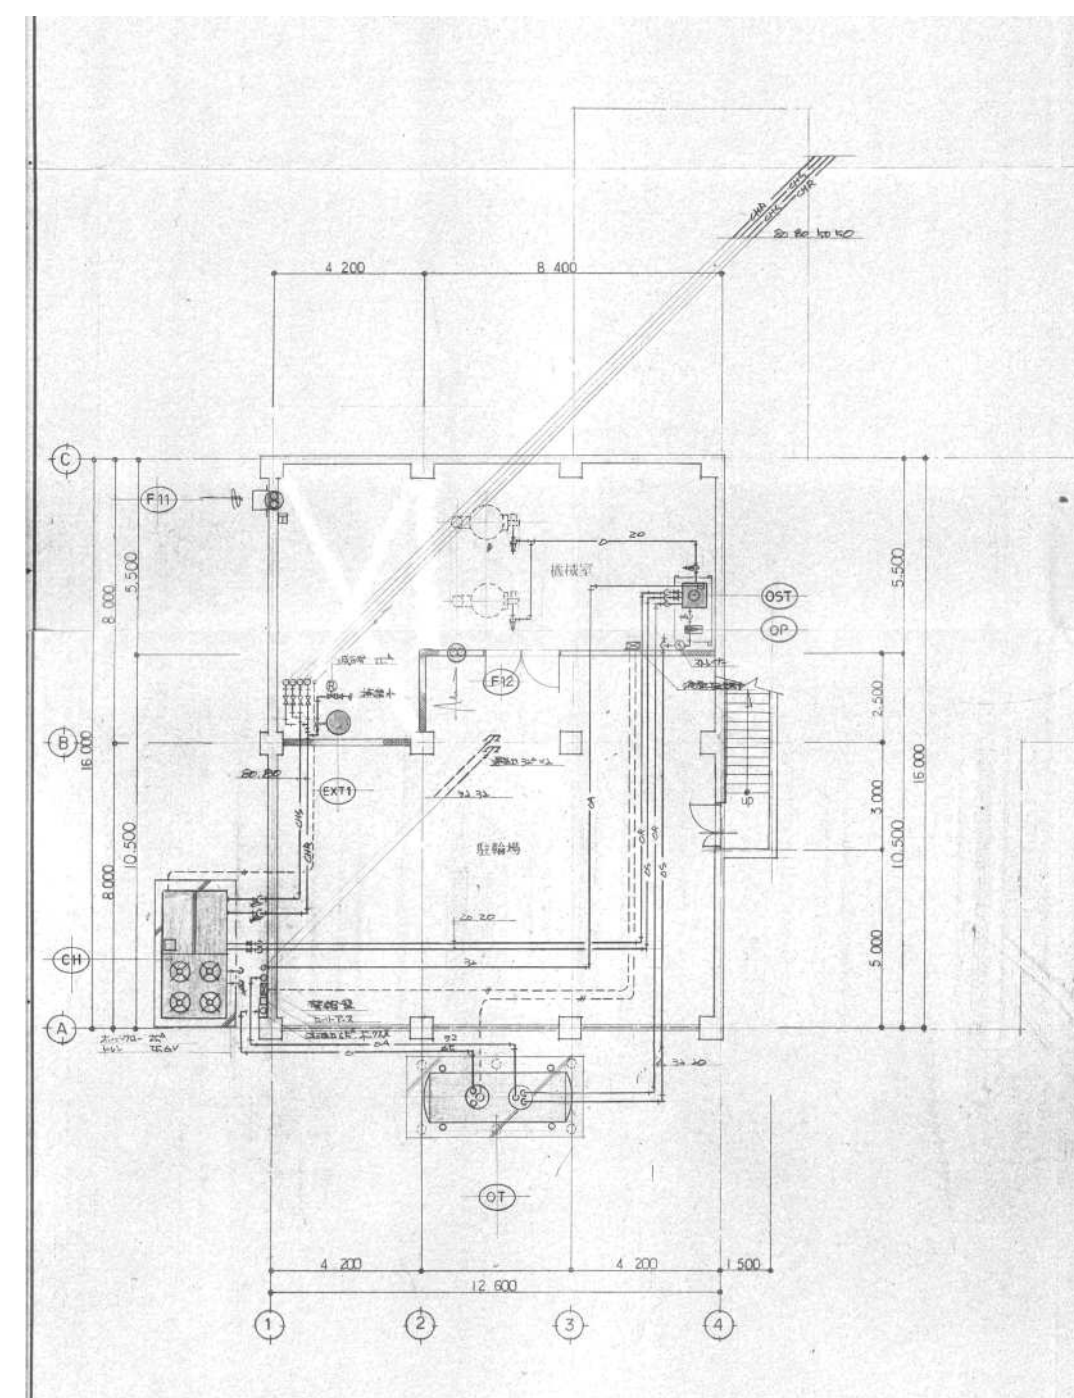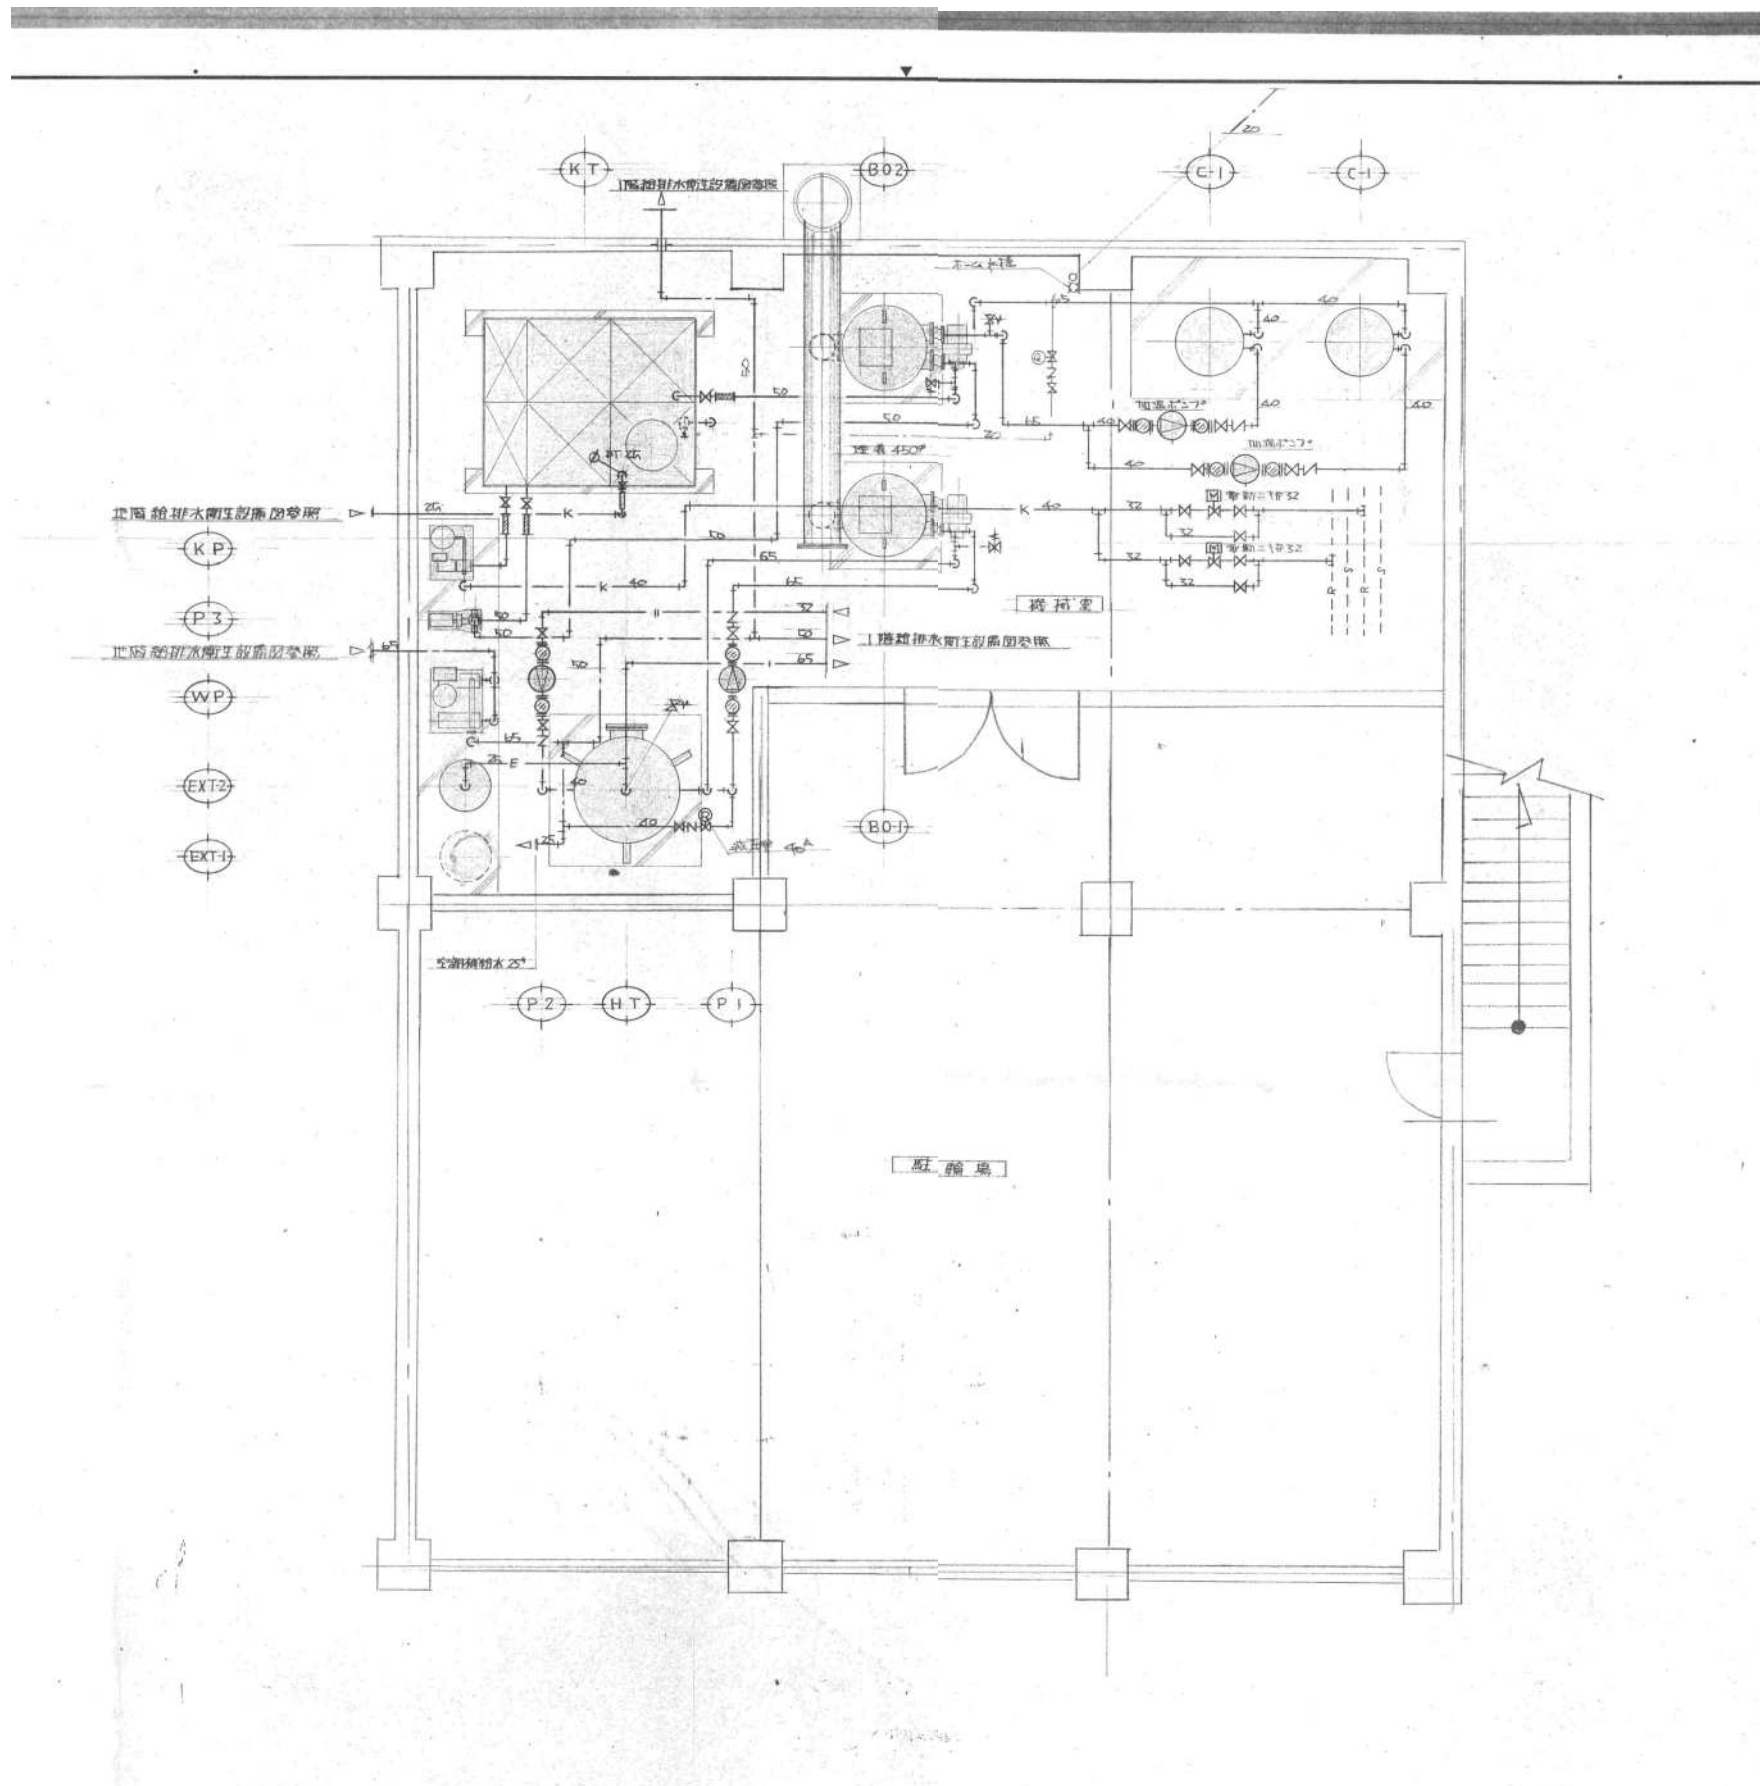


撤去
機械室内、機械室周辺 既存機器
・配管全撤去

再利用
無し


厨房内露出配管撤去処分
再利用なし
厨房床下土間配管（残置）

ガスボンベ撤去済み
現地無し

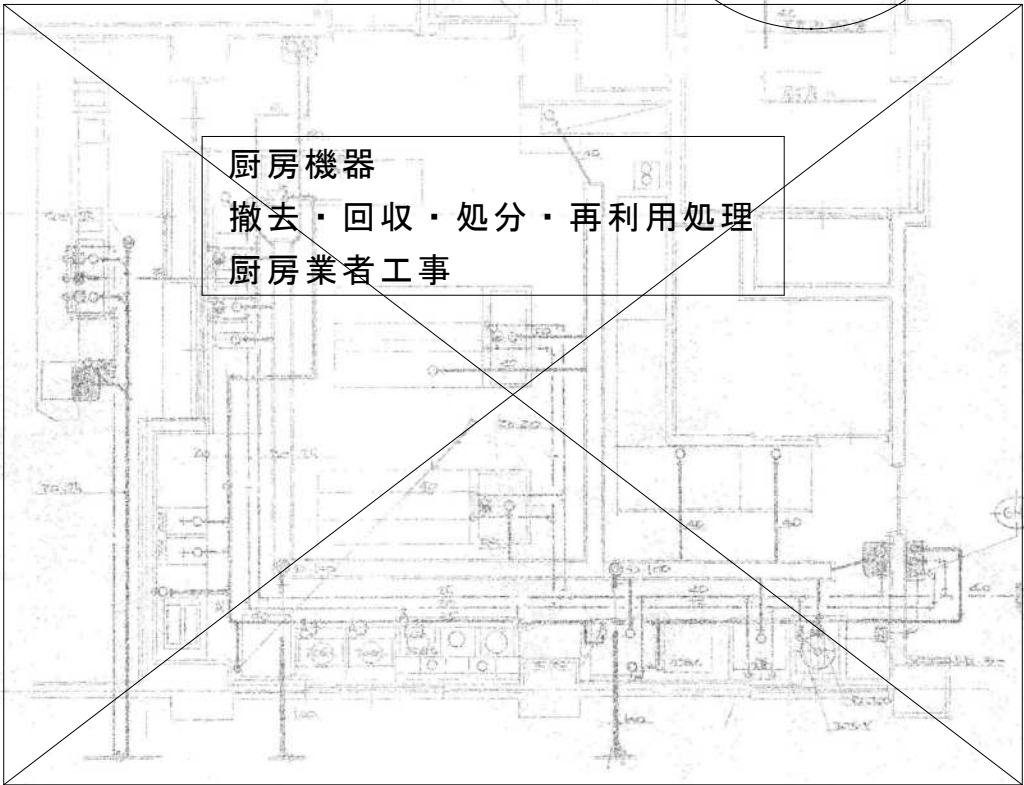

厨房機器
撤去・回収・処分・再利用処理
厨房業者工事

No.	品名	単位	数量	仕様	備考
1	ガスボンベ	個	1		
2	ガスボンベ	個	1		
3	ガスボンベ	個	1		
4	ガスボンベ	個	1		
5	ガスボンベ	個	1		
6	ガスボンベ	個	1		
7	ガスボンベ	個	1		
8	ガスボンベ	個	1		
9	ガスボンベ	個	1		
10	ガスボンベ	個	1		
11	ガスボンベ	個	1		
12	ガスボンベ	個	1		
13	ガスボンベ	個	1		
14	ガスボンベ	個	1		
15	ガスボンベ	個	1		
16	ガスボンベ	個	1		
17	ガスボンベ	個	1		
18	ガスボンベ	個	1		
19	ガスボンベ	個	1		
20	ガスボンベ	個	1		
21	ガスボンベ	個	1		
22	ガスボンベ	個	1		
23	ガスボンベ	個	1		
24	ガスボンベ	個	1		
25	ガスボンベ	個	1		
26	ガスボンベ	個	1		
27	ガスボンベ	個	1		
28	ガスボンベ	個	1		
29	ガスボンベ	個	1		
30	ガスボンベ	個	1		
31	ガスボンベ	個	1		
32	ガスボンベ	個	1		
33	ガスボンベ	個	1		
34	ガスボンベ	個	1		
35	ガスボンベ	個	1		
36	ガスボンベ	個	1		
37	ガスボンベ	個	1		
38	ガスボンベ	個	1		
39	ガスボンベ	個	1		
40	ガスボンベ	個	1		
41	ガスボンベ	個	1		

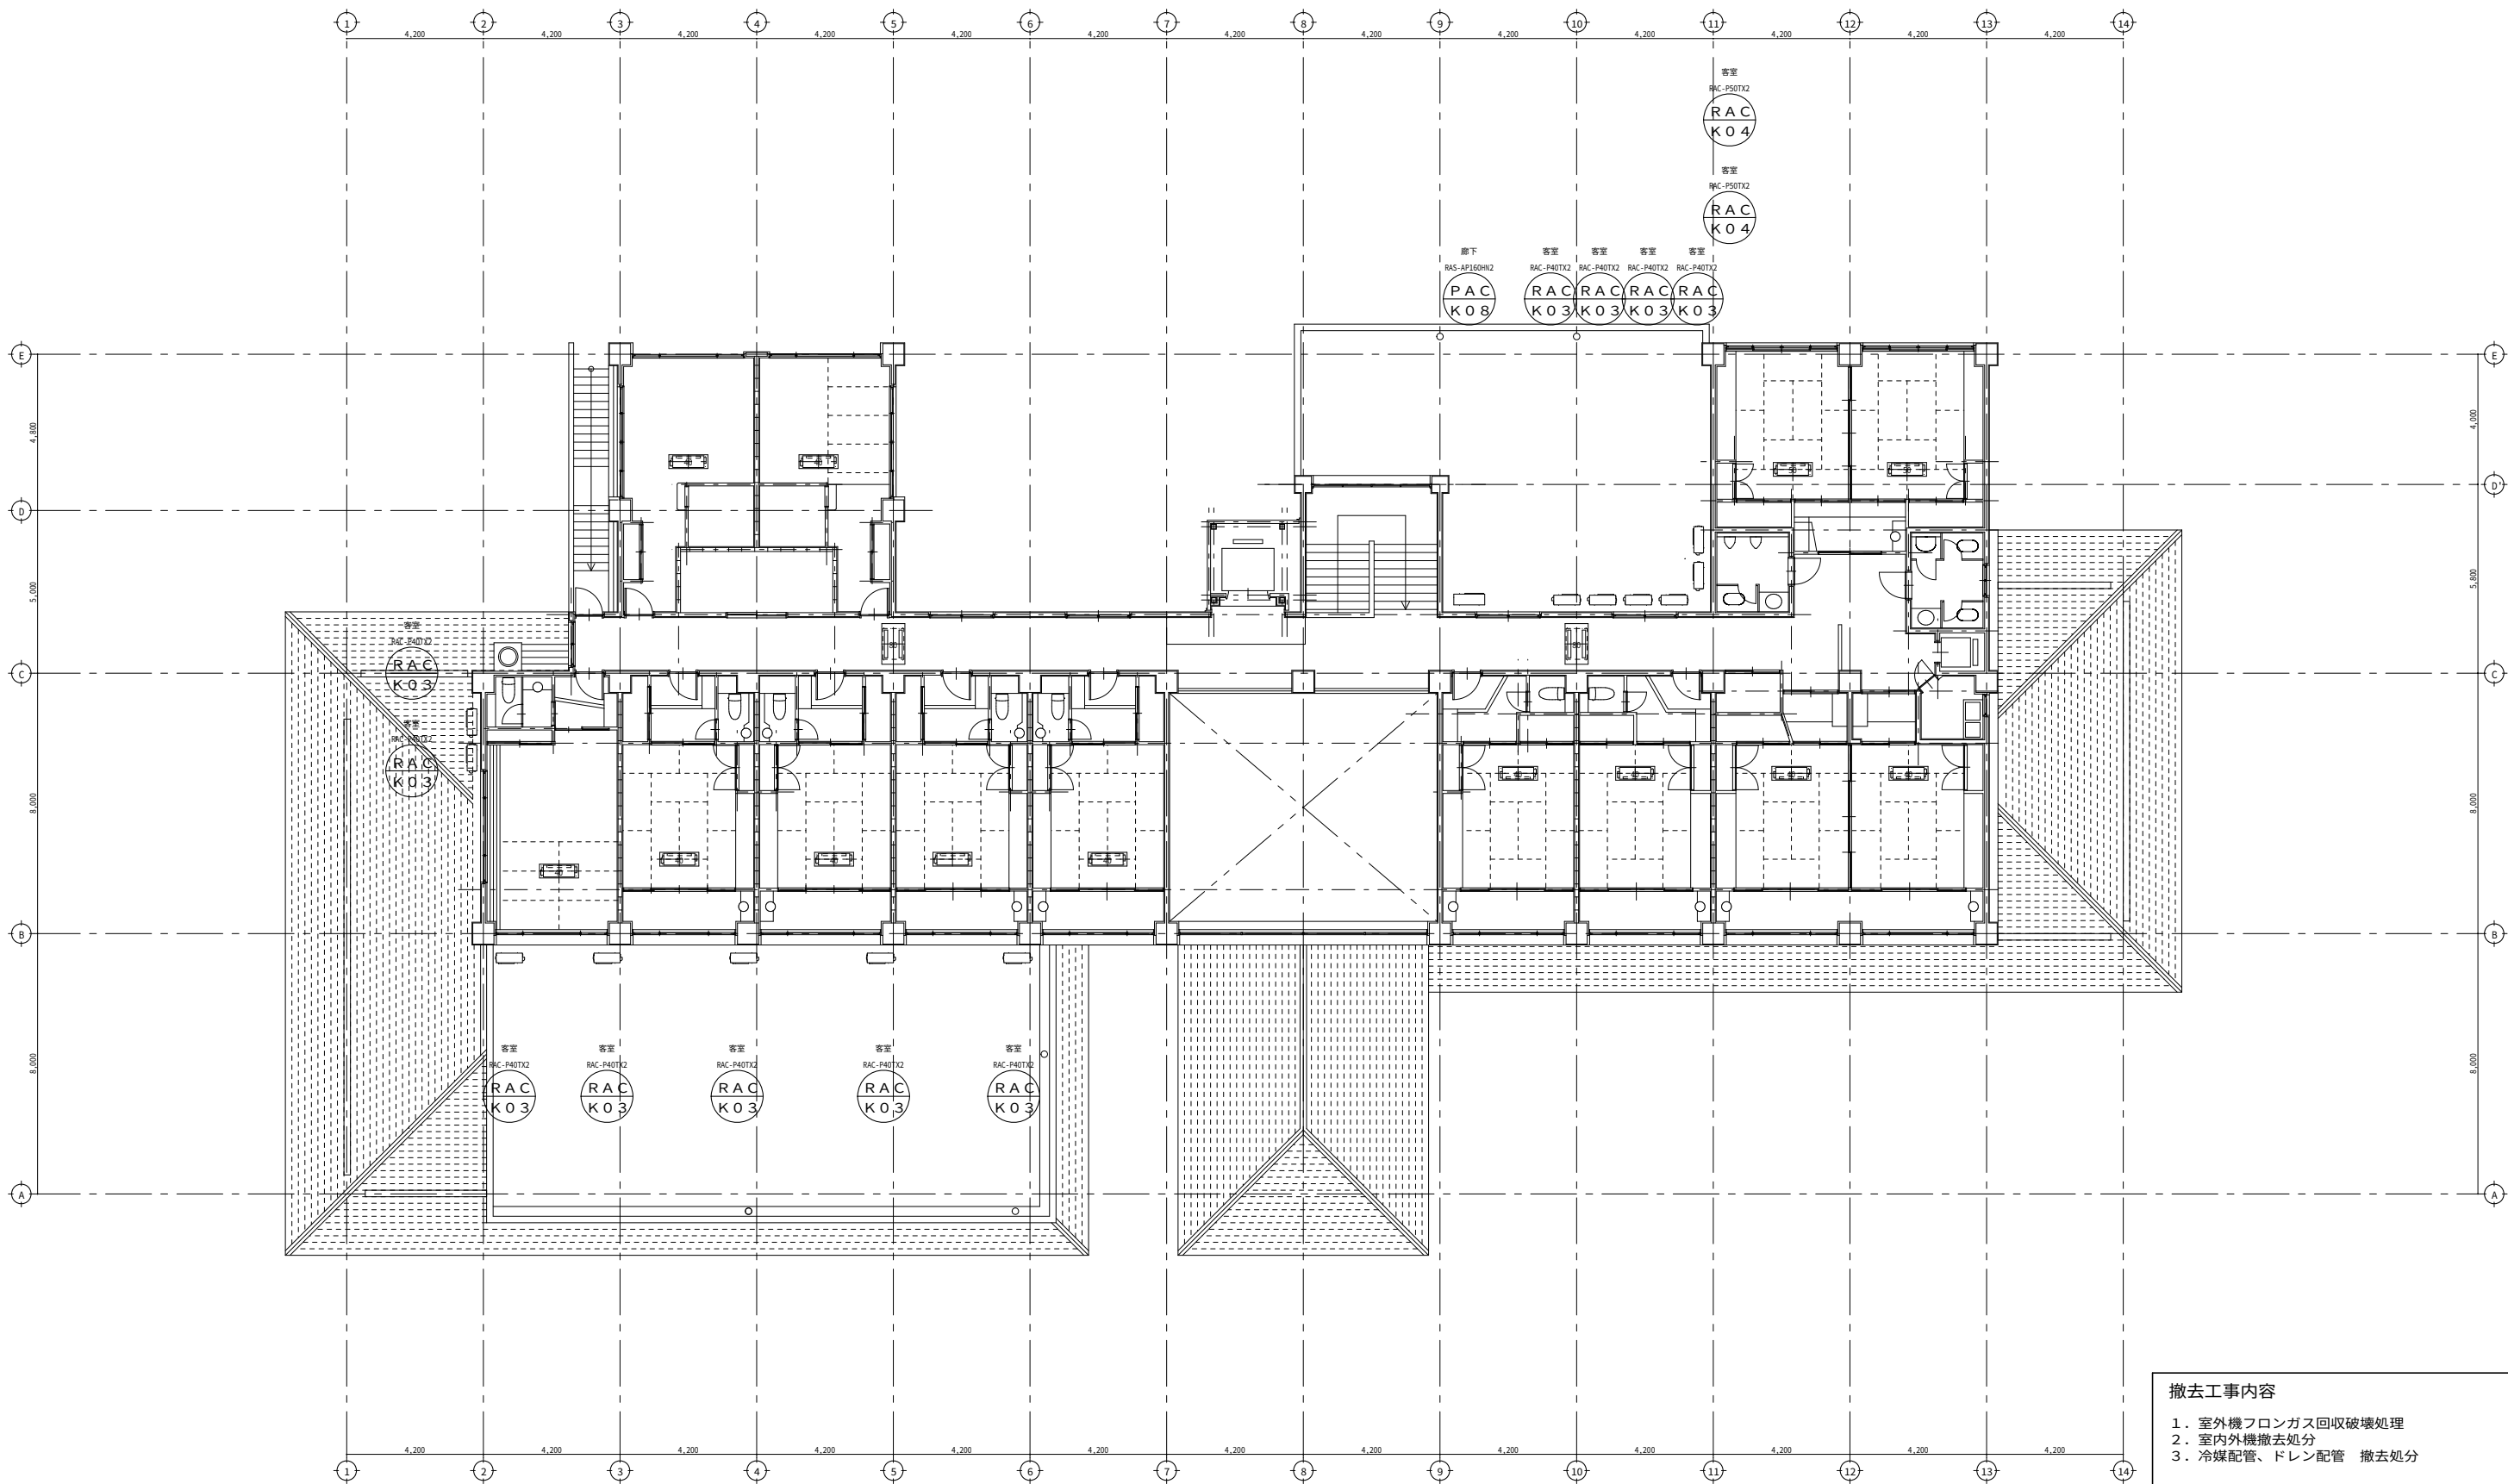

- 撤去工事内容
1. 室外機フロンガス回収破壊処理
 2. 室内外機撤去処分
 3. 冷媒配管、ドレン配管 撤去処分

